



湖南大学设计研究院有限公司

DESIGN AND RESEARCH INSTITUTE OF HUNAN UNIVERSITY CO., LTD

设计证书乙级编号：A243000249

## 会签栏 COORDINATION

建筑 ARCHI.	
结构 STRUCT.	
给排水 UMBING.	
电气 E.C.	
暖通 VAC.	

项目注册师

工程设计出图专用章

设计签字  
SIGNATURE

项目经营负责 OBJECT MANAGER	田真	
项目负责 OBJECT PRINCIPAL	孙建辉	
项目执行负责 PROJECT PRINCIPAL	孙建辉	
审定 PROVED	肖懋汴	
审核 EXAMINED	肖懋汴	
专业负责 PROFESSION	吴余鑫	
校对 CHECKED	吴余鑫	
设计 DESIGNER	许佳玉	
制图 DRAWING	许佳玉	

# 建设单位 CLIENT

项目名称  
PROJECT

子项名称  
SUBPROJECT

图纸名称

设计号 2022-1B-30

版次 ITION	第一版	日期 DATE	2022.10
-------------	-----	------------	---------

图别 DRAWING TYPE	景初	图号 DRAWN NO.	LS-06
--------------------	----	-----------------	-------

本图须经施工图审查合格并加盖施工图审查合格专用章后方可作为施工依据。



湖南大学设计研究院有限公司

DESIGN AND RESEARCH INSTITUTE OF HUNAN UNIVERSITY CO., LTD

设计证书乙级编号：A243000249

## 会签栏 COORDINATION

建筑 ARCHI.	
结构 STRUCT.	
给排水 PLUMBING.	
电气 ELEC.	
暖通 HVAC.	

## 项目注册师

工程设计出图专用章

## 设计签字 SIGNATURE

项目经理负责 PROJECT MANAGER	田 真	
项目负责 PROJECT PRINCIPAL	孙建辉	
项目执行负责 EXEC PROJECT PRINCIPAL	孙建辉	
审定 APPROVED	肖懋汴	
审核 EXAMINED	肖懋汴	
专业负责 CHIEF	吴余鑫	
校对 CHECKED	吴余鑫	
设计 DESIGNER	许佳玉	
制图 DRAWIN	许佳玉	

建设单位  
CLIENT

项目名称  
PROJECT


三國志

图纸名称  
TITLE

设计号 2022-1B-30  
DESIGN NO.

版次 EDITION	第一版	日期 DATE	2022. 10
图别 DRAWING TYPE	景初	图号 DRAWN NO.	LS-07

本图须经施工图审查合格并加盖施工图审查合格专用章后方可作为施工依据。

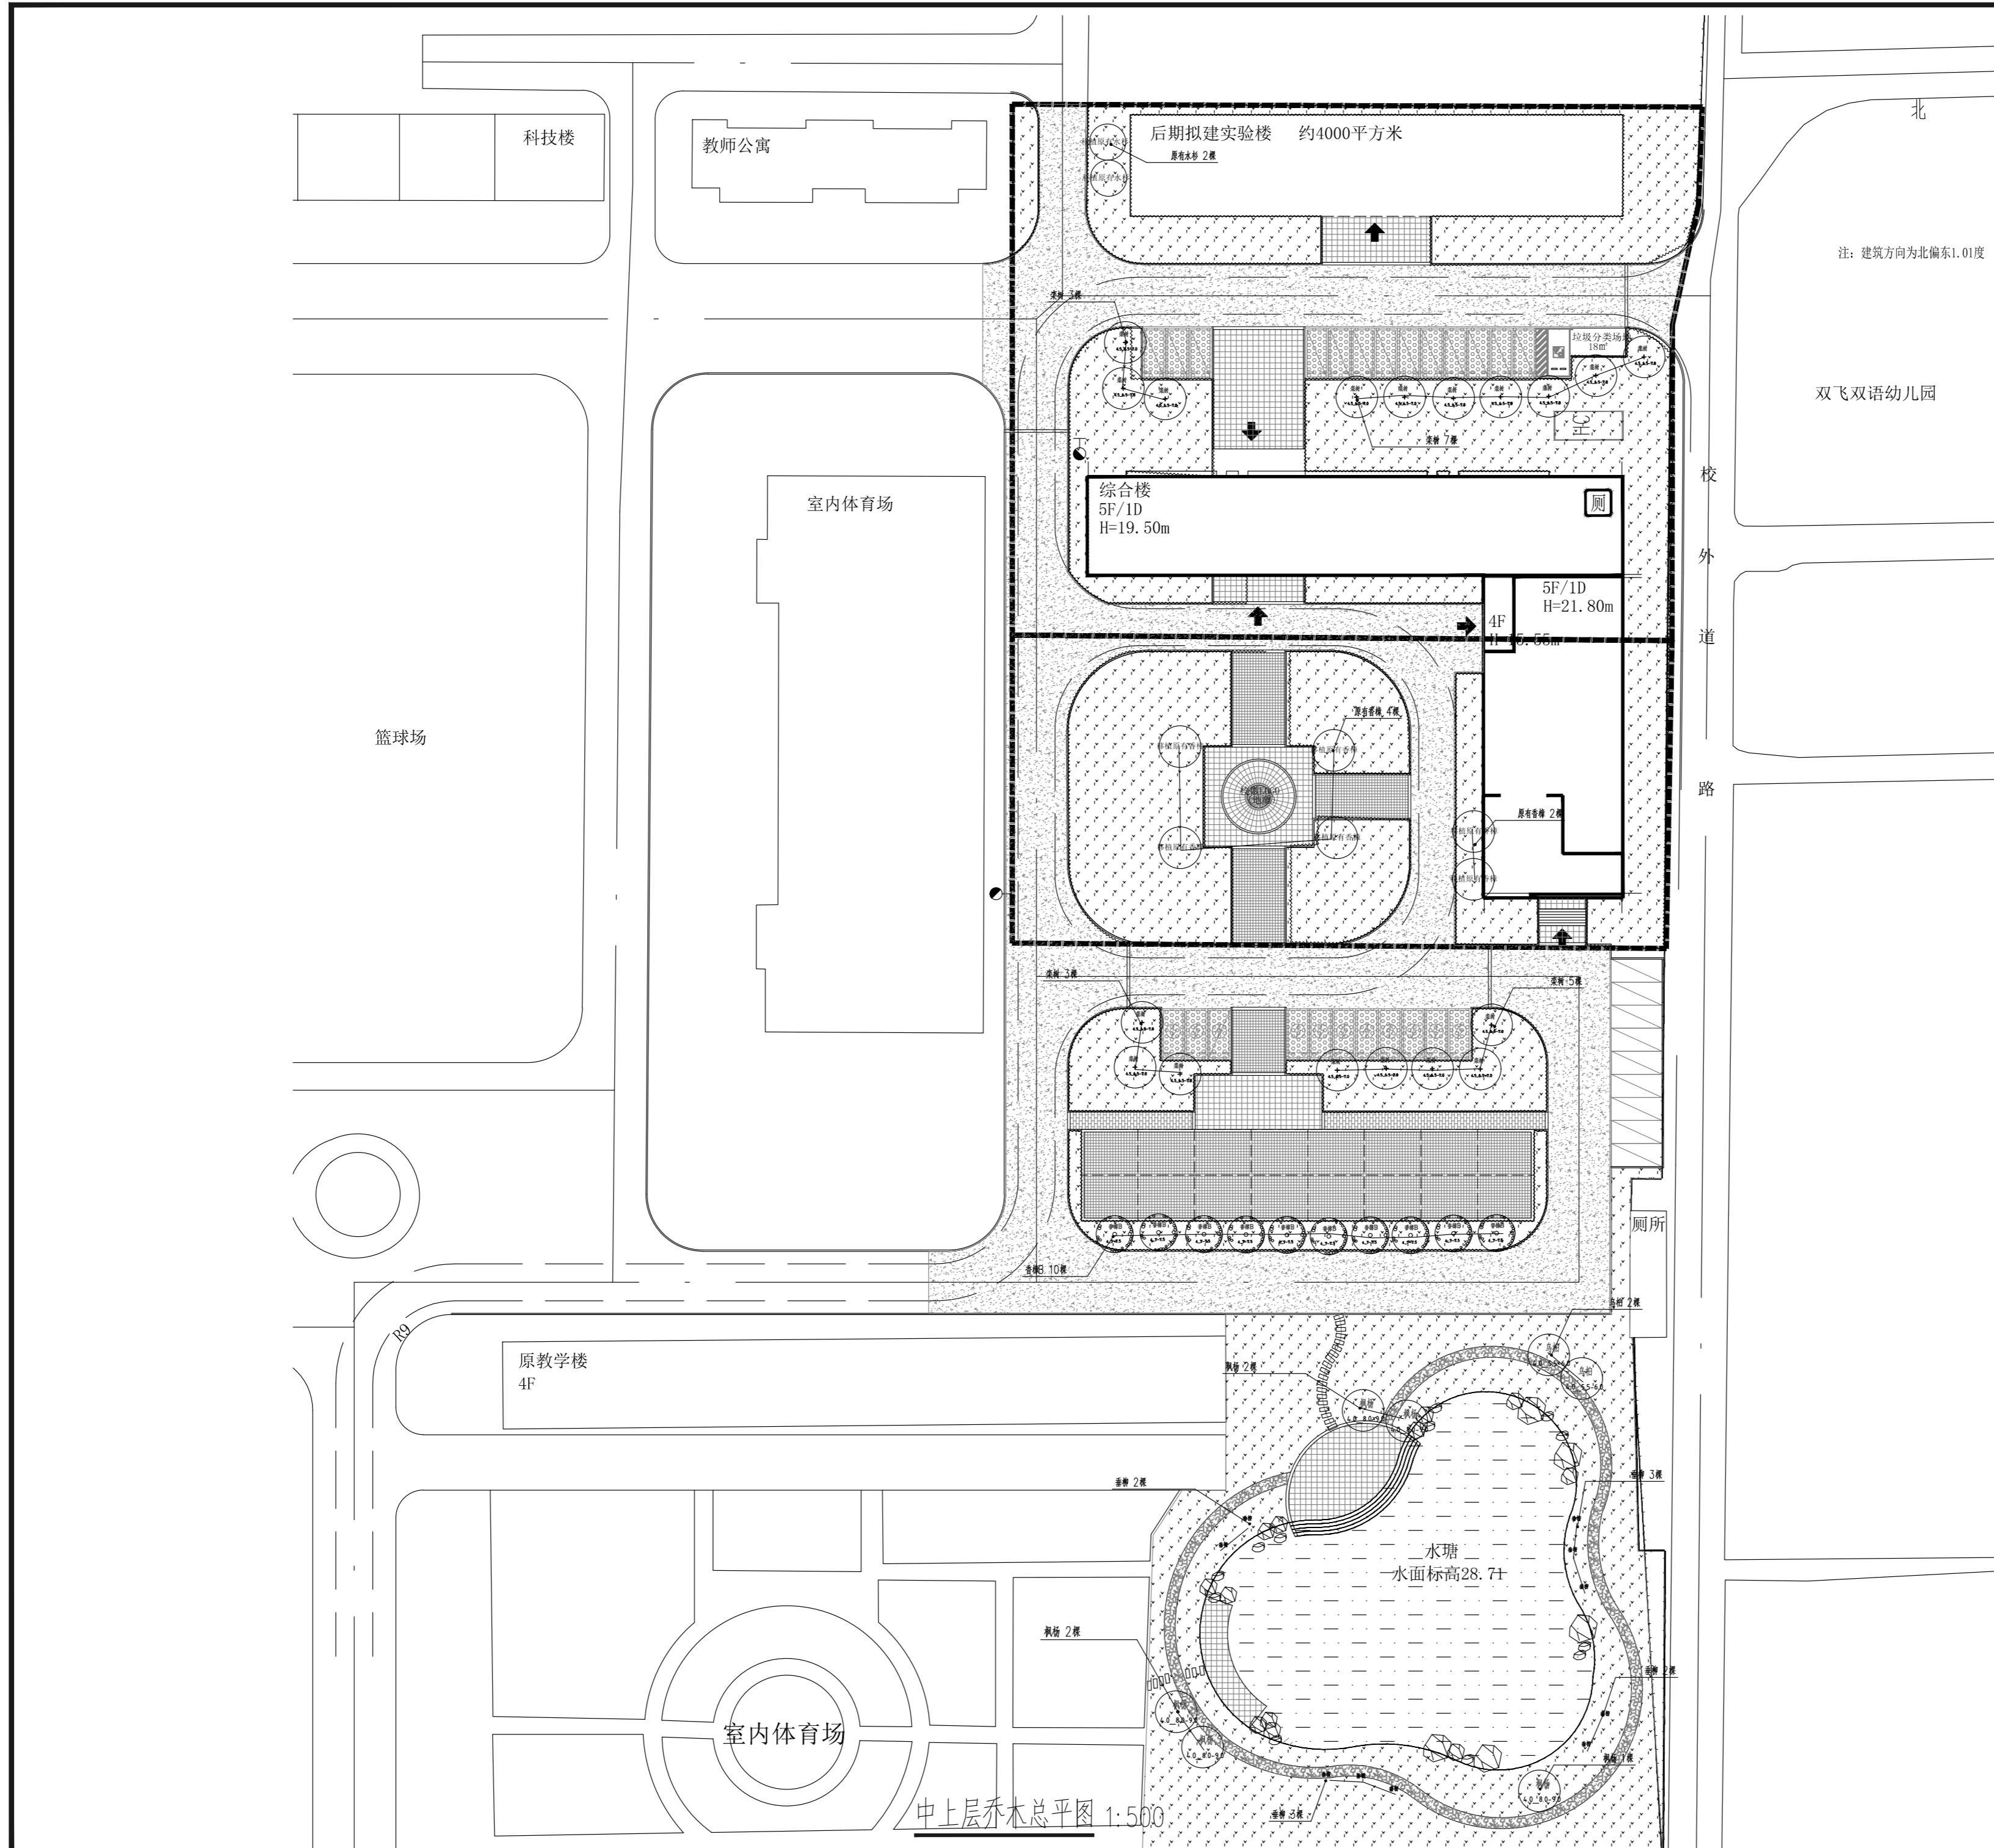



湖南大学设计研究院有限公司

DESIGN AND RESEARCH INSTITUTE OF HUMAN UNIVERSITY CO., LTD

设计证书乙级编号: A243000249

会签栏  
COORDINATION

建筑	ARCHI.
结构	STRUCT.
给排水	PLUMBING.
电气	ELEC.
暖通	HVAC.

项目注册师

工程设计出图专用章

设计签字  
SIGNATURE

项目经营负责 PROJECT MANAGER	田真
项目负责 PROJECT PRINCIPAL	孙建辉
项目执行负责 EXEC PROJECT PRINCIPAL	孙建辉
审定 APPROVED	肖懋汴
审核 EXAMINED	肖懋汴
专业负责 CHIEF	吴余鑫
校对 CHECKED	吴余鑫
设计 DESIGNER	许佳玉
制图 DRAWN	许佳玉

建设单位

CLIENT

岳阳市屈原管理区第一中学

项目名称

PROJECT

岳阳市屈原管理区第一中学教学综合楼项目

子项名称

SUBPROJECT

图纸名称

TITLE

下层乔灌木总平图

设计号

DESIGN NO.

2022-1B-30

版次

EDITION

第一版

DATE


图别

DRAWING TYPE

景初

DRAWN NO.

本图须经施工图审查合格并加盖施工图  
审查合格专用章后方可作为施工依据。

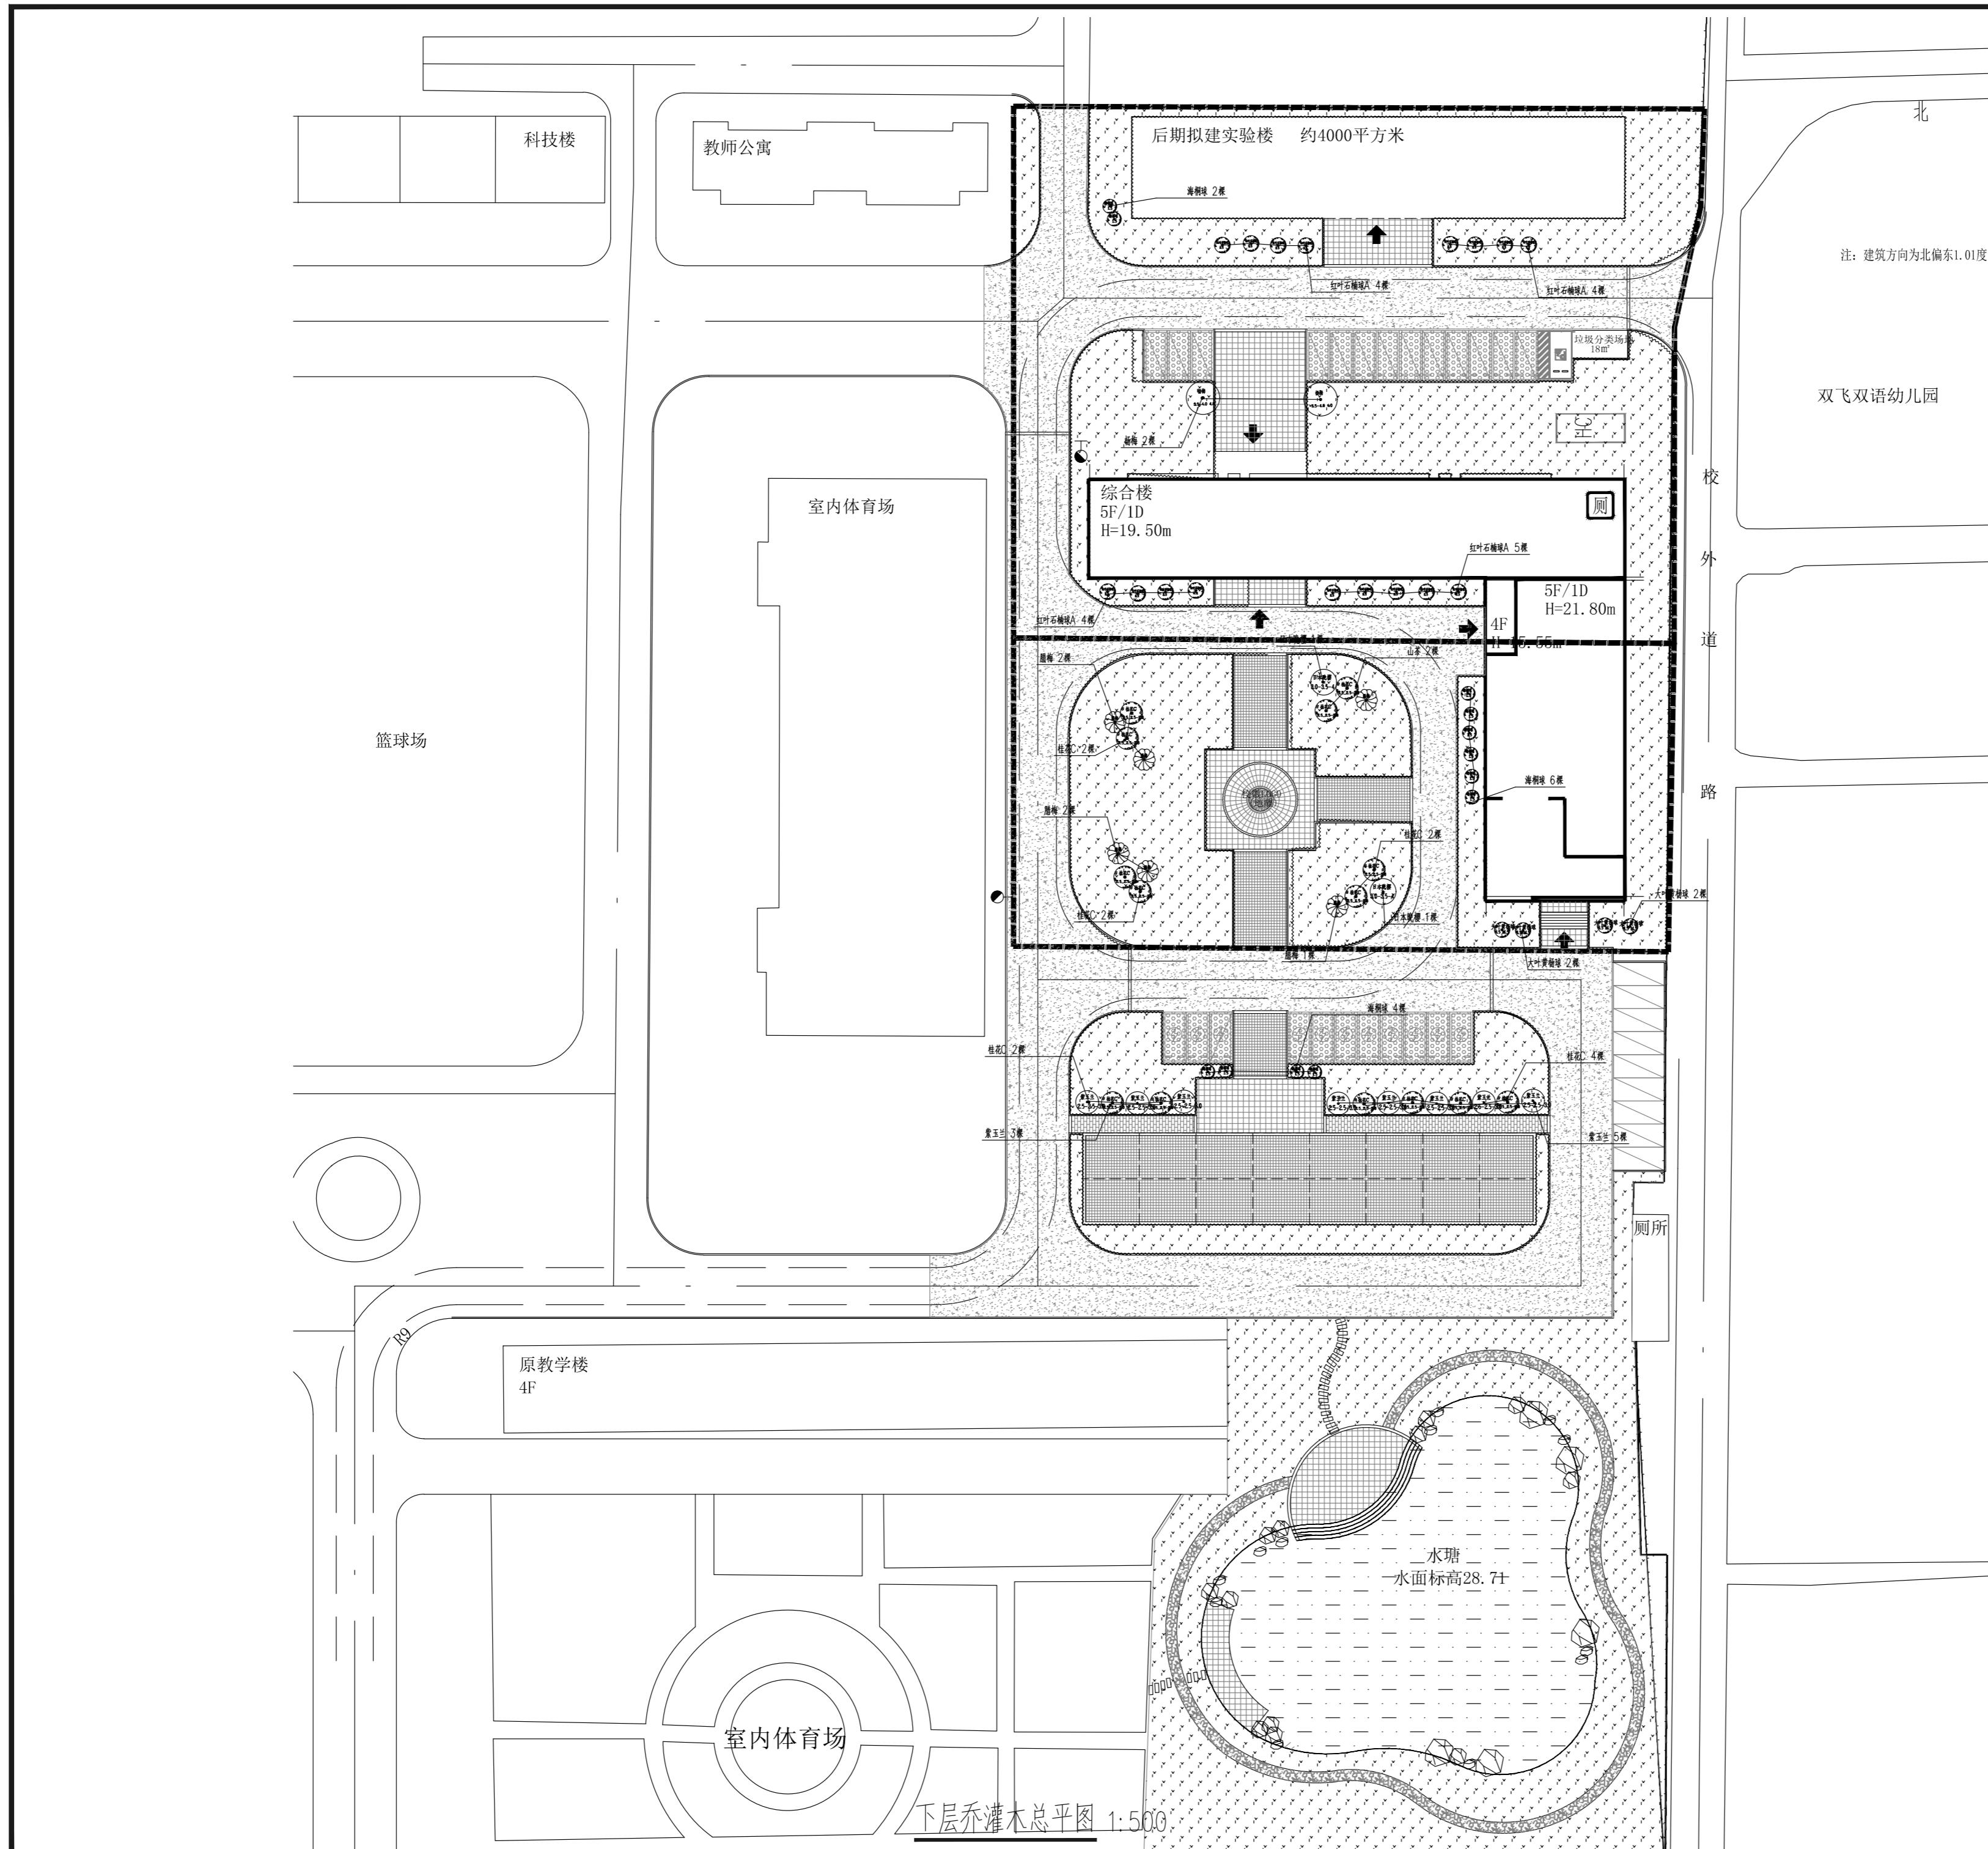



湖南大学设计研究院有限公司

DESIGN AND RESEARCH INSTITUTE OF HUNAN UNIVERSITY CO., LTD

设计证书乙级编号：A243000249

云金忙  
COORDINATION

建筑 ARCHI.	
结构 STRUCT.	
给排水 UMBING.	
电气 EC.	
暖通 AC.	

### 项目注册师

工程设计出图专用章

设计签字  
SIGNATURE

项目经营负责 OBJECT MANAGER	田真	
项目负责 OBJECT PRINCIPAL	孙建辉	
项目执行负责 PROJECT PRINCIPAL	孙建辉	
审定 PROVED	肖懋汴	
审核 EXAMINED	肖懋汴	
专业负责 PROFESSIONAL	吴余鑫	
校对 CHECKED	吴余鑫	
设计 DESIGNER	许佳玉	
制图 DRAWN	许佳玉	

# 建设单位 CLIENT

项目名称  
PROJECT

子项名称  
SUBPROJECT

图纸名称

## 水生植物志 十图

版次 ITION	第一版	日期 DATE	2022.10
-------------	-----	------------	---------

本图须经施工图审查合格并加盖施工图

