



会签栏
COORDINATION

建筑	ARCHT.
结构	STRUCT.
给排水	PLUMBING
电气	ELECT.
暖通	HEAT.

项目注册师

工程设计出图专用章

设计签字
DESIGN SIGNATURE

项目经理负责	田真	签字
项目负责	孙建辉	
项目执行负责	孙建辉	
审定	毛颖杰	
审核	毛颖杰	
专业负责	张宁	签字
校对	张宁	签字
设计	王储	签字
制图	王储	签字

建设单位
CLIENT

岳阳市屈原管理区第一中学

项目名称 岳阳市屈原管理区第一中学

教学综合楼项目

子项名称

综合楼

图纸名称

一层通风与防排烟平面图

设计号

2022-1B-30

版本

第一版

日期

2022-10


图别

暖通

图号

NS-08

本图须经施工图审查会审核并加盖施工图审查合格专用章后方可作为施工依据。

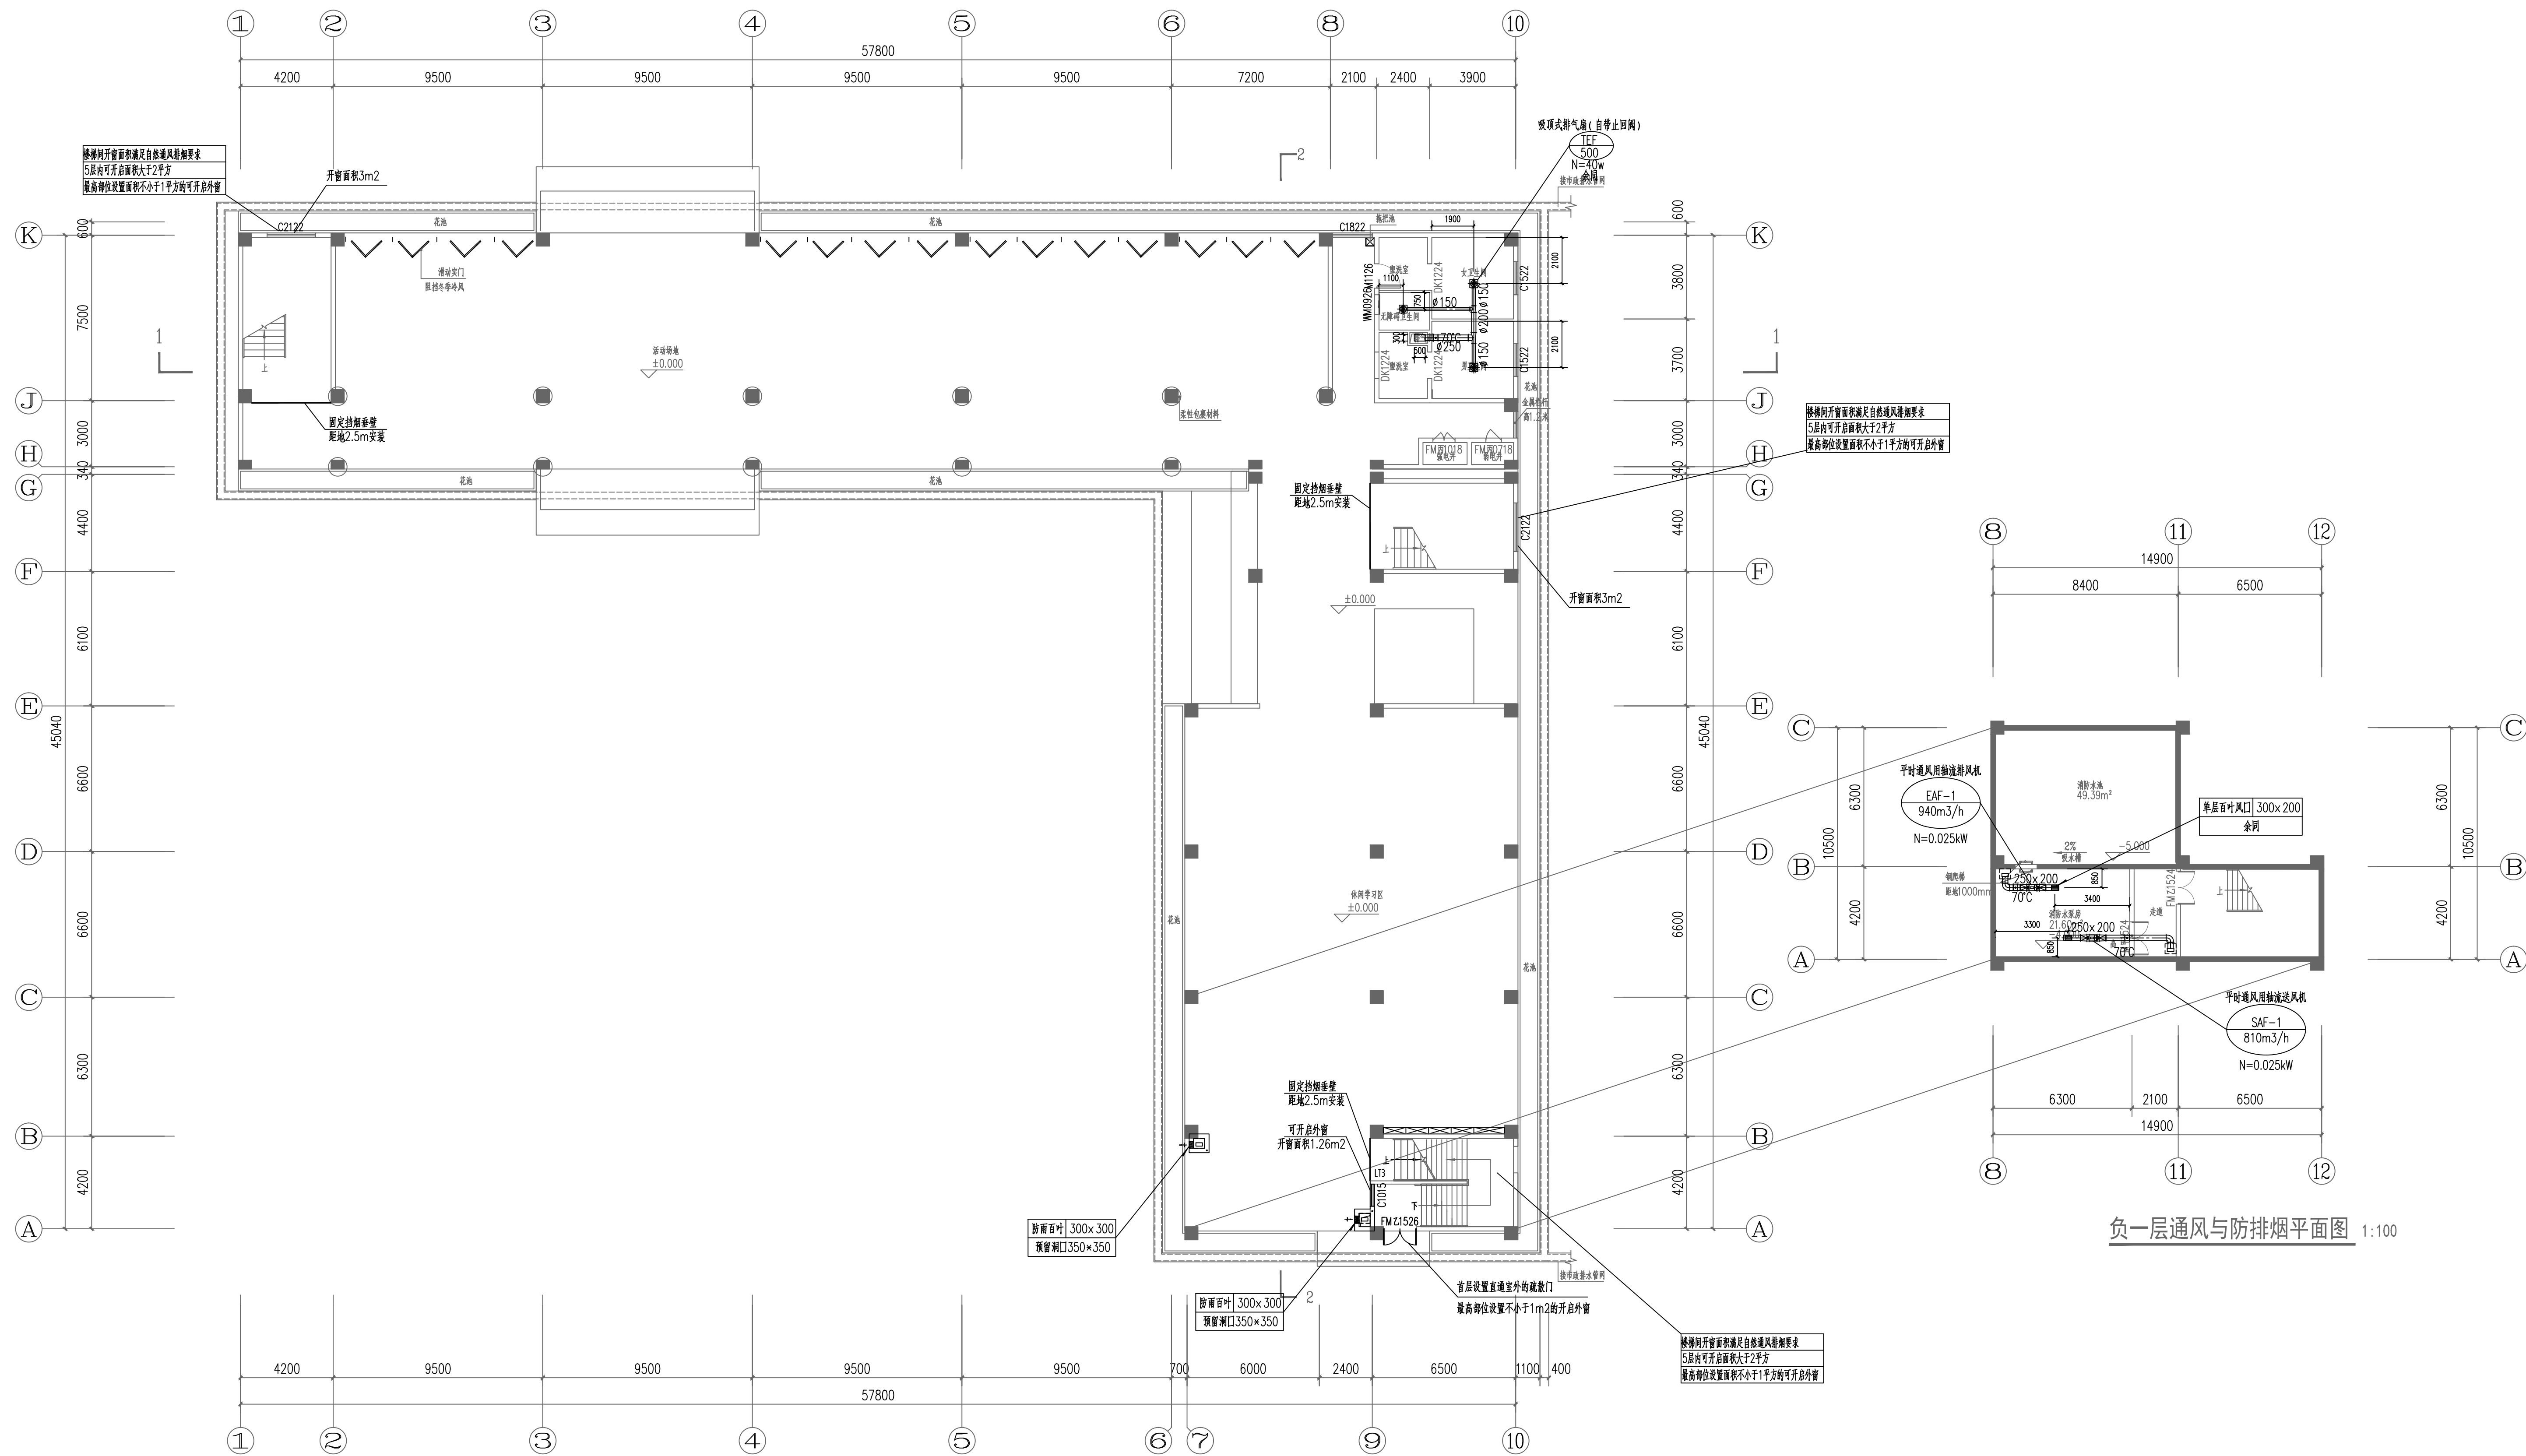

一层通风与防排烟平面图 1:150

负一层通风与防排烟平面图 1:100