



湖南大学设计研究院有限公司
DESIGN AND RESEARCH INSTITUTE OF HUNAN UNIVERSITY CO., LTD

会签栏

COORDINATION

| | |
|-----|----------|
| 建筑 | ARCHT. |
| 结构 | STRUCT. |
| 给排水 | PLUMBING |
| 电气 | ELEC. |
| 暖通 | HVAC. |

项目注册师

工程设计出图专用章

设计签字

SIGNATURE

| | | |
|------------------------|-----|----|
| 项目经营负责 | 田真 | 田真 |
| PROJECT MANAGER | | |
| 项目负责 | 孙建辉 | |
| PROJECT PRINCIPAL | | |
| 项目执行负责 | 孙建辉 | |
| EXEC PROJECT PRINCIPAL | | |
| 审定 | 毛颖杰 | |
| APPROVED | | |
| 审核 | 毛颖杰 | |
| EXAMINED | | |
| 专业负责 | 张宁 | 张宁 |
| CHIEF | | |
| 校对 | 张宁 | 张宁 |
| CHECKED | | |
| 设计 | 王储 | 王储 |
| DESIGNER | | |
| 制图 | 王储 | 王储 |
| DRAWN | | |

建设单位

CLIENT

岳阳市屈原管理区第一中学

项目名称

PROJECT

岳阳市屈原管理区第一中学

子项名称

SUBPROJECT

综合楼

图纸名称

TITLE

二层通风与防排烟平面图

设计号

DESIGN NO.

2022-1B-30

版次

EDITION

第一版

日期

DATE

2022-10

图别

DRAWING TYPE


暖通

图号

DRAWN NO.

NS-09

本图须经施工图审查合格并加盖施工图审查合格专用章后方可作为施工依据。

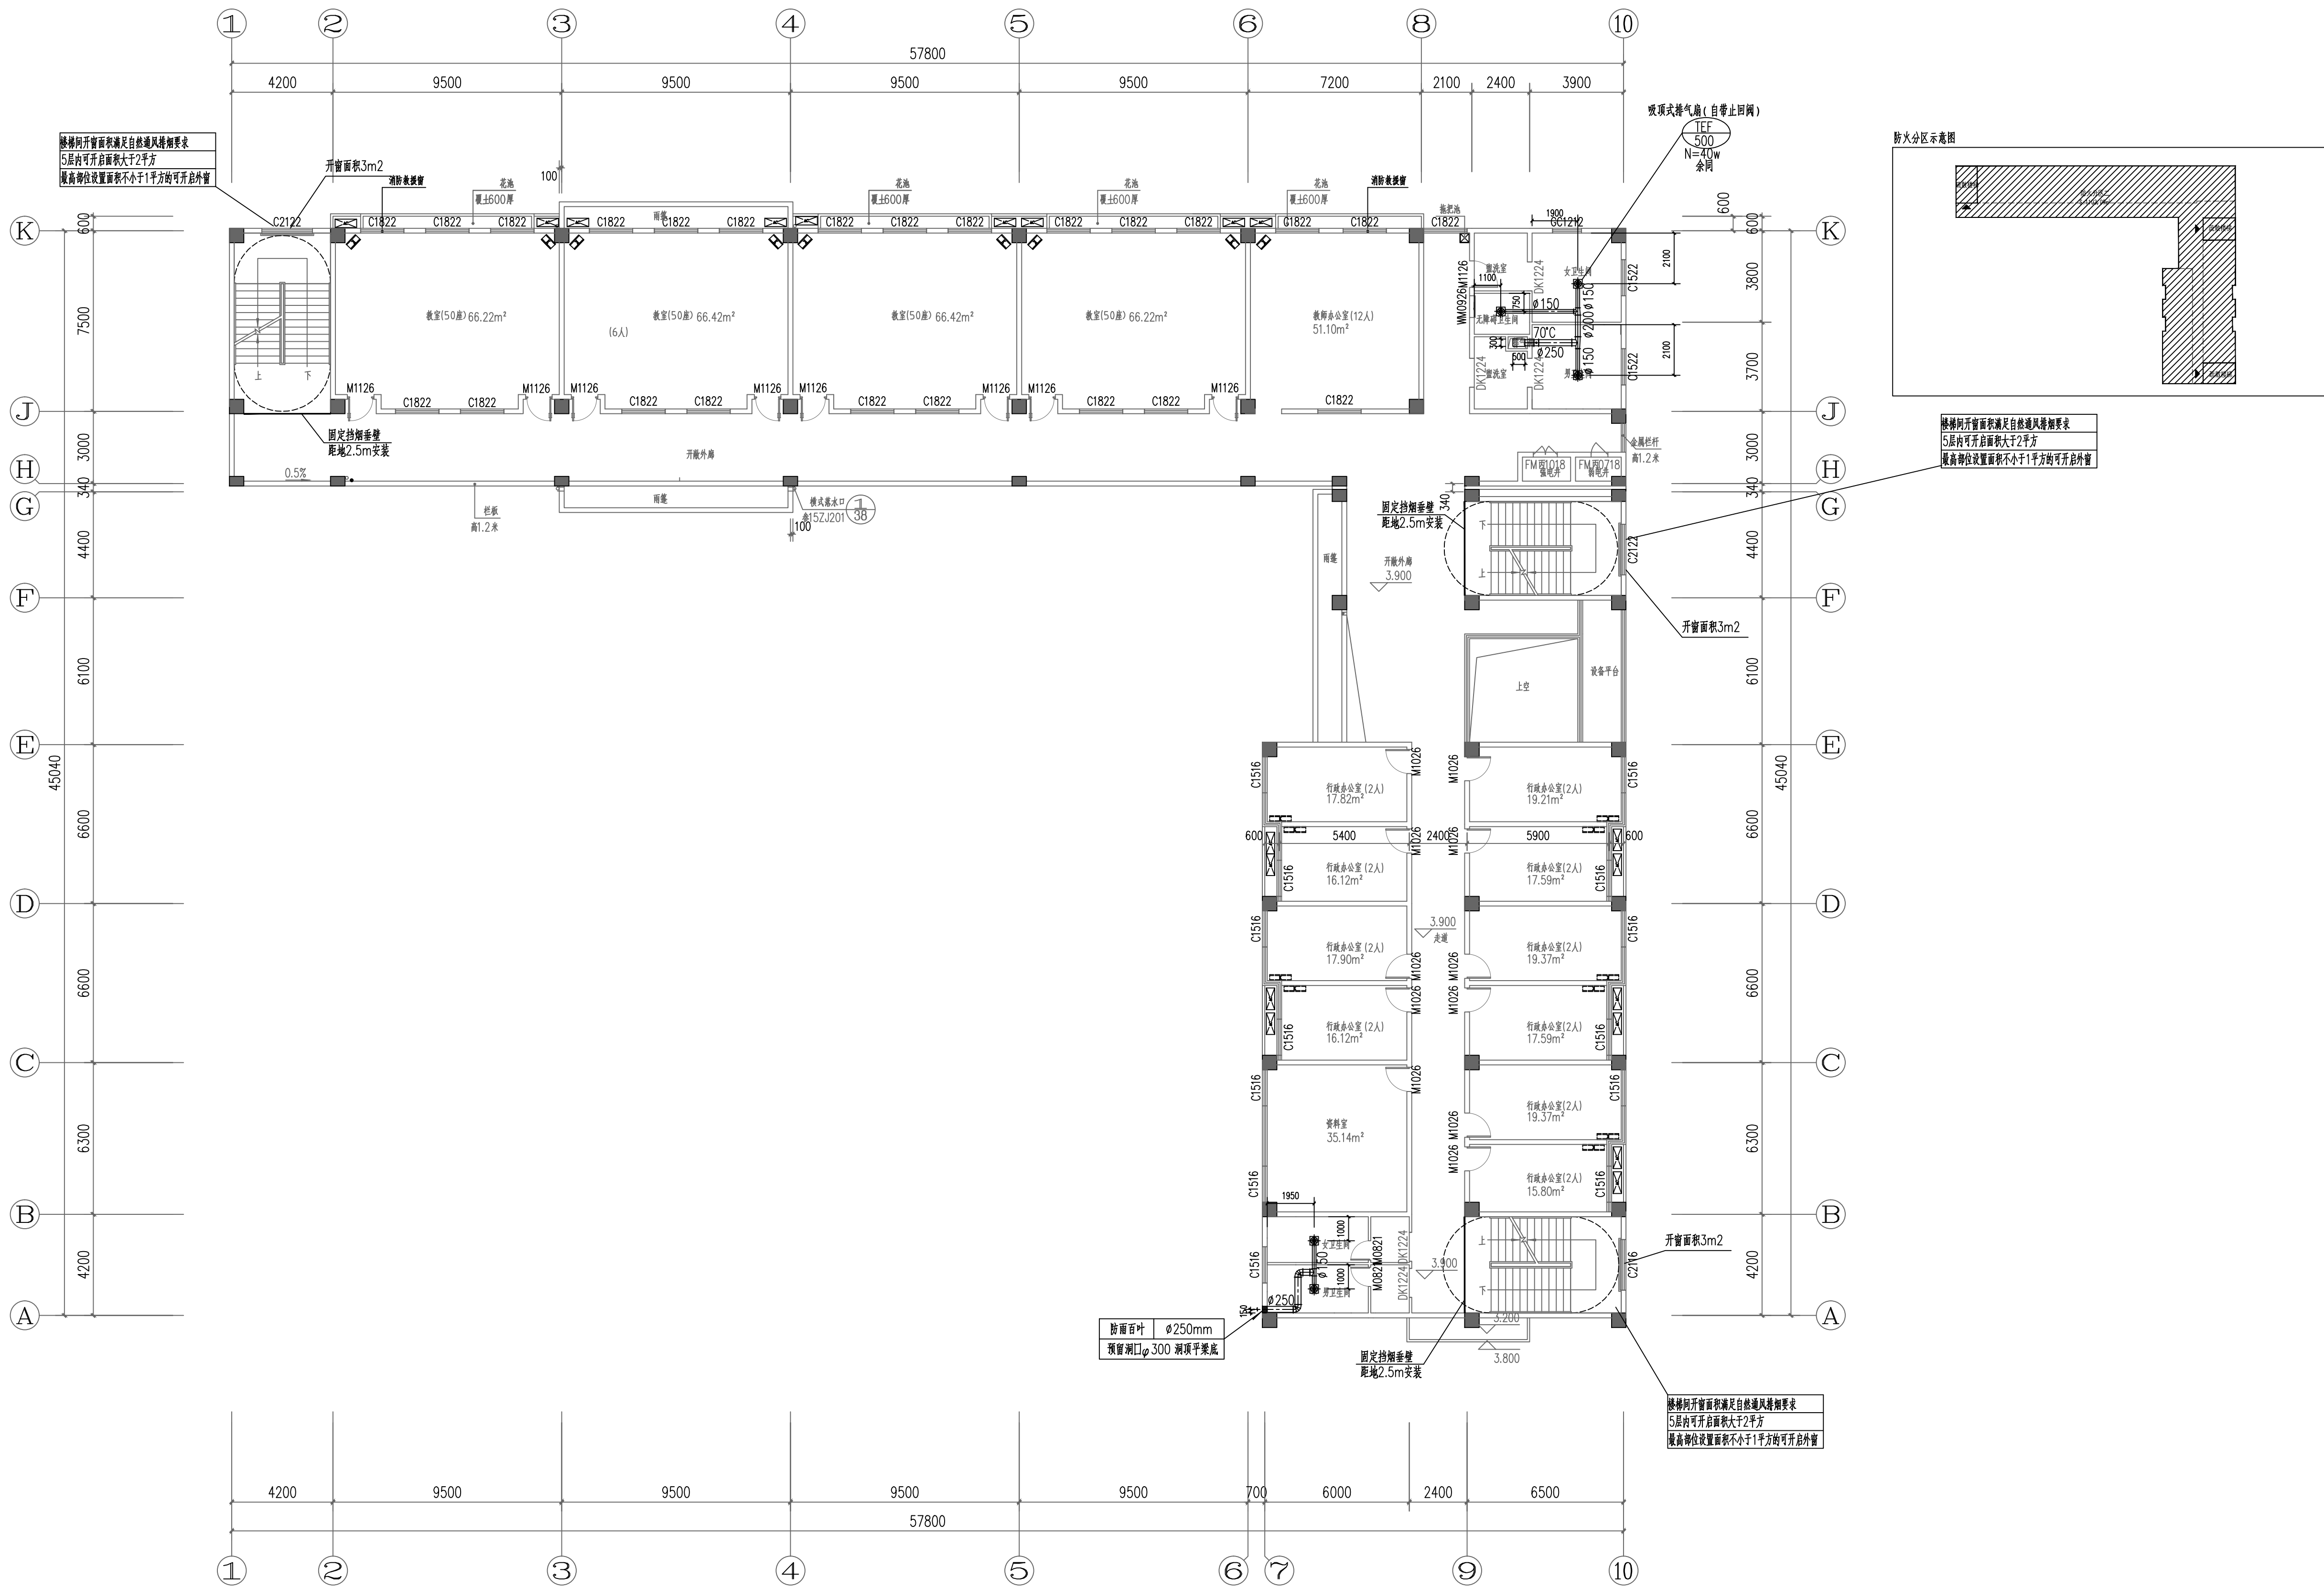

二层通风与防排烟平面图 1:150