



湖南大学设计研究院有限公司
DESIGN AND RESEARCH INSTITUTE OF HUNAN UNIVERSITY CO., LTD

会签栏

建筑	ARCHT.
结构	STRUCT.
给排水	PLUMBING
电气	ELEC.
暖通	HVAC.

项目注册师

工程设计出图专用章

设计签字

项目经营负责	田真	田真
项目负责	孙建辉	
项目执行负责	孙建辉	
审定	毛颖杰	
审核	毛颖杰	
专业负责	张宁	张宁
校对	张宁	张宁
设计	王储	王储
制图	王储	王储

建设单位
CLIENT
岳阳市屈原管理区第一中学

项目名称
PROJECT
岳阳市屈原管理区第一中学
教学综合楼项目

子项名称
SUBPROJECT
综合楼

图纸名称
TITLE
五层通风与防排烟平面图


设计号
DESIGN NO.
2022-1B-30

版次
EDITION
第一版

图别
DRAWING TYPE
暖通

图号
DRAWING NO.
NS-12

本图须经施工图审查合格并加盖施工图审查合格专用章后方可作为施工依据。

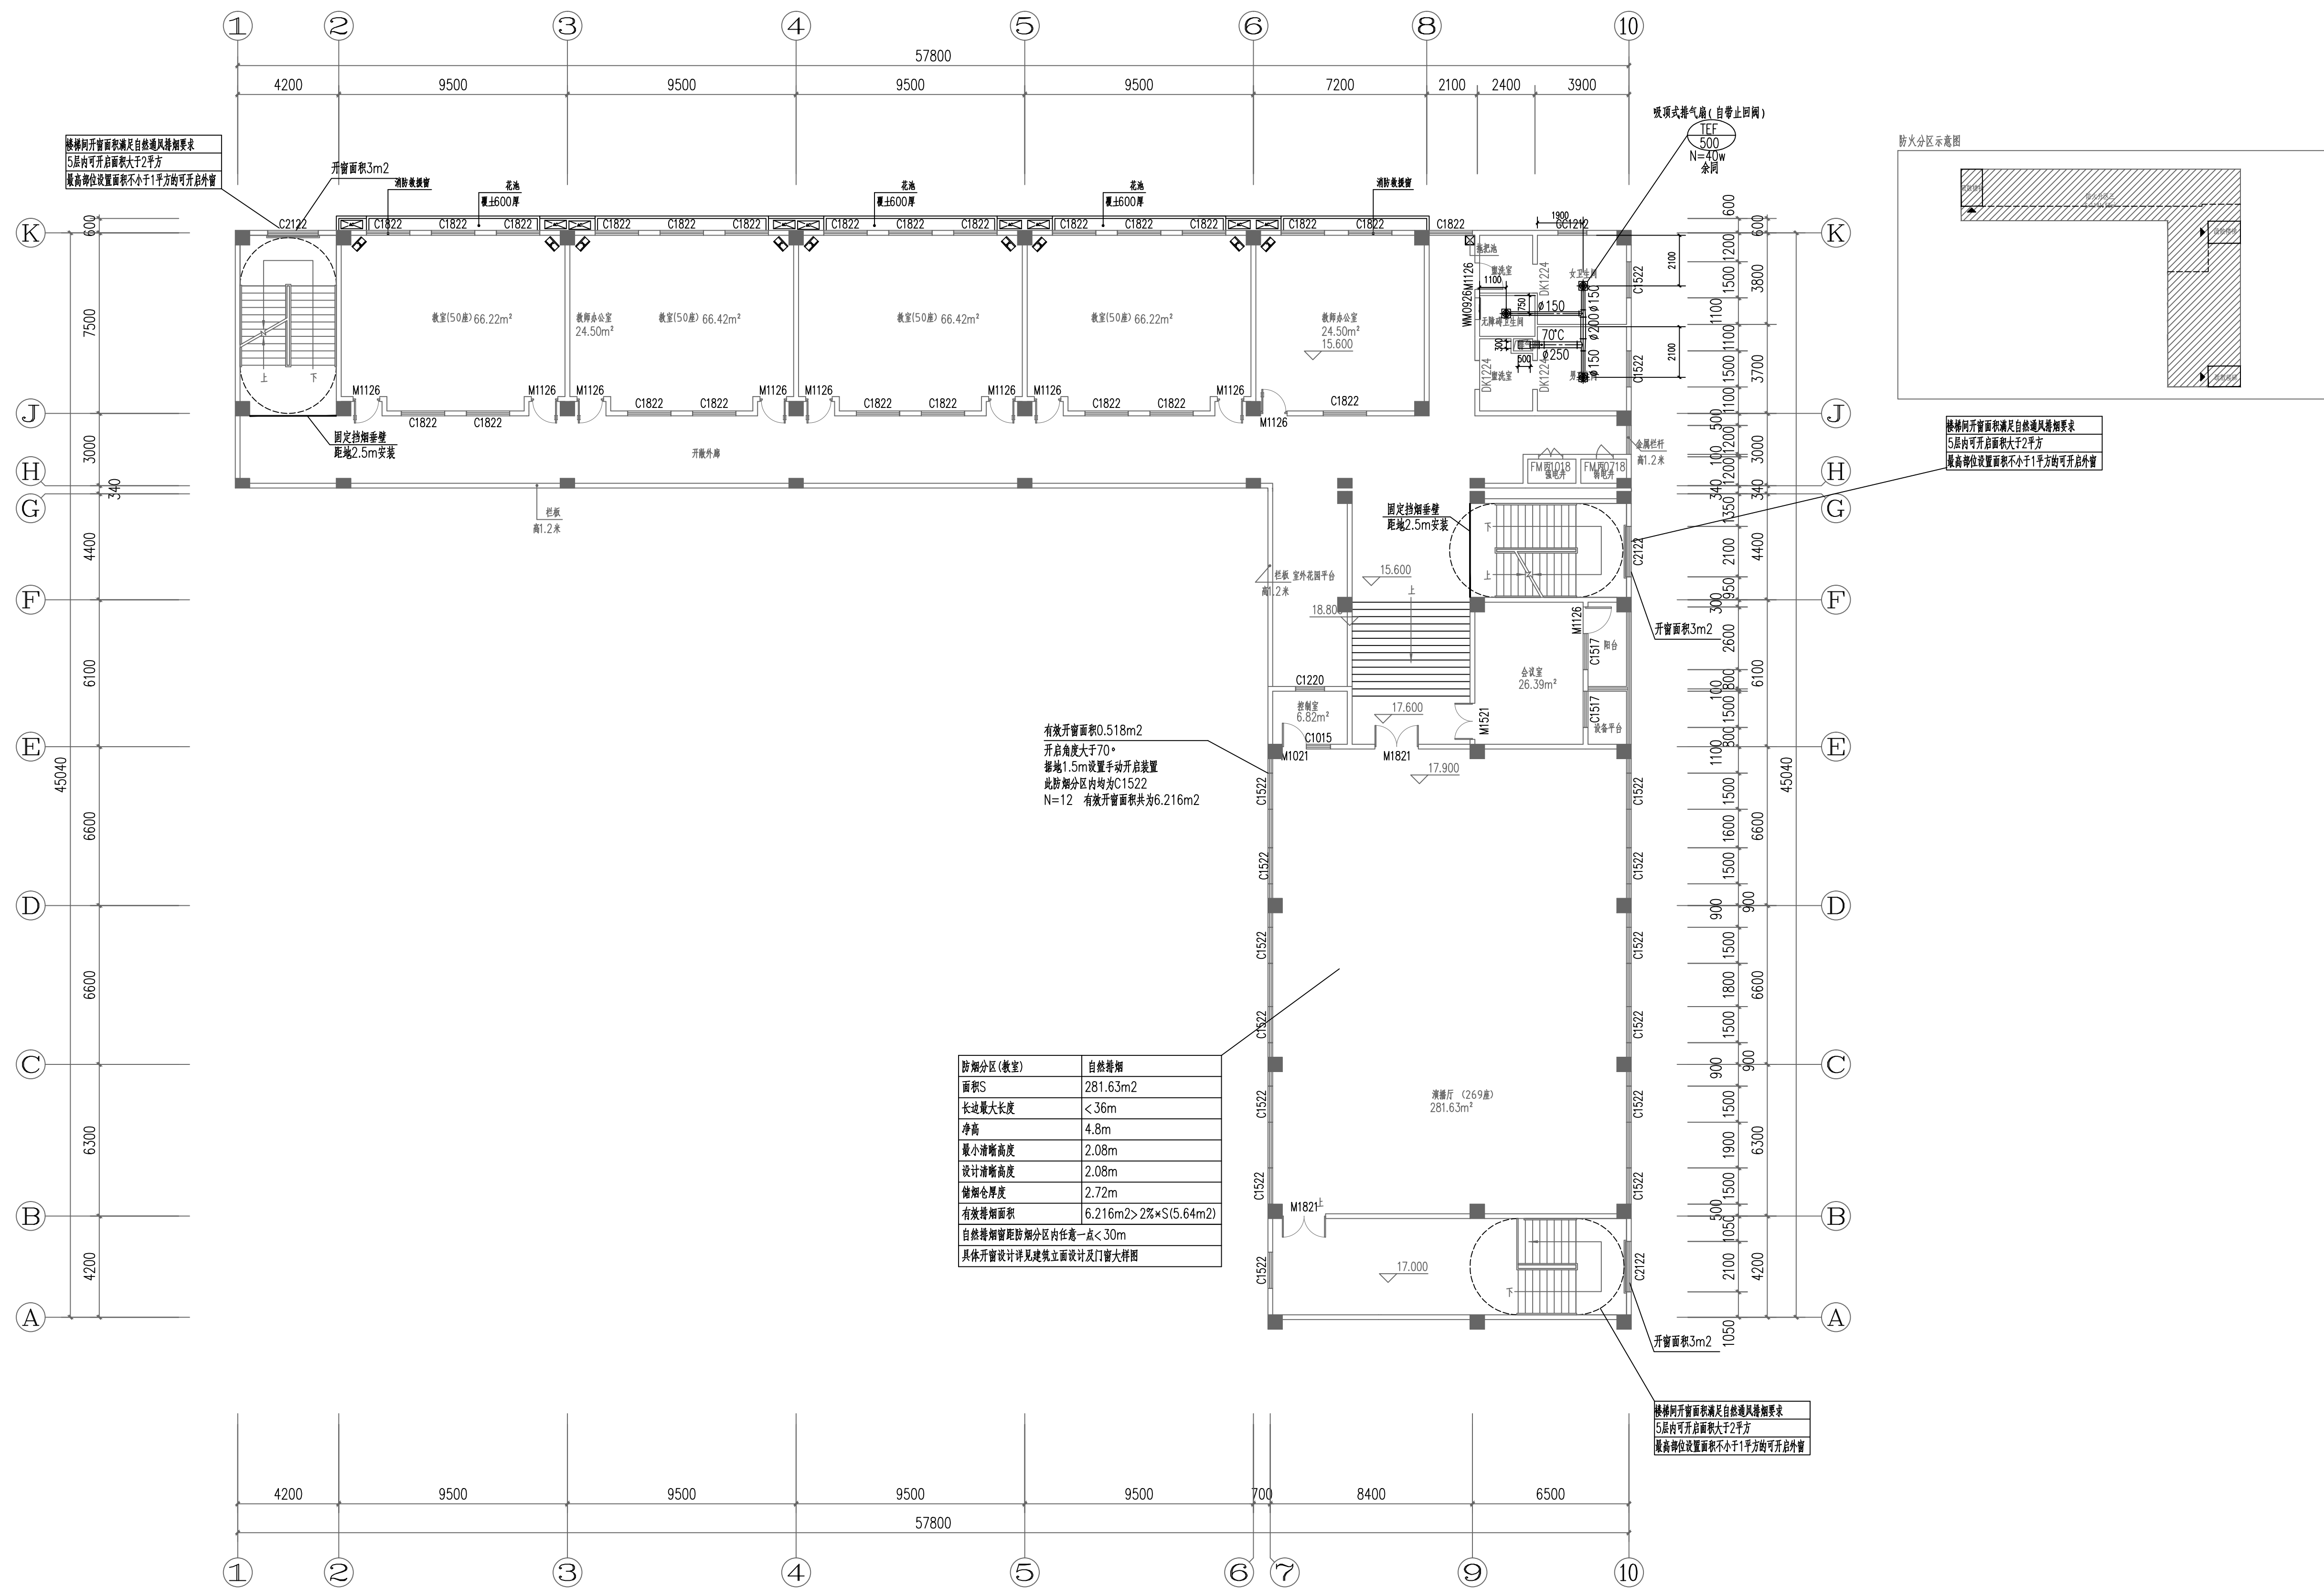

五层通风与防排烟平面图 1:150