



湖南大学设计研究院有限公司
DESIGN AND RESEARCH INSTITUTE OF HUNAN UNIVERSITY CO., LTD

会签栏

COORDINATION

建筑	ARCHT.
结构	STRUCT.
给排水	PLUMBING
电气	ELEC.
暖通	HVAC

项目注册师

工程设计出图专用章

设计签字

SIGNATURE

项目经营负责	田真	田真
PROJECT MANAGER		
项目负责	孙建辉	
PROJECT PRINCIPAL		
项目执行负责	孙建辉	
EXEC PROJECT PRINCIPAL		
审定	毛颖杰	
APPROVED		
审核	毛颖杰	
EXAMINED		
专业负责	张宁	张宁
CHIEF		
校对	张宁	张宁
CHECKED		
设计	王储	王储
DESIGNER		
制图	王储	王储
DRAWN		

建设单位

CLIENT

岳阳市屈原管理区第一中学

项目名称 岳阳市屈原管理区第一中学
教学综合楼项目

子项名称

SUBPROJECT

综合楼

图纸名称

TITLE

屋顶层空调风管平面图

设计号

DESIGN NO.

2022-1B-30

版次

EDITION

第一版

日期

DATE

2022-10

图别

DRAWING TYPE


暖通

图号

DRAWN NO.

NS-15

本图须经施工图审查合格并加盖施工图
审查合格专用章后方可作为施工依据。

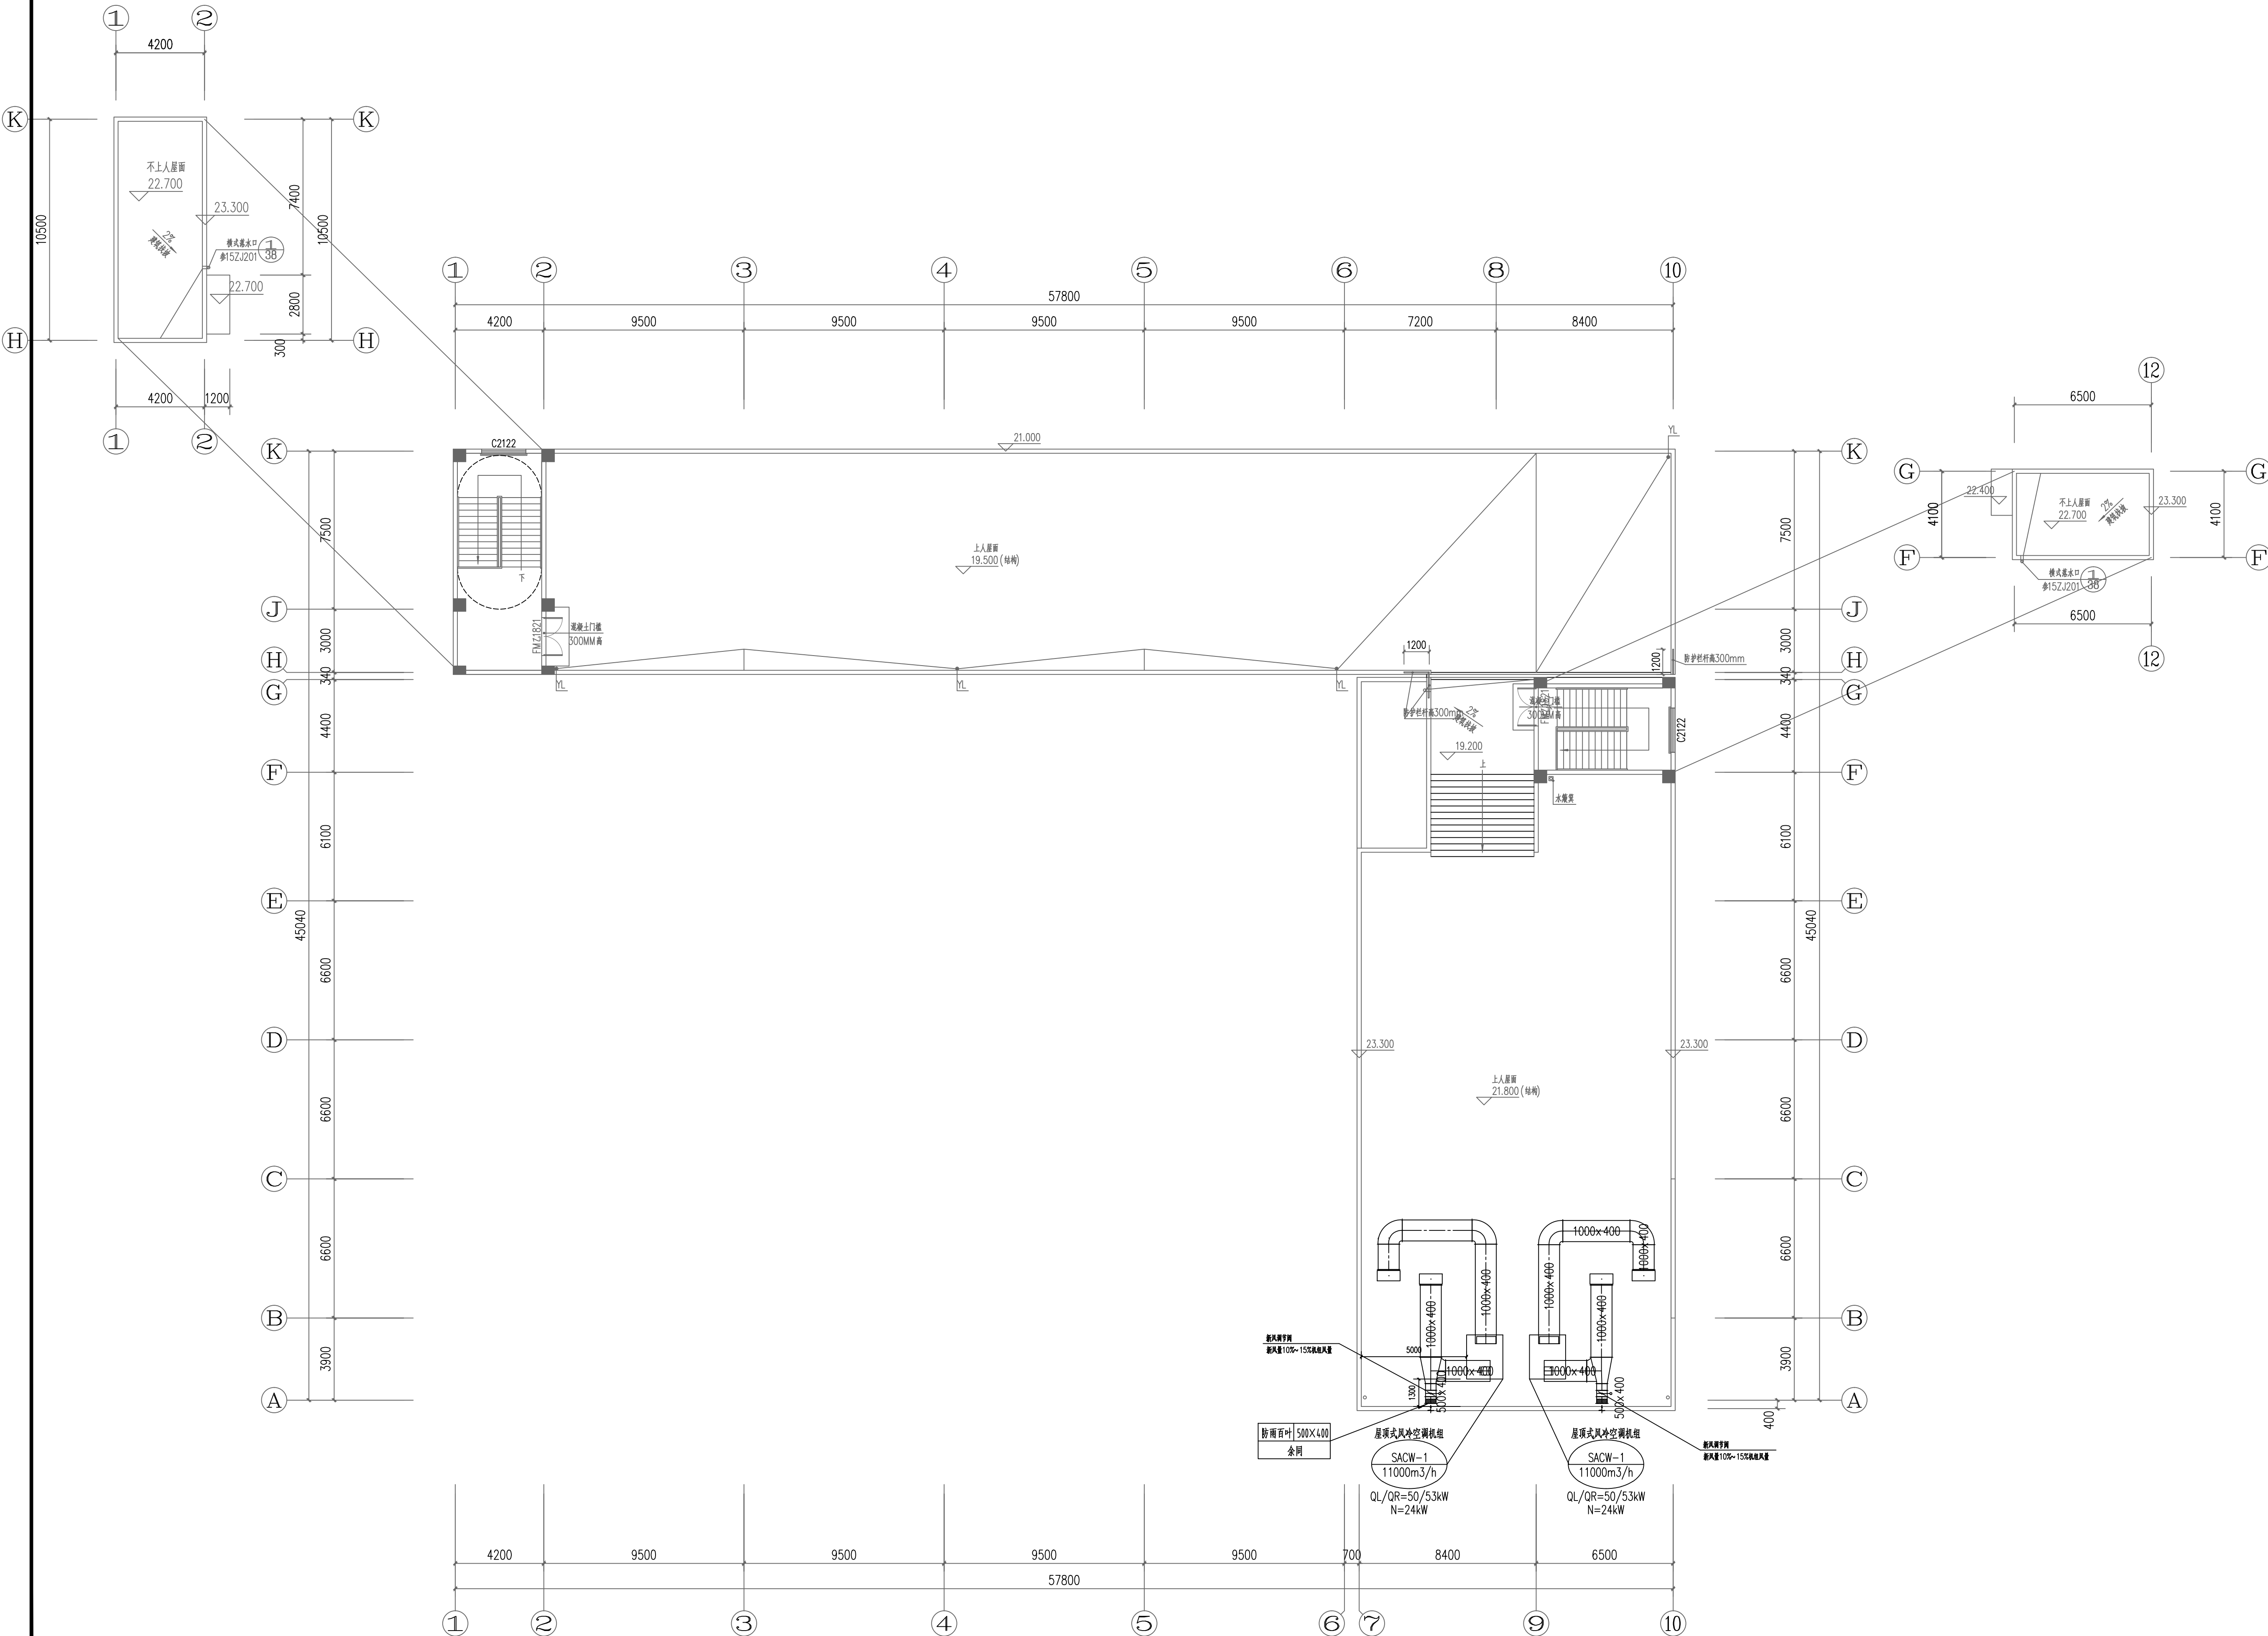

屋顶层空调风管平面图 1:150