




电气
给排水
暖通
建筑
结构
会签

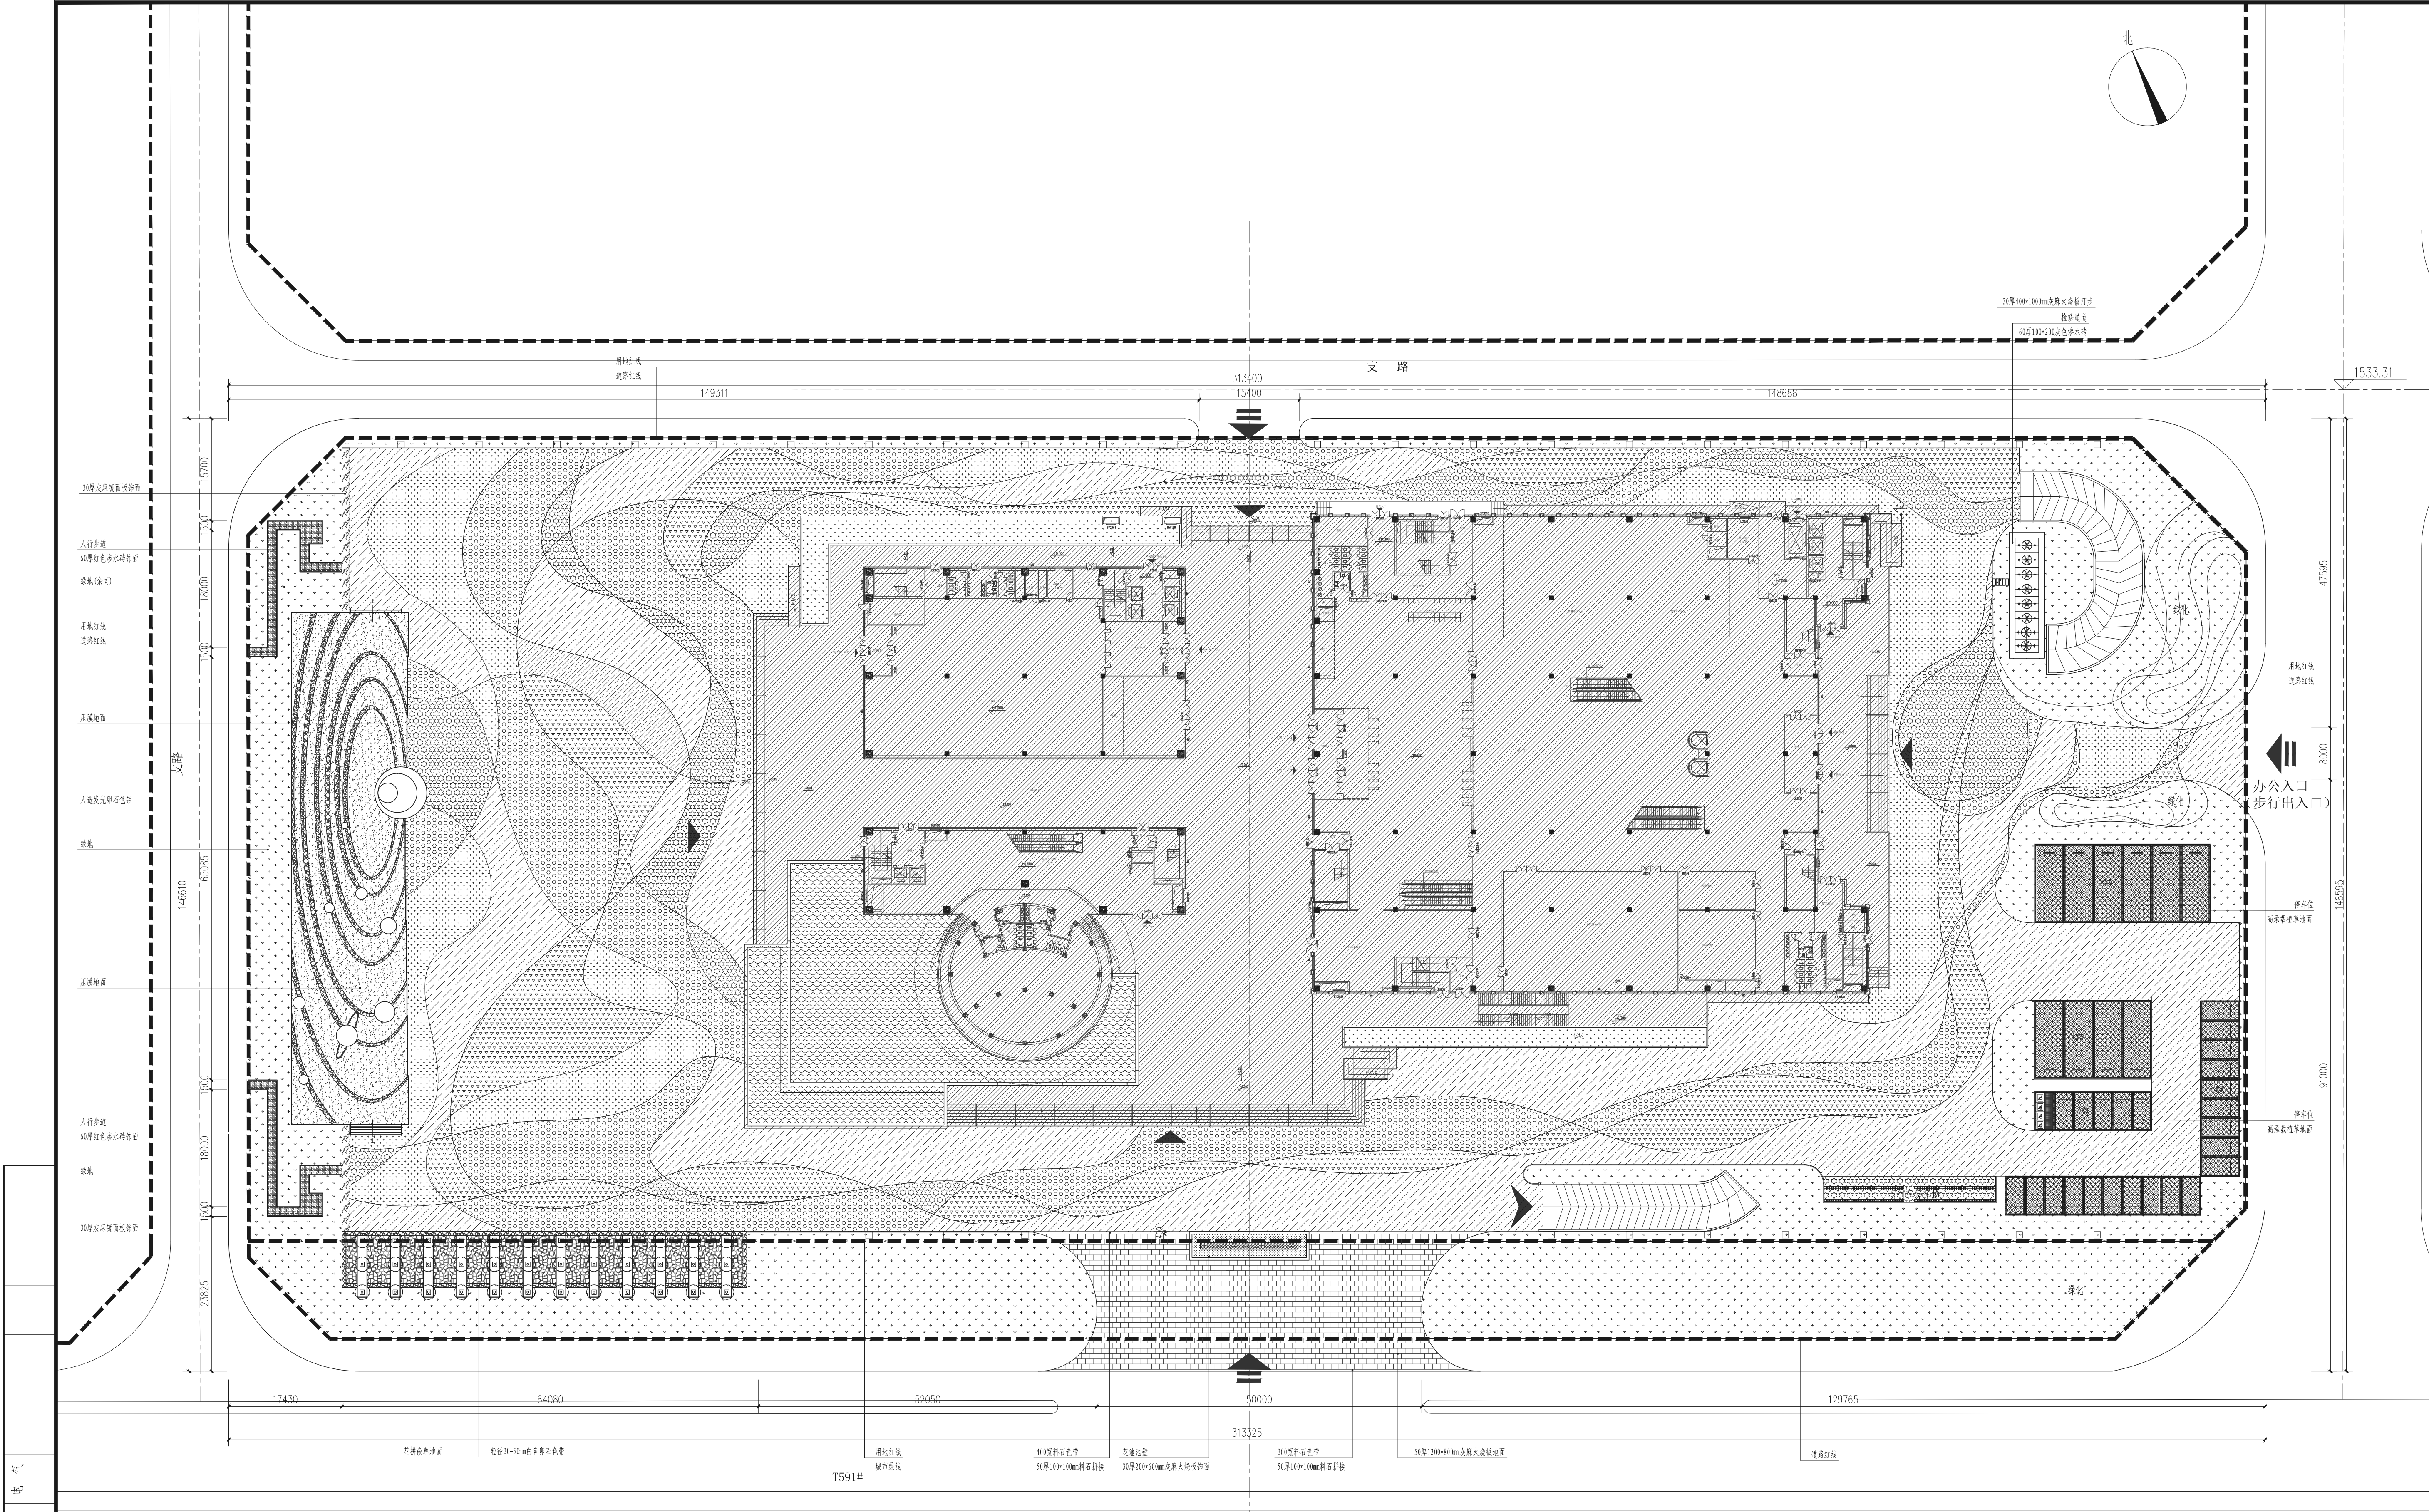

总平面铺装图 1:500

说明 Direction

出图专用章 SEAL

注册盖章 SEAL

施工图审查盖章 SEAL

设计证书甲级编号编号 270103
本图须加盖本院出图签章 否则一律无效

设计单位

甘肃省建筑设计研究院
GANSU INSTITUTE OF ARCHITECTURAL DESIGN & RESEARCH
中国 兰州 静宁路 81 号 730030
Tel: 0931-4663593 Fax: 0931-4663593

设计人/审核 AUTHORIZED FOR ISSUE BY /DATE
张建平 曹海峰
审核人/日期 AUDITED BY /DATE
张安凡
设计项目负责人/日期 PROJECT DIRECTOR /DATE
张安凡
专业负责人/专业 DISCIPLINE RESPONSIBLE BY /DATE
李岩
校对人/日期 CHECKED BY /DATE
李康宁
设计人/日期 DESIGNED BY /DATE
贺珊
审核人/日期 DESIGNED BY /DATE
贺珊
建设单位 CLIENT
甘肃省投资项目代建办公室

项目名称 PROJECT
甘肃科技馆

子项名称 PROJECT
甘肃科技馆-室外景观工程

图名 DRAWING TITLE
总平面铺装图

工作编号 JOB NO. 2012-138-3
比例 SCALE 1:500
日期 DATE 2014.11

阶段 STATUS 阶段
专业 DISCIPLINE 专业
图号 DRAWING NO. 景观-05

施工图
景观