

专业会签 DISCIPLINE CONFIRMATION		
总图 GENERAL LAYOUT	宋金广	
建筑 ARCHITECTURE		
结构 STRUCTURE	郝楠	
给排水 WATER	王杰	
暖通 HVAC	郝星	
电气 ELECTRICITY	吴桥英	
动力 POWER		
工艺 PROCESS		

建设单位: CLIENT

项目名称: PROJECT NAME

永悦家园东南侧HD00-0404-0008地块
幼儿园新建项目

子项目名称: SUB-PROJECT NAME

幼儿园

图名: DRAWING TITLE


一层平面图

项目负责人 PROJECT DIRECTOR	龙江	龙江
审定人 APPROVER	程煜	程煜
专业负责人 DISCIPLINE HEAD	吴美华	吴美华
审核人 VERIFIER	吴美华	吴美华
校对 PROOFREADER	高莹	高莹
设计人 DESIGNER	孔德基	孔德基
设计人 DESIGNER		

注册执业章: SEAL OF CERTIFIED DESIGNER

出图章: SEAL OF DRAWING ISSUE

专业		建筑	
设计阶段 DESIGN STAGE	初步设计	出图日期 DATE	2020.10
比例 SCALE	1:100	版别 EDITION	1
共页 TOTAL PAGE	第 页	图幅 SIZE	A1
图号 DRAWING No.	B795. 210. 21-06		

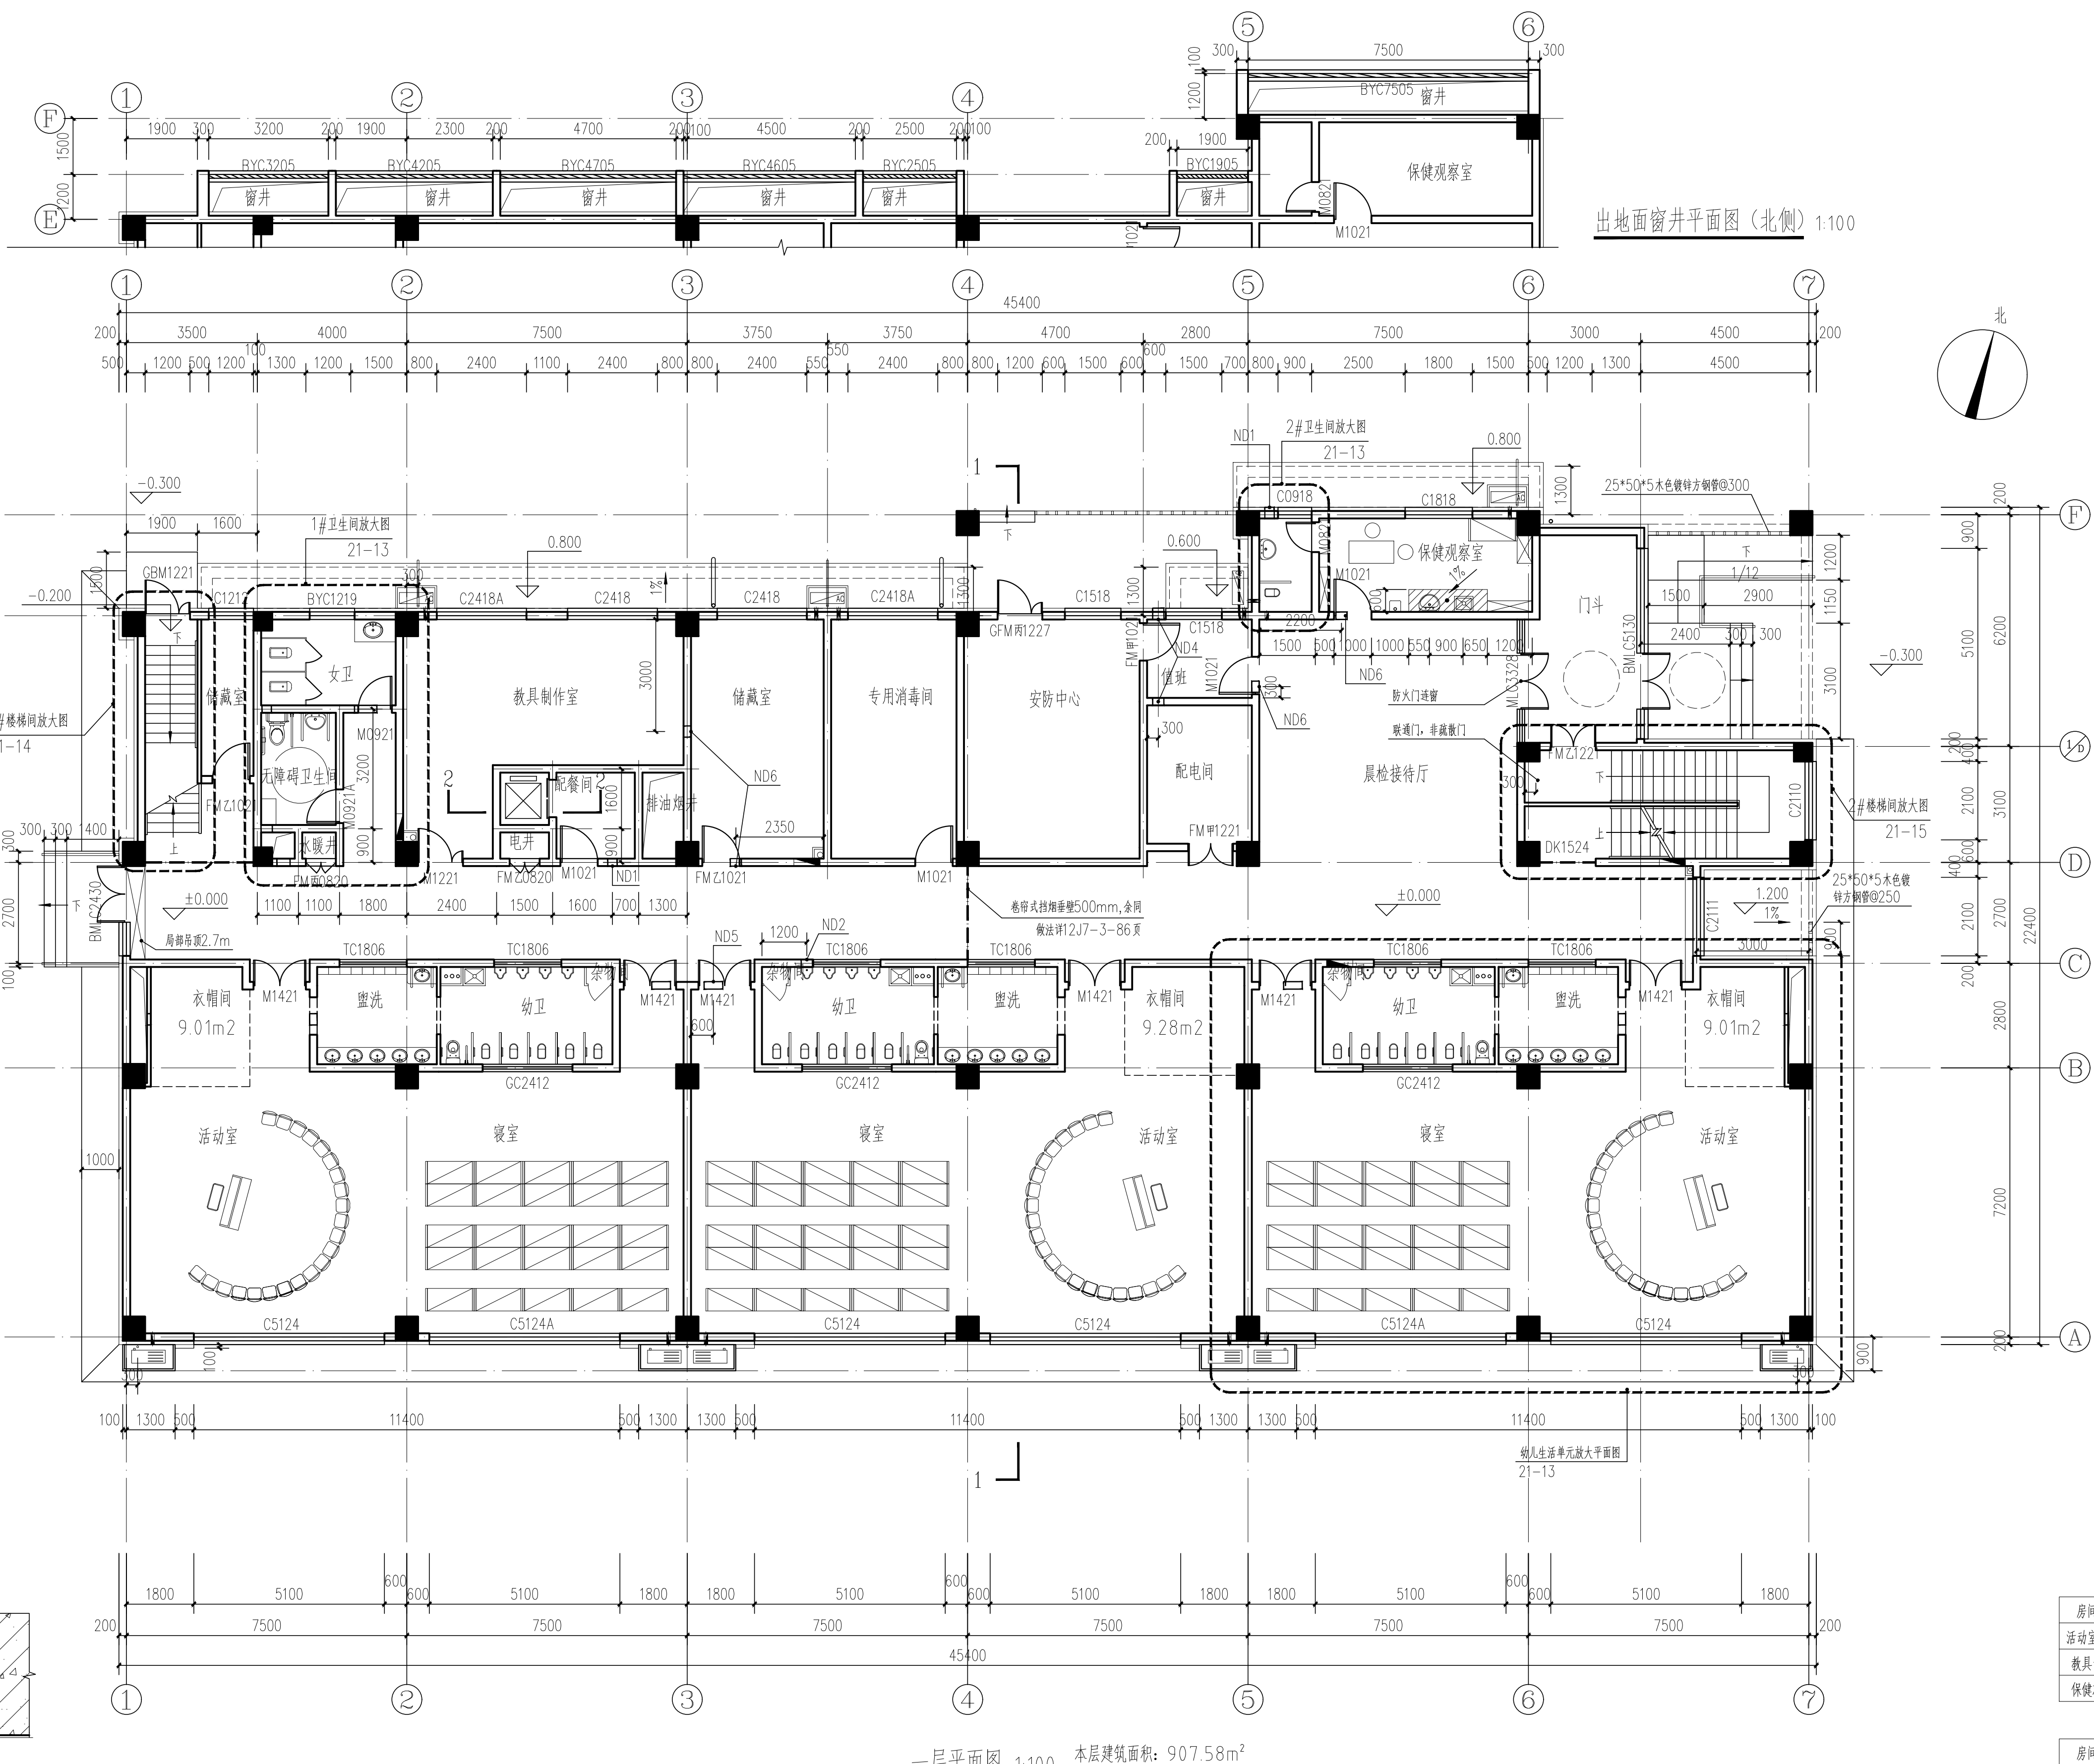

出地面窗井平面图 (东侧) 1:100

出地面窗井平面图 (北侧) 1:100

一层平面图 1:100 本层建筑面积: 907.58m²
地上总建筑面积: 2639.87m²

本层房间通风面积比			
房间名称	房间面积	窗可开启面积	通风面积比
活动室、寝室	107.98	7.5	0.07
教具制作室	34.80	3.6	0.10
保健观察室	14.07	1.2	0.08

本层房间窗地比			
房间名称	房间面积	开窗面积	窗地比
活动室、寝室	107.98	24.48	0.21
教具制作室	34.80	8.64	0.25
保健观察室	14.07	3.24	0.23

一层预留洞

预留专业	设计编号	洞口尺寸(mm)	数量	备注
暖通	ND1	圆洞Φ250	3	洞顶标高距地面2.95m
	ND2	圆洞Φ300	8	洞顶标高距地面2.95m
	ND3	圆洞Φ350	1	洞顶标高距地面2.95m
	ND4	圆洞Φ300	2	洞顶标高距地面2.75m
	ND5	500(宽)X350(高)	3	洞顶标高距地面2.95m
	ND6	300(宽)X250(高)	4	洞顶标高距地面2.95m
	ND7	600(宽)X450(高)	1	洞顶标高距地面2.95m
空调挂机过墙孔: 预埋Φ90UPVC套管, 管中心距内墙皮200, 距地面200(冷凝水管)及2100(冷媒管)分别打孔, 均向外倾斜10mm。				
空调挂机过墙孔: 预埋Φ90UPVC套管, 管中心距内墙皮200, 距地面2200, 均向外倾斜10mm。				
Φ50UPVC泄水管伸出外墙完成面50, 四周用密封胶封堵, 管中心距相邻女儿墙内墙面200。				
Φ100UPVC雨水管		Φ30UPVC冷凝水立管		

图例:

200厚加气混凝土砌块墙	100厚加气混凝土砌块墙
消防栓, 开洞尺寸: 1800×700×160, 洞底距地面完成面100mm, 洞中心距墙边550mm。	
Φ50UPVC泄水管伸出外墙完成面50, 四周用密封胶封堵, 管中心距相邻女儿墙内墙面200。	

说明:

- (1) 钢筋混凝土柱尺寸及位置以结构施工图纸为准。
- (2) 除特殊注明外, 内外墙标高±0.000以上均为100或200厚加气混凝土砌块墙。
- (3) 除注明外, 所有门垛均贴墙(柱)或距墙(柱)100, 或居中。
- (4) 水暖井、电井、风井门口均设100高C20混凝土门槛, 与墙同宽。
- (5) 除注明外, 楼地面均为施工完成后的面层标高。
- (6) 冷凝水立管及外排水主管向外找坡0.5%, 引至标高-0.150处排向散水。
- (7) 地漏位置及尺寸大小详见给排水施工图纸。
- (8) 卫生间等部位的墙体预留洞详见相应大样图。

1 水立管密封大样 1:25

- 说明: 1. 水立管密封尺寸以立管尺寸为准, 需保证立管外径周边留出80mm操作空间。
2. 在检查口处设外开检修门, 200×200, 五金拉手配齐。