



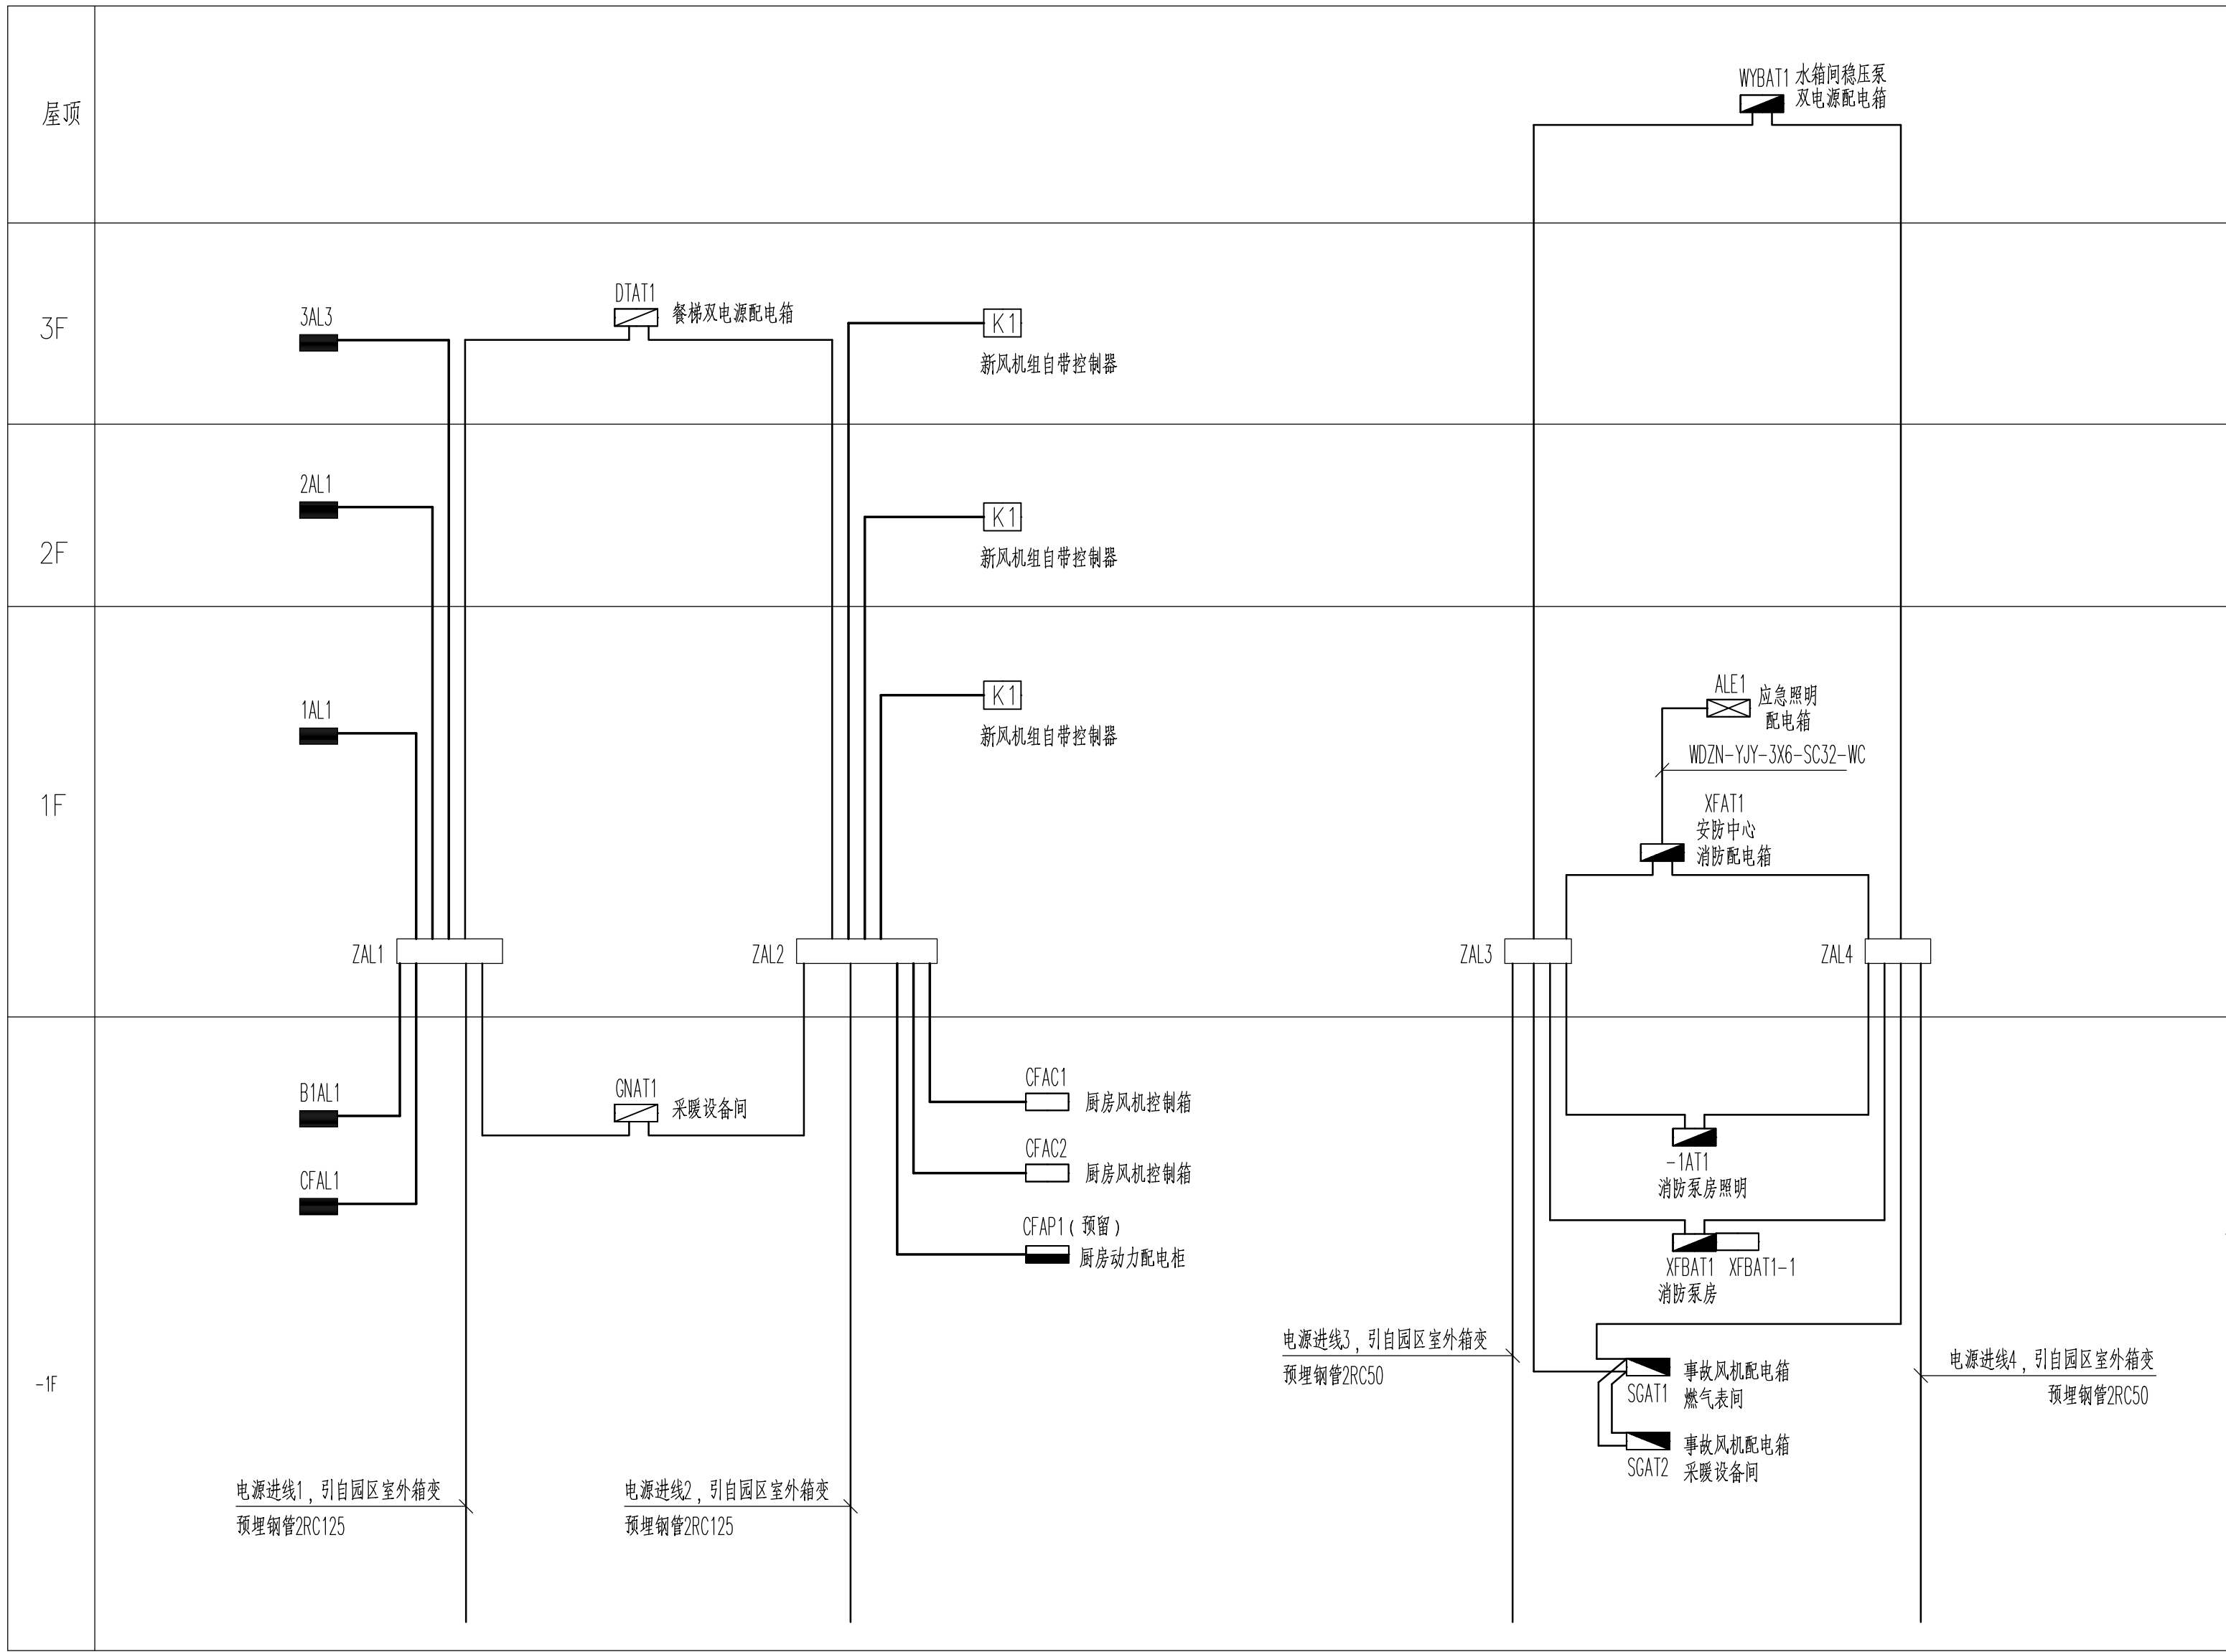


配电干线系统图

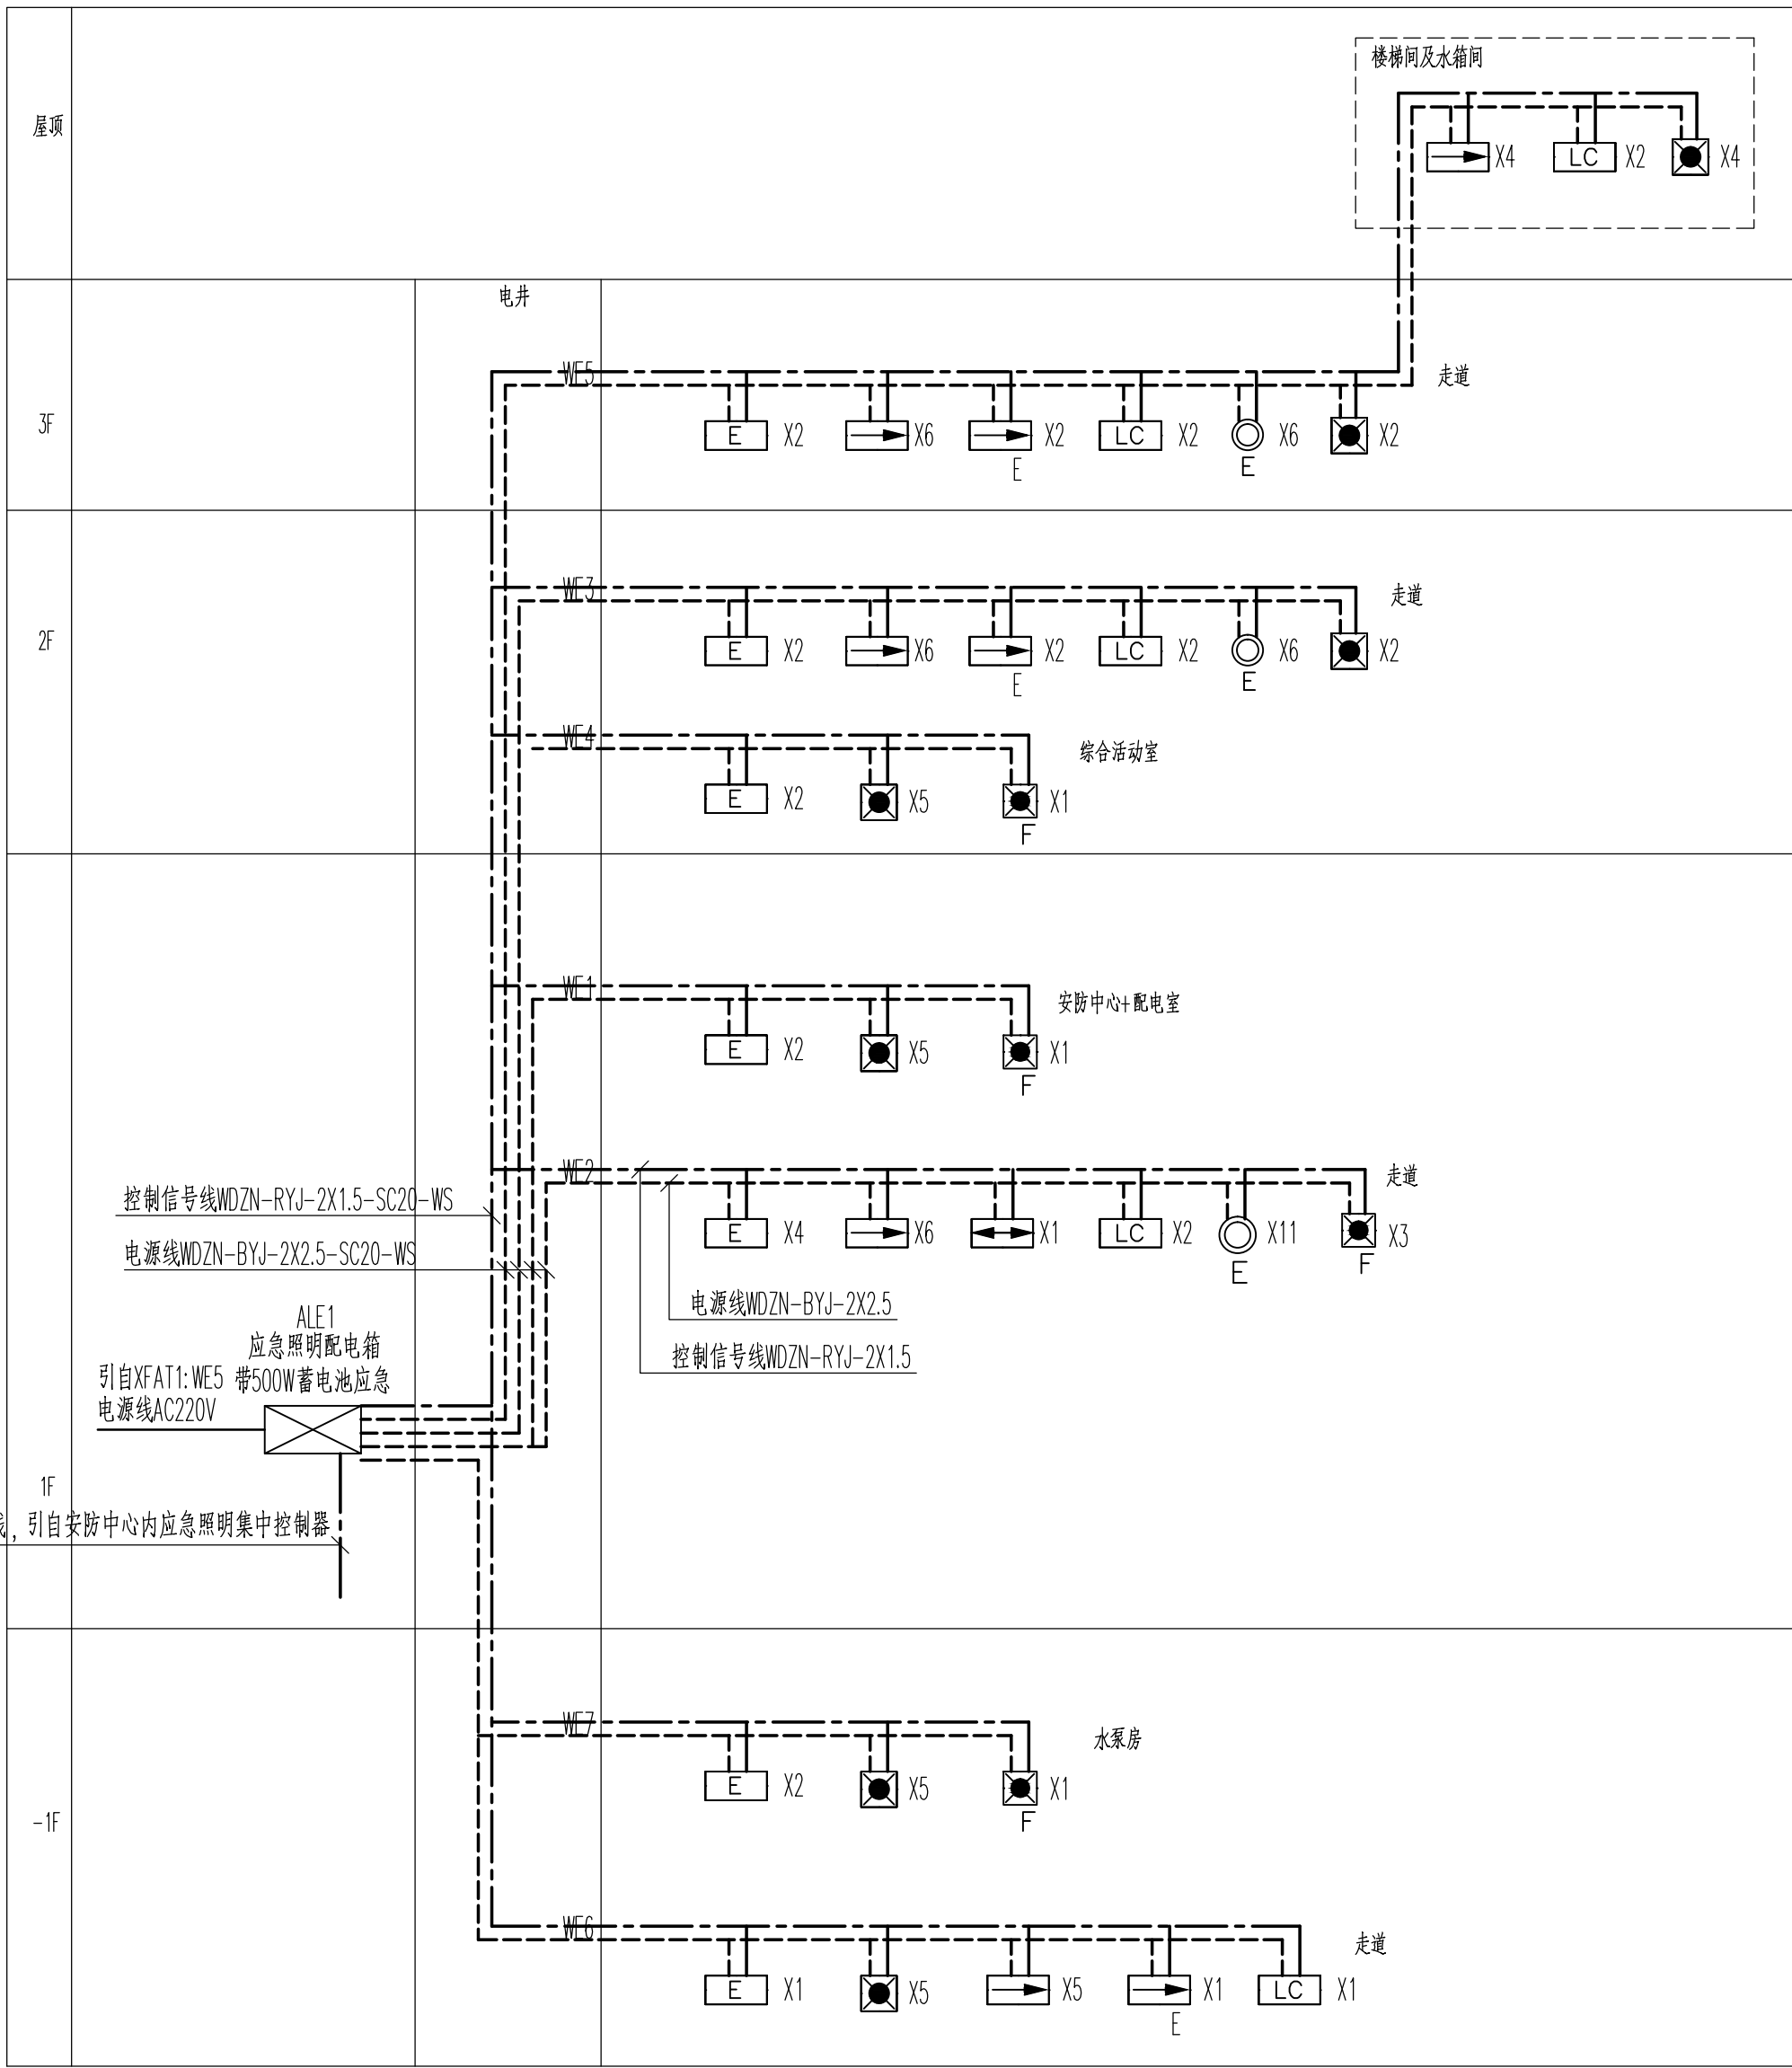


应急照明系统图


注：电源线与控制信号线共管SC25敷设。

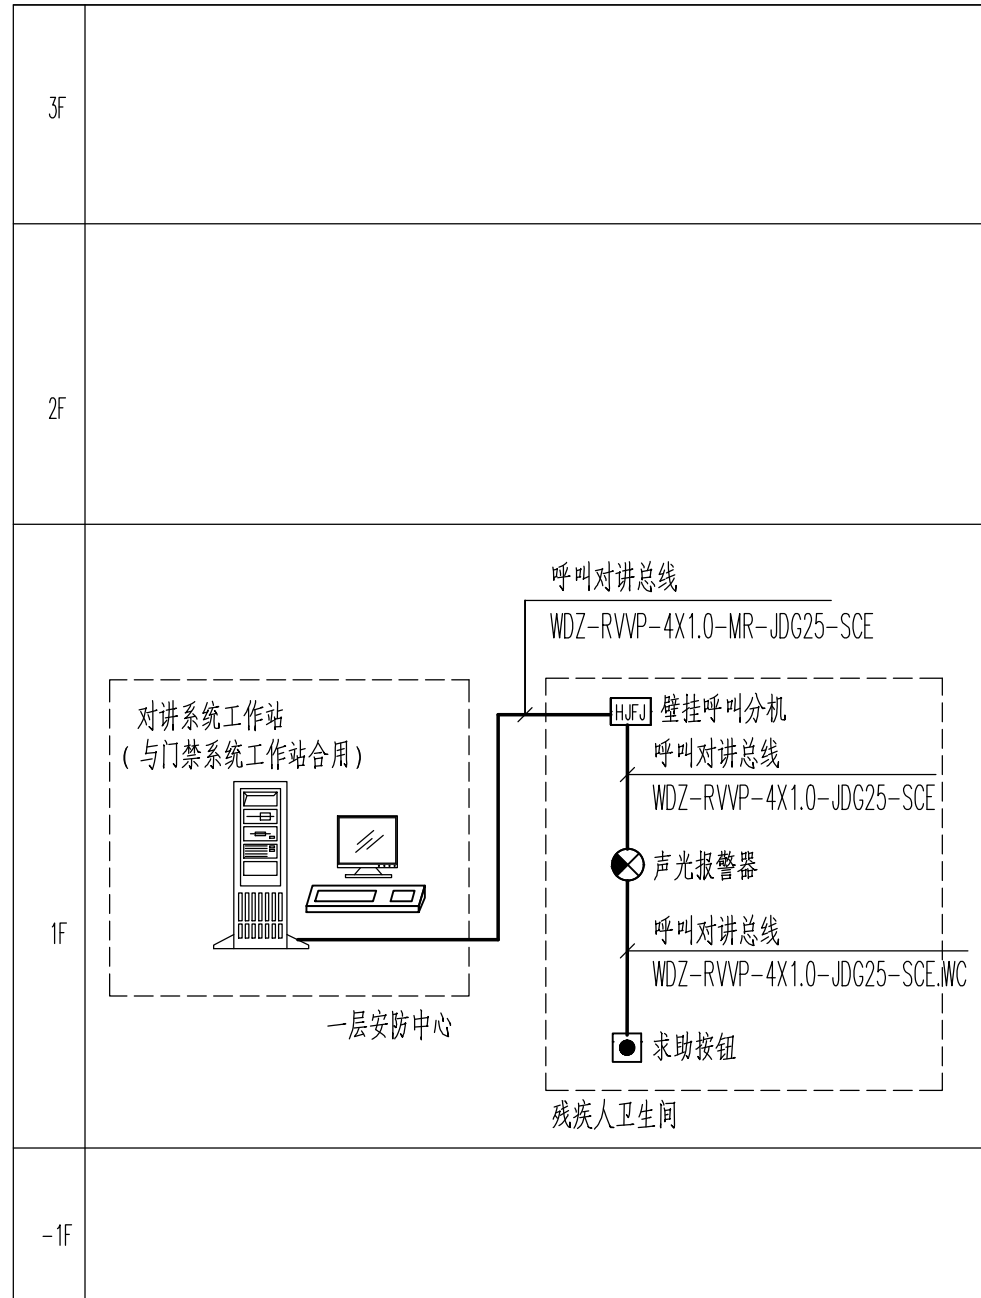

残疾人卫生间呼叫对讲系统图

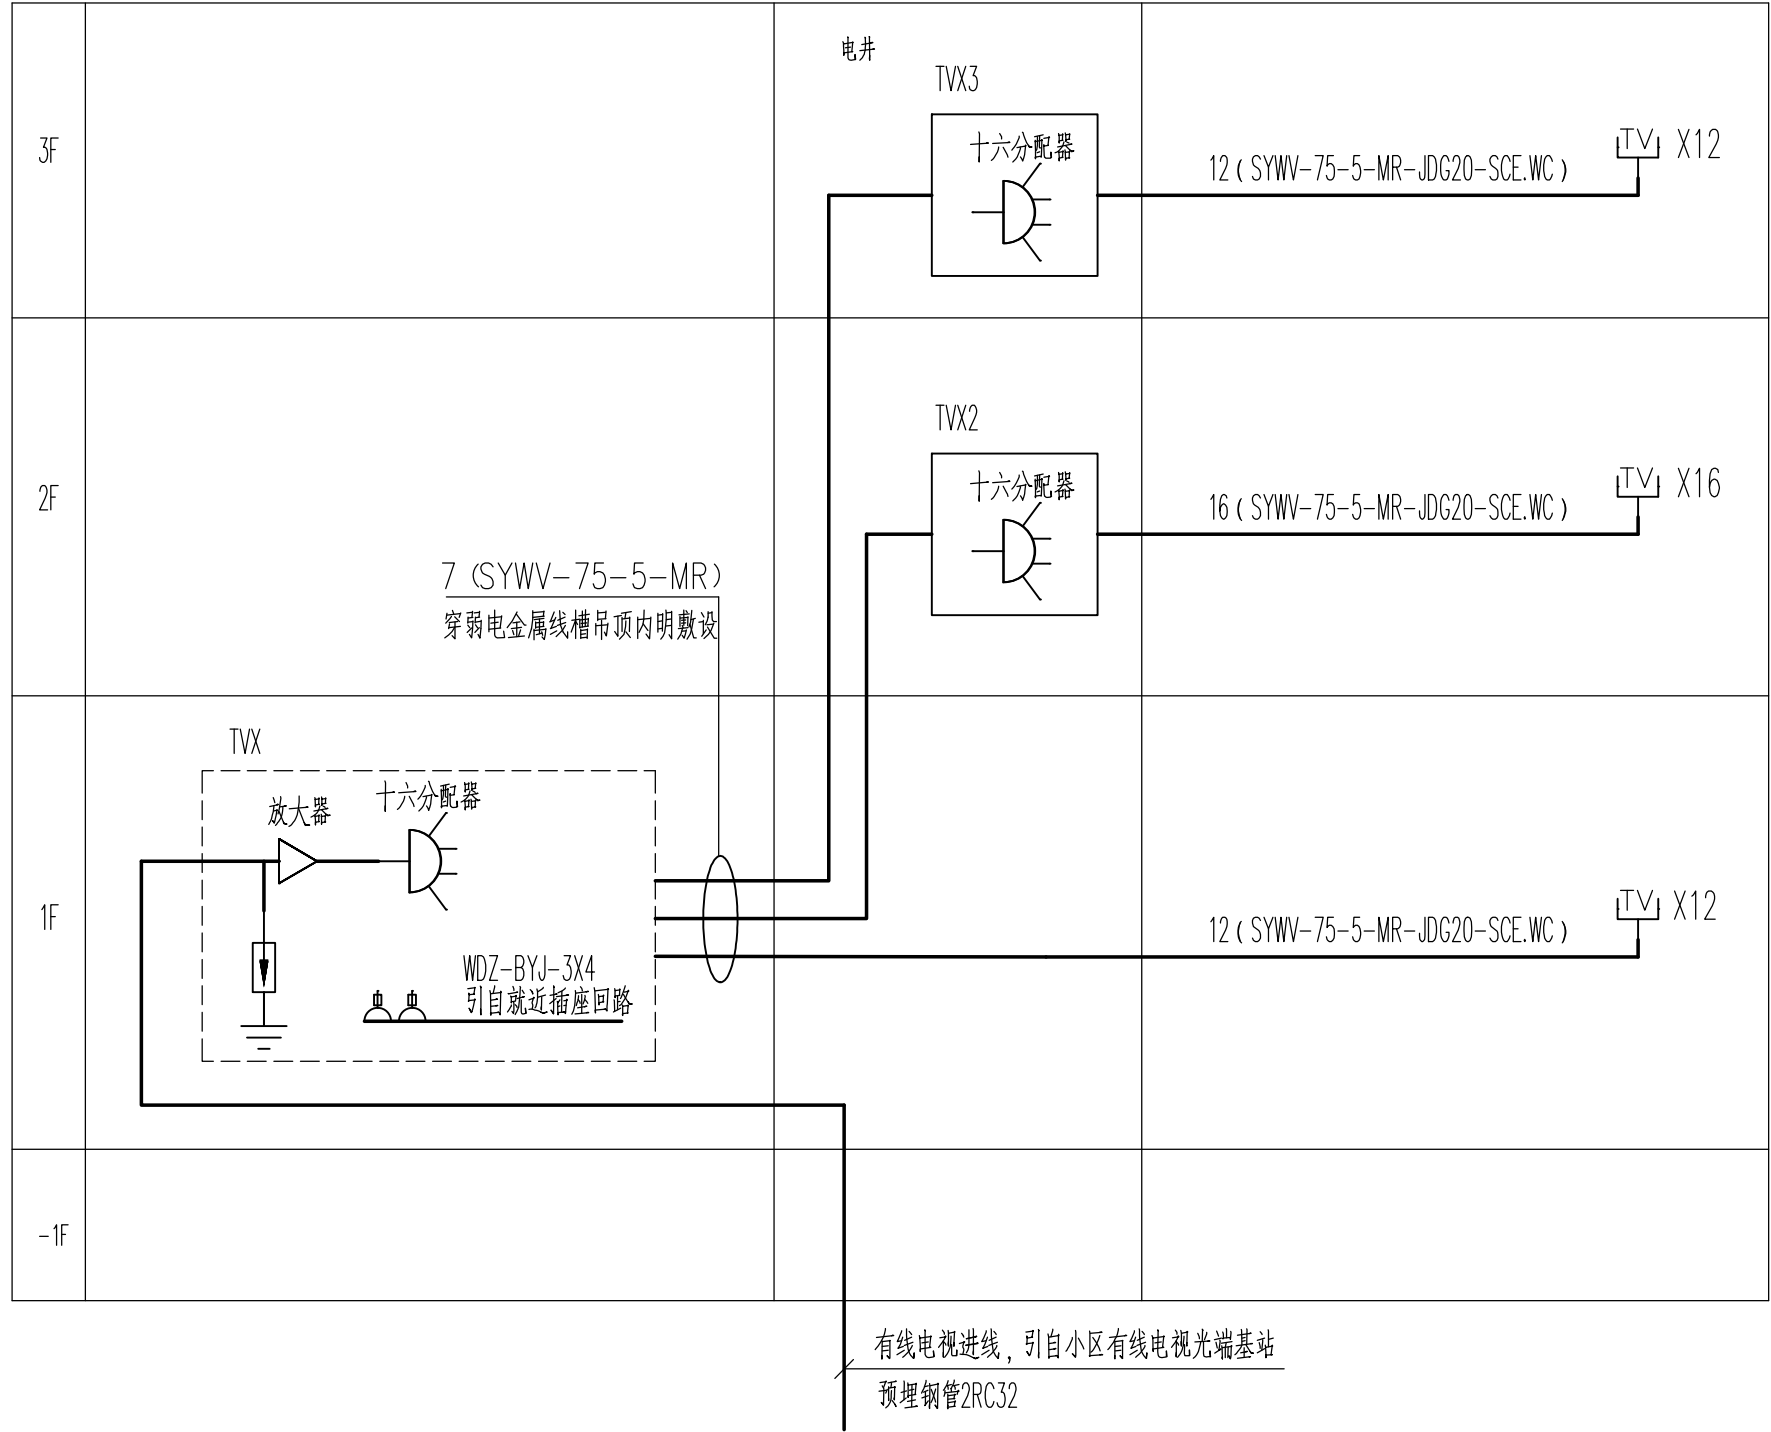

有线电视系统图

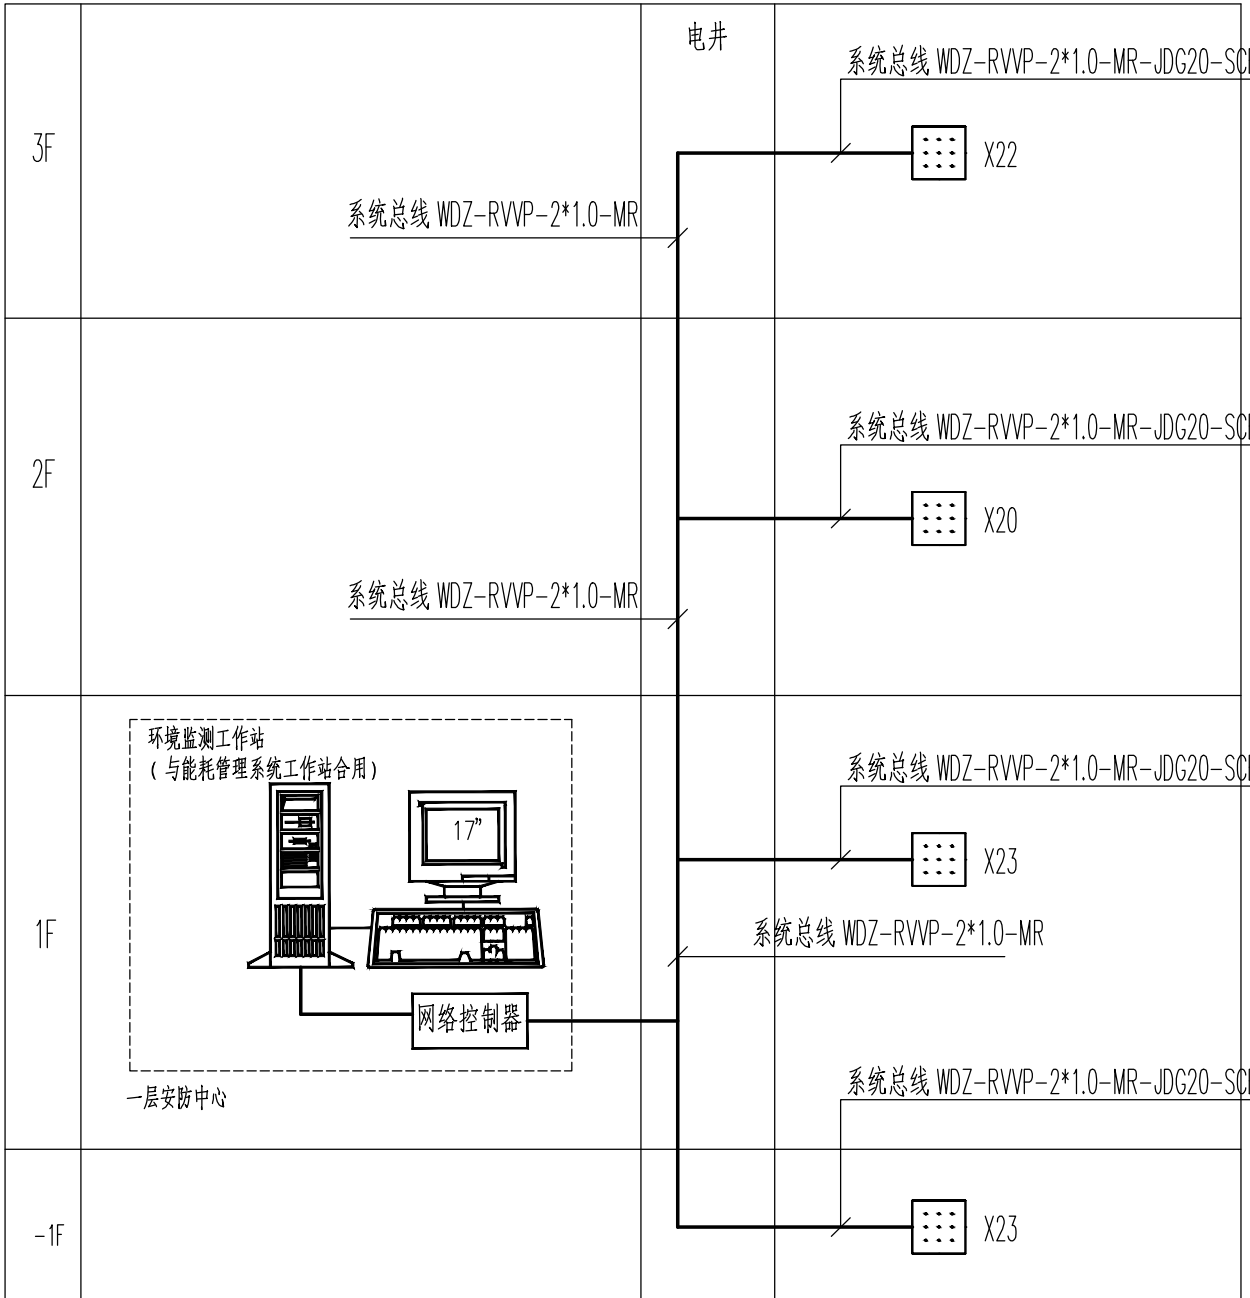

环境监测系统图

设计单位:
DESIGN COMPANY

中机十院国际工程有限公司
CHINA MACHINERY TDI INTERNATIONAL ENGINEERING CO., LTD.
设计证书甲级编号A1111004357
No.A111004357 Class A of Design Certificate

专业会签 DISCIPLINE CONFIRMATION			
总图	GENERAL LAYOUT		
建筑	ARCHITECTURE		
结构	STRUCTURE		
给排水	WATER		
暖通	HVAC		
电气	ELECTRICITY		
动力	POWER		
工艺	PROCESS		

建设单位: CLIENT

北京市海淀区教育委员会

项目名称: PROJECT NAME

永靓家园东南侧HD00-0404-0008地块
幼儿园新建项目

子项名称: SUB-PROJECT NAME

幼儿园

图名: DRAWING TITLE

配电干线系统图 应急照明系统图
残疾人卫生间呼叫对讲系统图
有线电视系统图 环境监测系统图

项目负责人 PROJECT DIRECTOR	光 江
审定人 APPROVER	霍 煌
专业负责人 DISCIPLINE HEAD	马俊山
审核人 VERIFIER	马俊山
校对人 PROOFREADER	吴桥英
设计人 DESIGNER	王 永 顺
设计人 DESIGNER	

注册执业章: SEAL OF CERTIFIED DESIGNER

出图章: SEAL OF DRAWING ISSUE

专 业		电 气	
设计阶段 DESIGN STAGE	施工图	出图日期 DATE	2020. 09
比 例 SCALE	第 1 页	版 别 EDITION	1
共 1 页 TOTAL PAGE	第 1 页 PAGE	图 幅 SIZE	A1
图 号 DRAWING NO.	B563 · 401 · 34-05		