



湖南大学设计研究院有限公司
DESIGN AND RESEARCH INSTITUTE OF HUNAN UNIVERSITY CO., LTD

会签栏

建筑	ARCHT.
结构	STRUCT.
给排水	PLUMBING
电气	ELEC.
暖通	HVAC

项目注册师

工程设计出图专用章

设计签字

项目经营负责	田真	田真
项目负责	孙建辉	
项目执行负责	孙建辉	
审定	毛颖杰	
审核	毛颖杰	
专业负责	张宁	张宁
校对	张宁	张宁
设计	王储	王储
制图	王储	王储

建设单位

岳阳市屈原管理区第一中学

项目名称岳阳市屈原管理区第一中学
教学综合楼项目

子项名称

综合楼

图纸名称

三层通风与防排烟平面图

设计号

2022-1B-30

版次

第一版

日期

2022-10


图别

暖通

图号

NS-10

本图须经施工图审查合格并加盖施工图
审查合格专用章后方可作为施工依据。

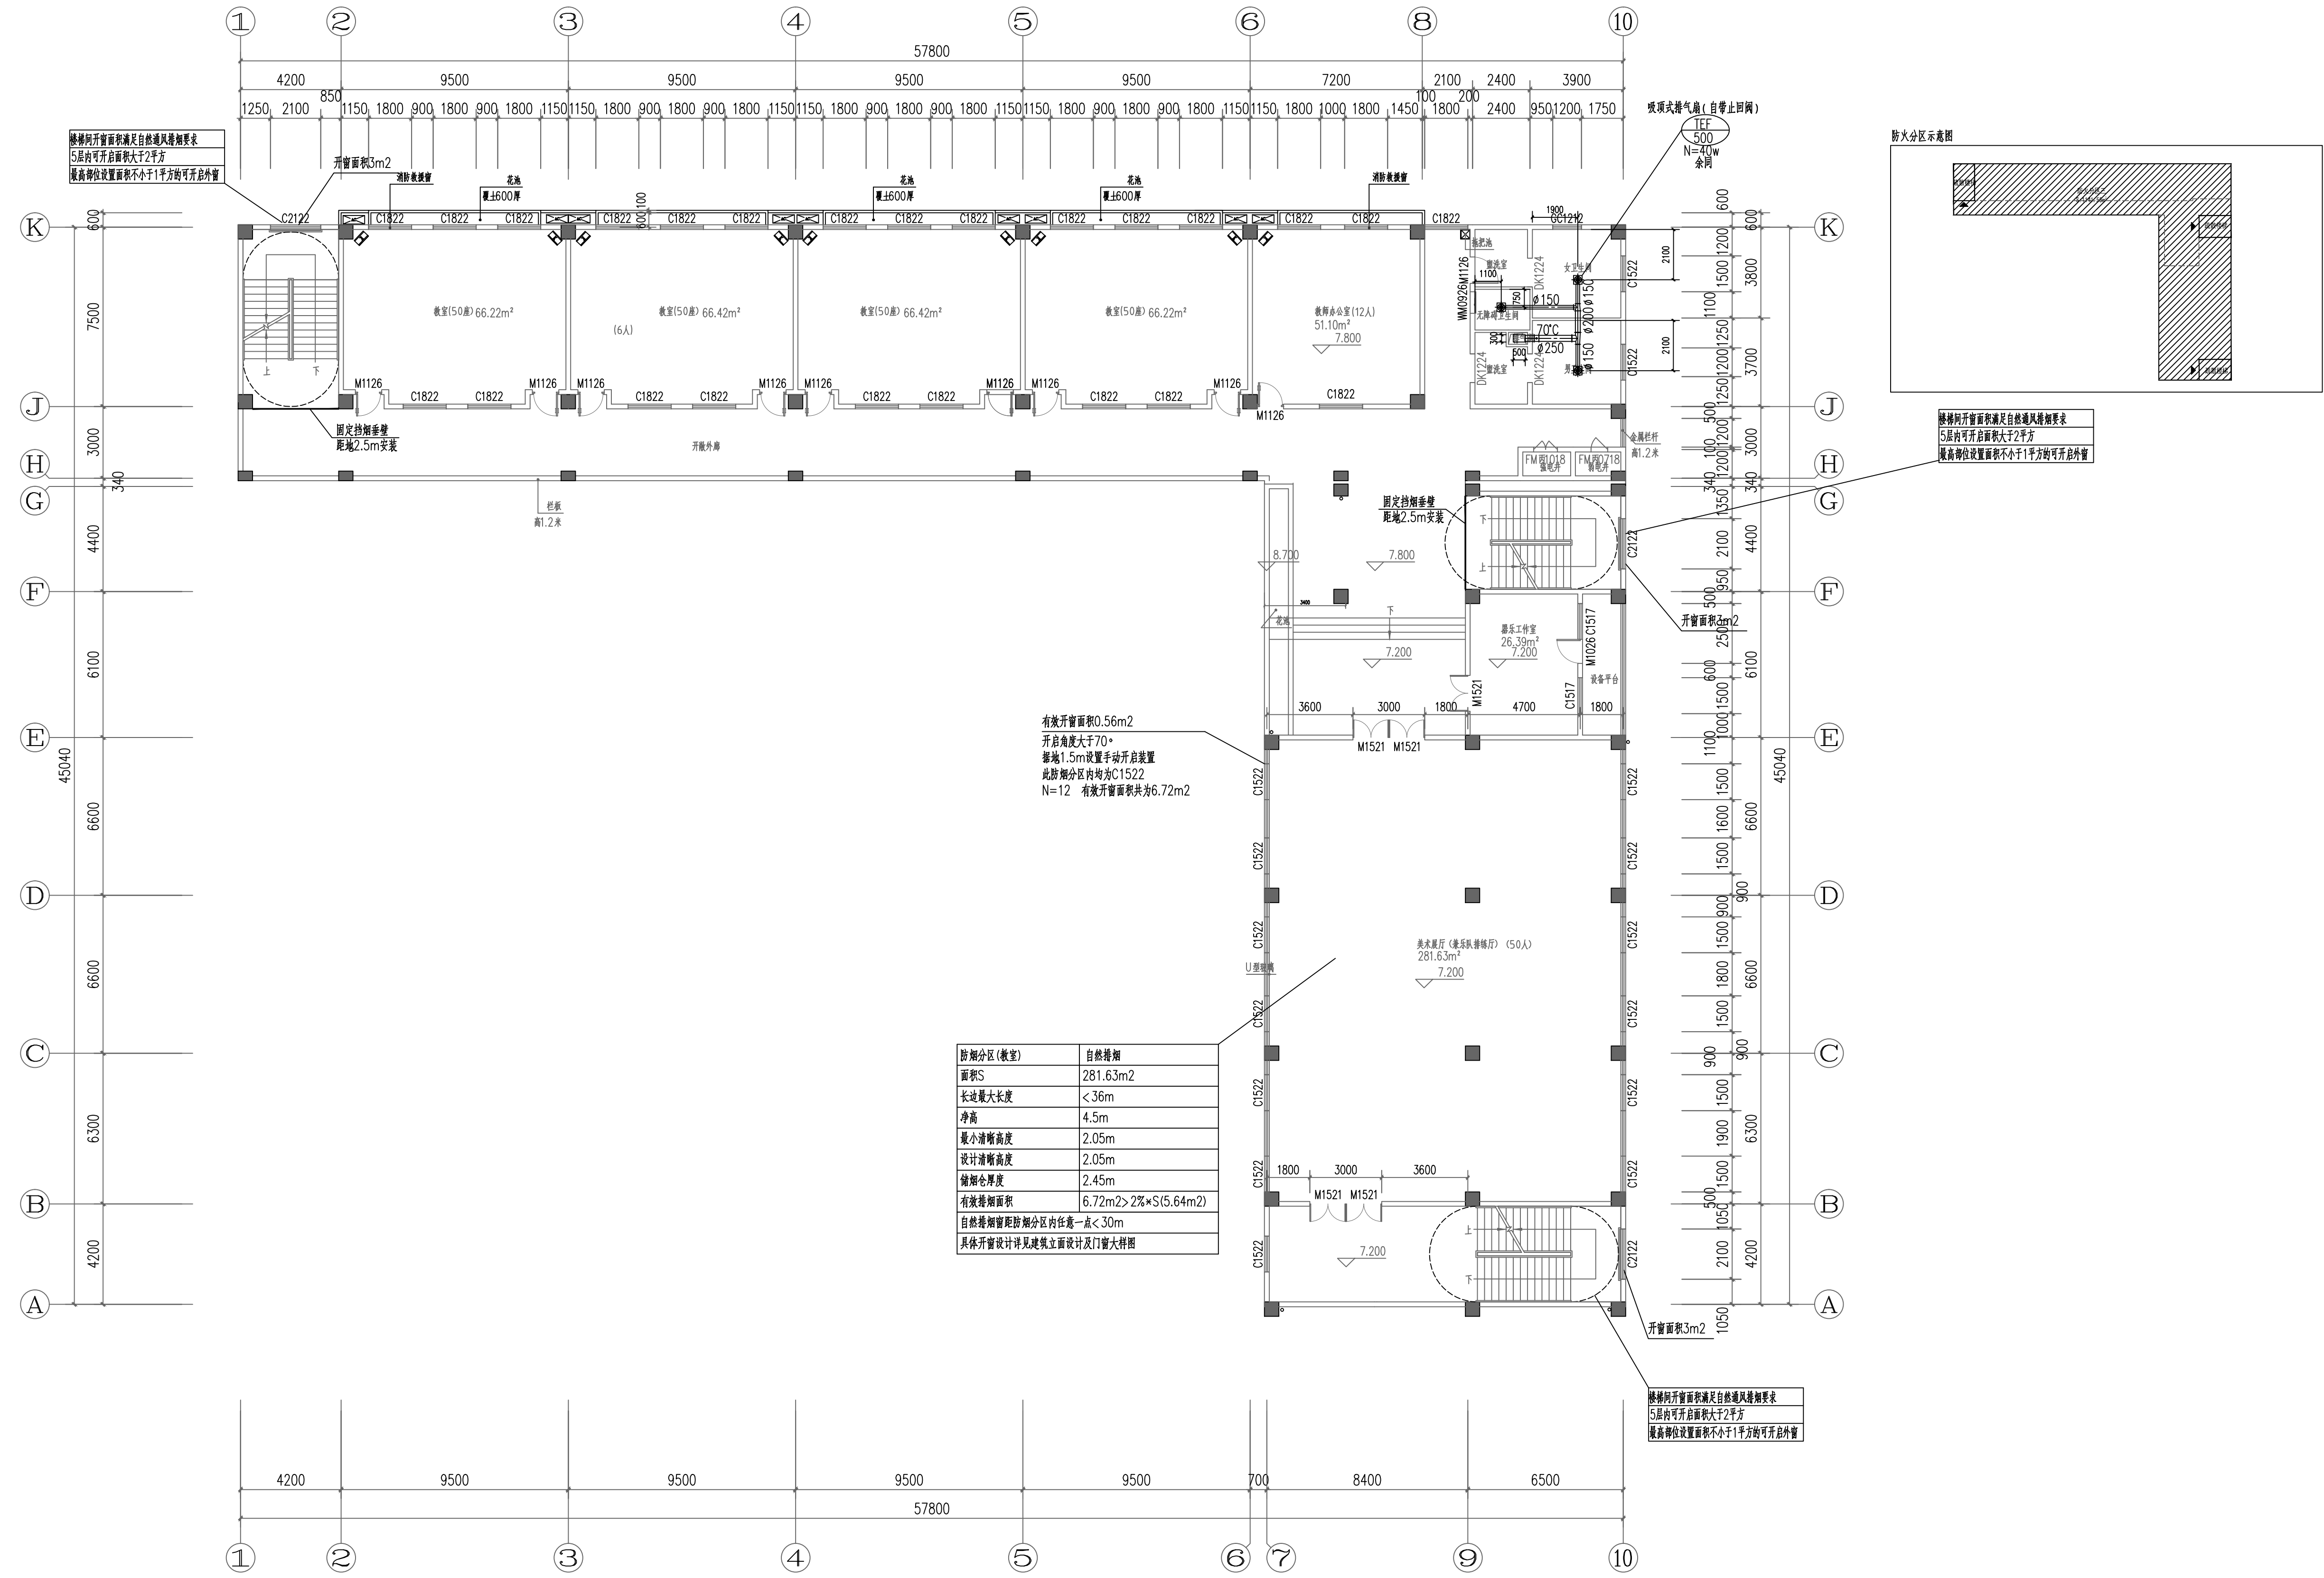

三层通风与防排烟平面图 1:150