



湖南大学设计研究院有限公司  
DESIGN AND RESEARCH INSTITUTE OF HUNAN UNIVERSITY CO., LTD

会签栏

COORDINATION

建筑 ARCHT.	
结构 STRUCT.	
给排水 PLUMBING	
电气 ELEC.	
暖通 HVAC	

项目注册师

工程设计出图专用章

设计签字

SIGNATURE

项目经营负责 PROJECT MANAGER	田真	田真
项目负责 PROJECT PRINCIPAL	孙建辉	
项目执行负责 EXEC PROJECT PRINCIPAL	孙建辉	
审定 APPROVED	毛颖杰	
审核 EXAMINED	毛颖杰	
专业负责 CHIEF	张宁	张宁
校对 CHECKED	张宁	张宁
设计 DESIGNER	王储	王储
制图 DRAWN	王储	王储

建设单位

CLIENT

岳阳市屈原管理区第一中学

项目名称

PROJECT

岳阳市屈原管理区第一中学  
教学综合楼项目

子项名称

SUBPROJECT

综合楼

图纸名称

TITLE

四层通风与防排烟平面图

设计号

DESIGN NO.

2022-1B-30

版次

EDITION

第一版

日期

DATE

2022-10

图别

DRAWING TYPE


暖通

图号

DRAWN NO.

NS-11

本图须经施工图审查合格并加盖施工图  
审查合格专用章后方可作为施工依据。

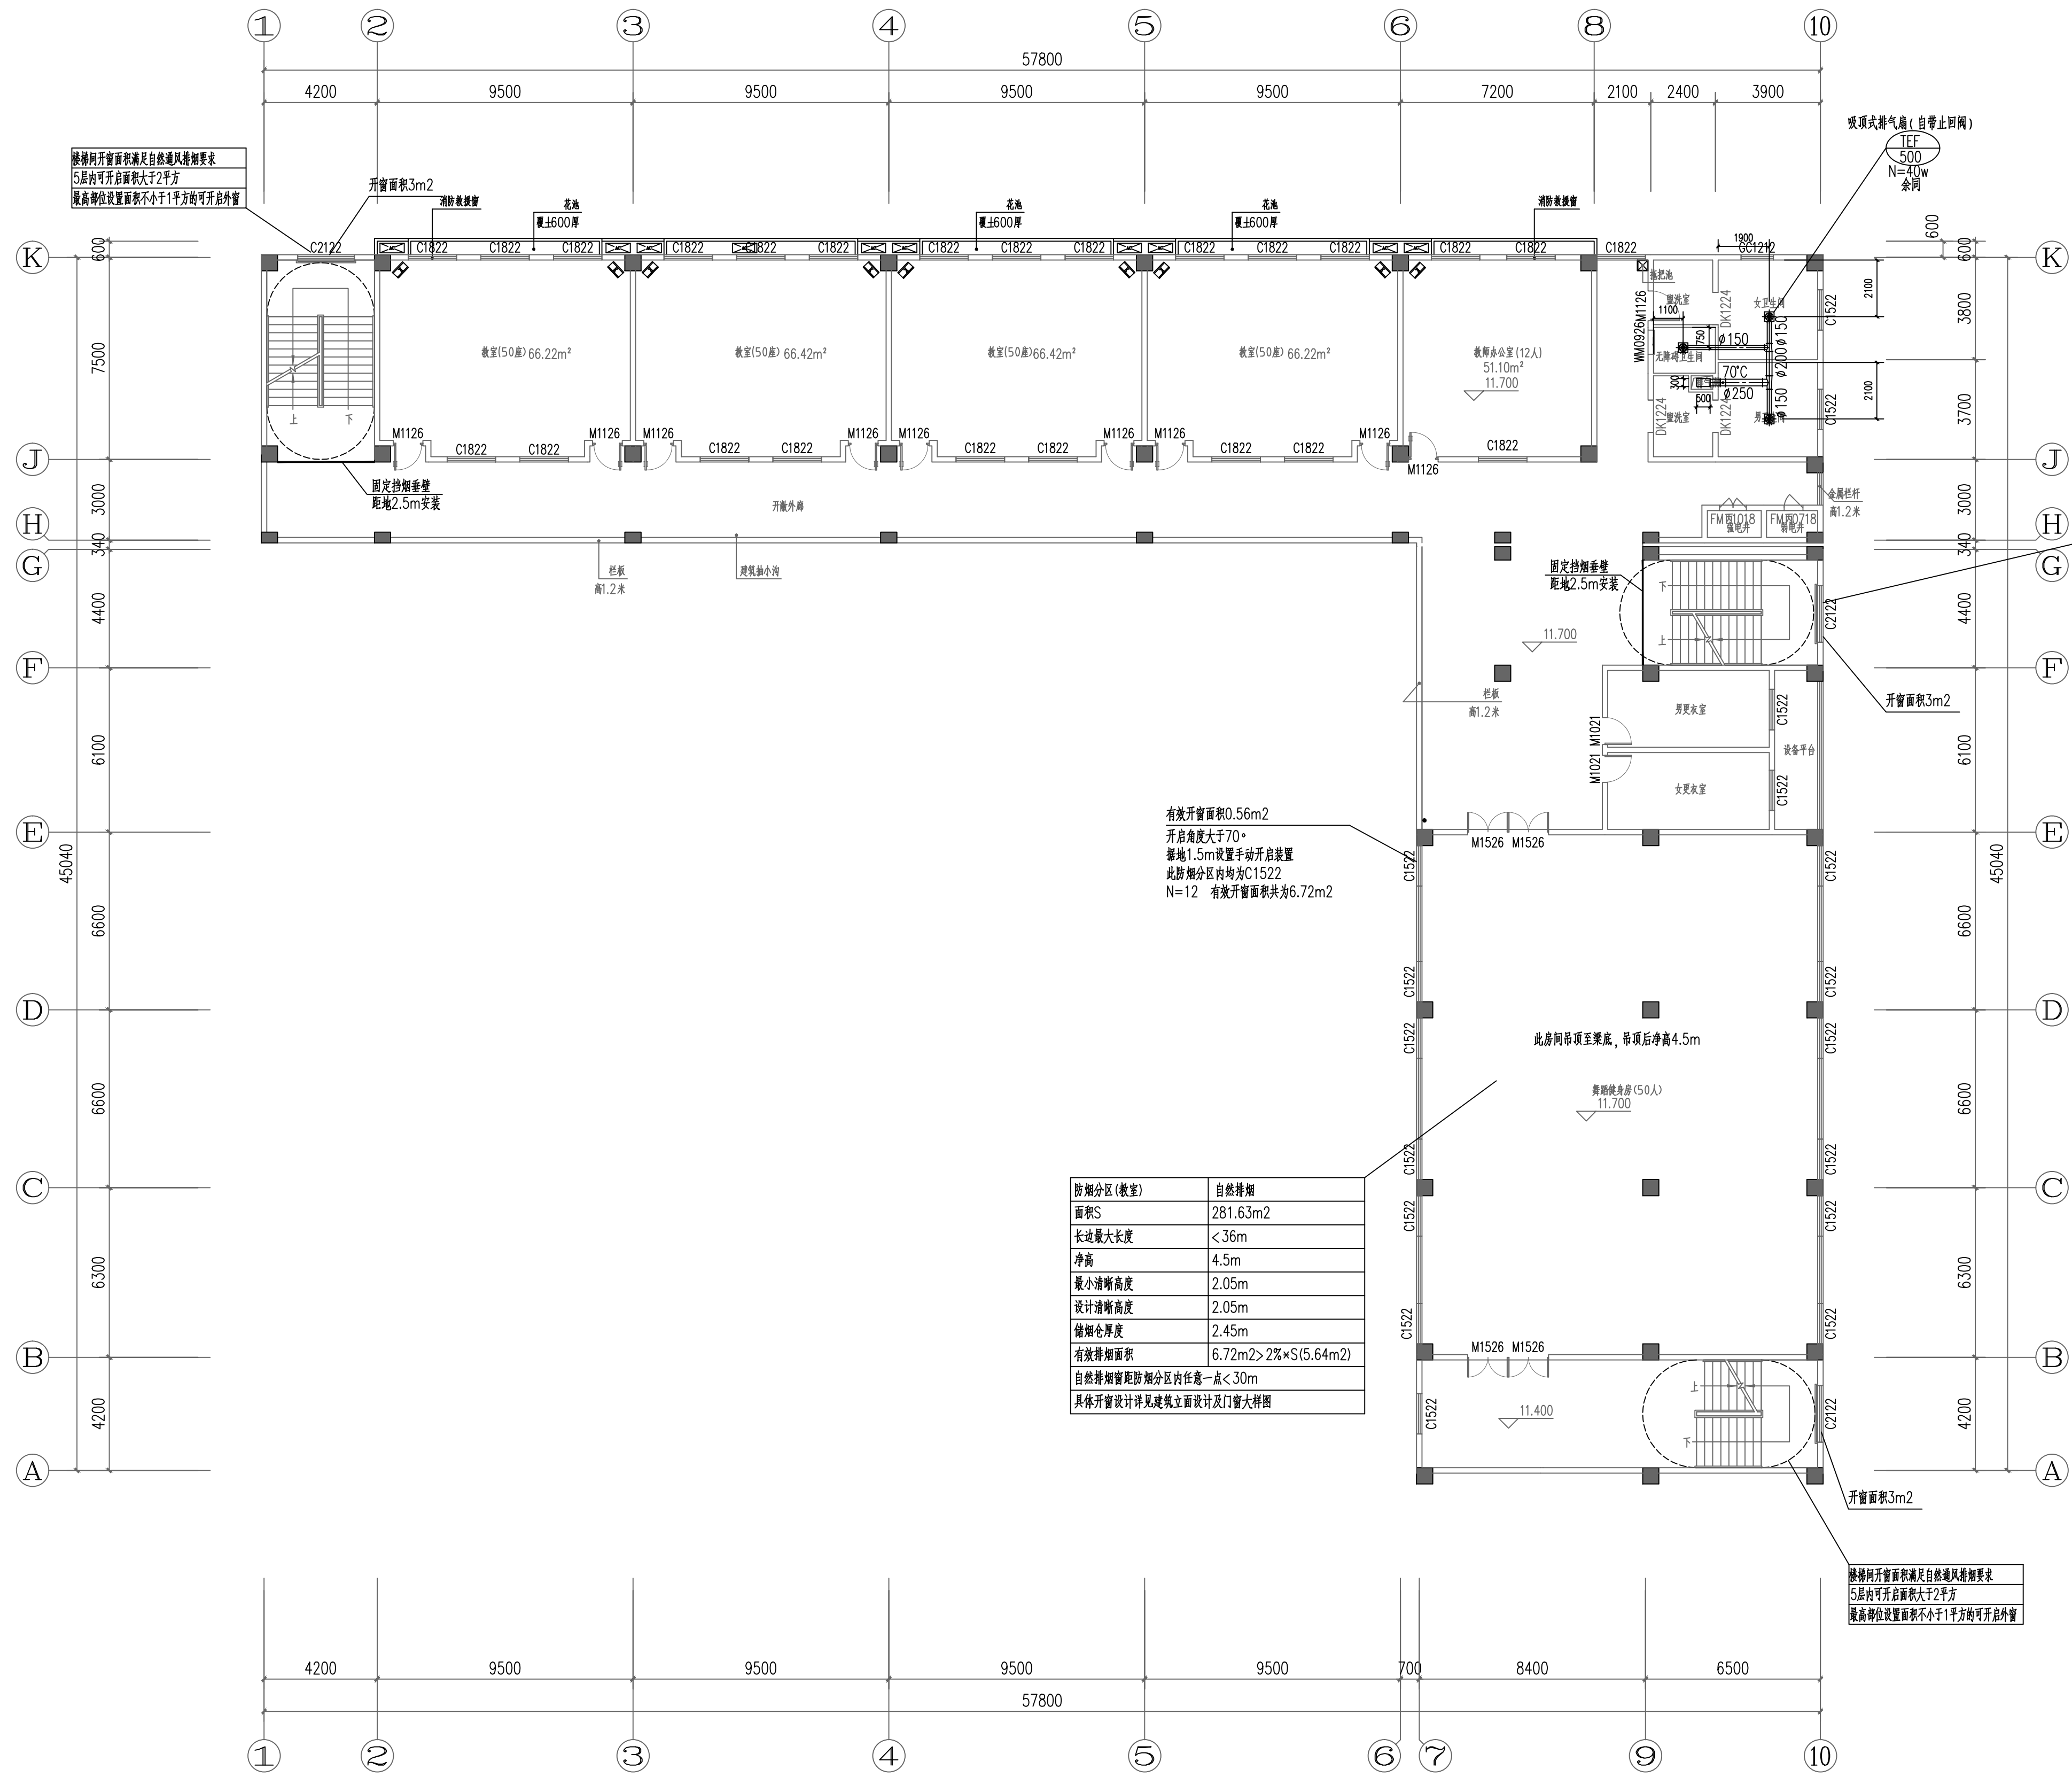

四层通风与防排烟平面图 1:150