


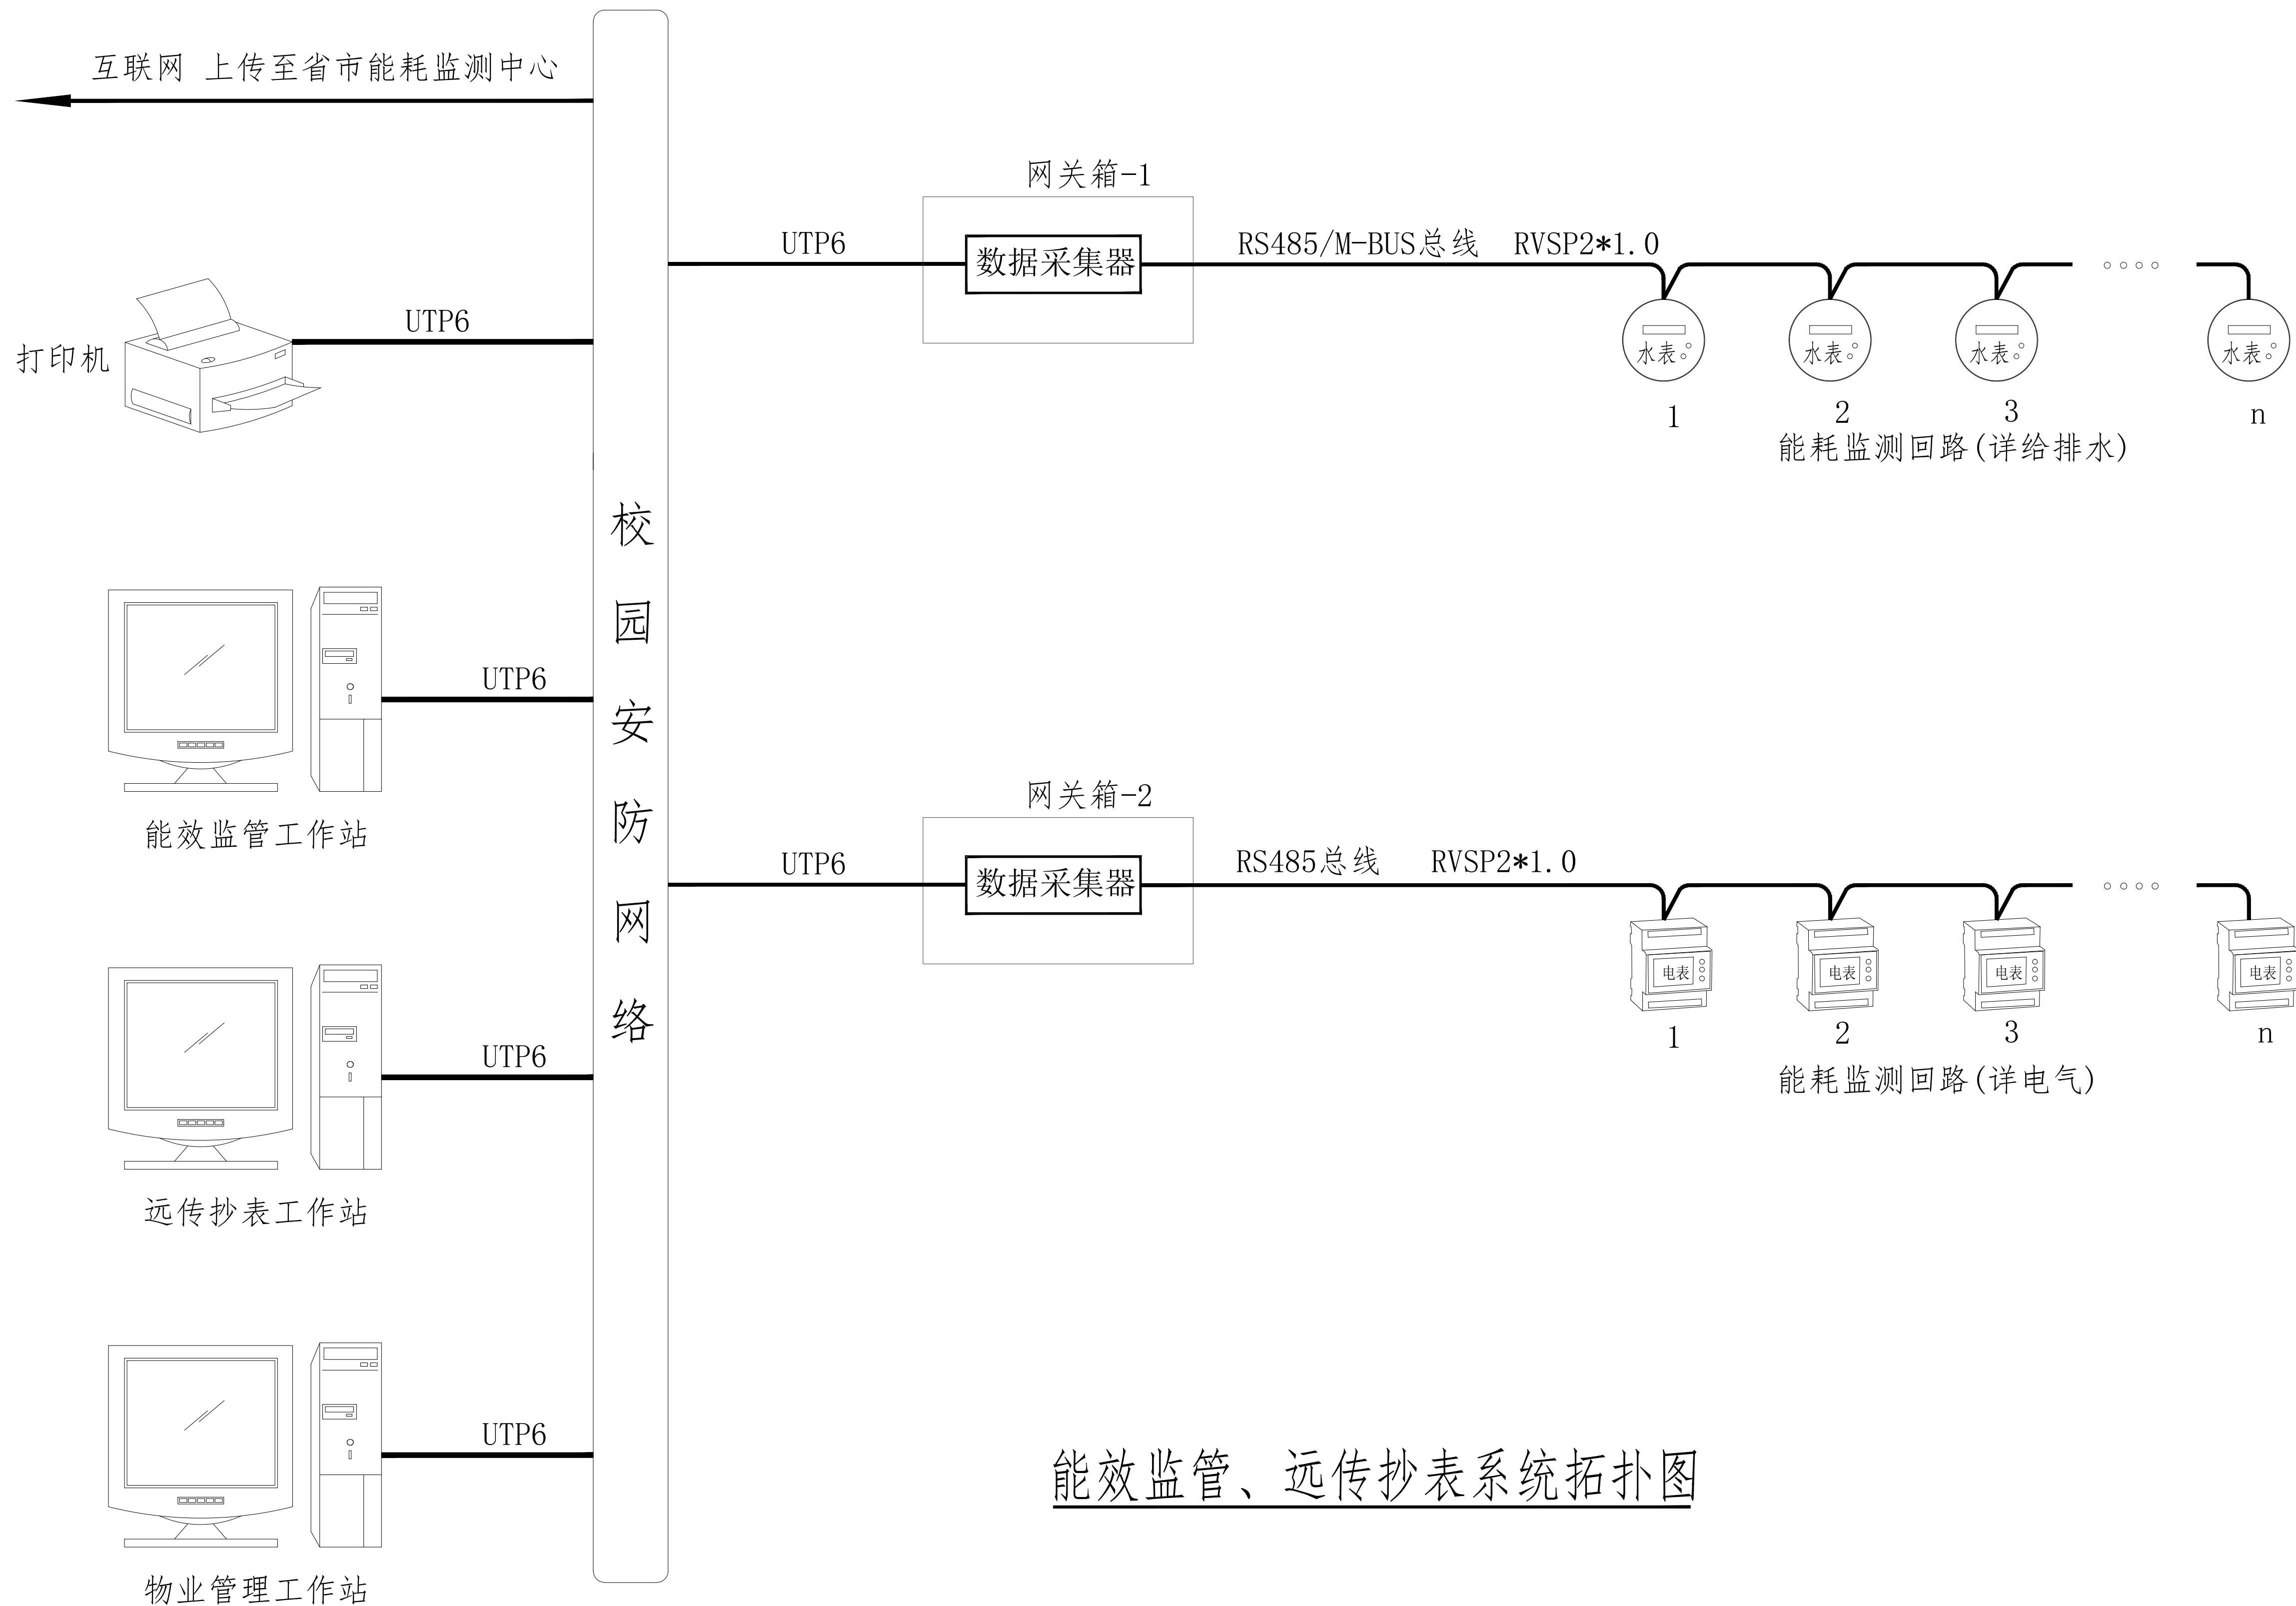

能效监管、远传抄表系统拓扑图



湖南大学设计研究院有限公司
DESIGN AND RESEARCH INSTITUTE OF HUNAN UNIVERSITY CO., LTD

会签栏
COORDINATION

建筑 ARCHT.	
结构 STRUCT.	
给排水 PLUMBING	
电气 ELEC.	
暖通 HVAC	

项目注册师

工程设计出图专用章

设计签字
SIGNATURE

项目经理负责 PROJECT MANAGER	田真	田真
项目负责人 PROJECT PRINCIPAL	孙建辉	
项目执行负责 EXEC PROJECT PRINCIPAL	孙建辉	
审定 APPROVED	张杰	
审核 EXAMINED	孙建辉	
专业负责 CHIEF	苏振韬	苏振韬
校对 CHECKED	李跃辉	李跃辉
设计 DESIGNER	伍源磊	伍源磊
制图 DRAWN	伍源磊	伍源磊

建设单位
CLIENT 岳阳市屈原管理区第一中学

项目名称
PROJECT 岳阳市屈原管理区第一中
学教学综合楼项目

子项名称
SUBPROJECT 智能化系统图

图纸名称
TITLE 能效监管、远传抄表系统
拓扑图

设计号
DESIGN NO. 2022-1B-30

版次
EDITION 第1版

图别
DRAWING TYPE 建智施

图号
DRAWN NO. JZS-S-13

本图须经施工图审查合格并加盖施工图
审查合格专用章后方可作为施工依据。