



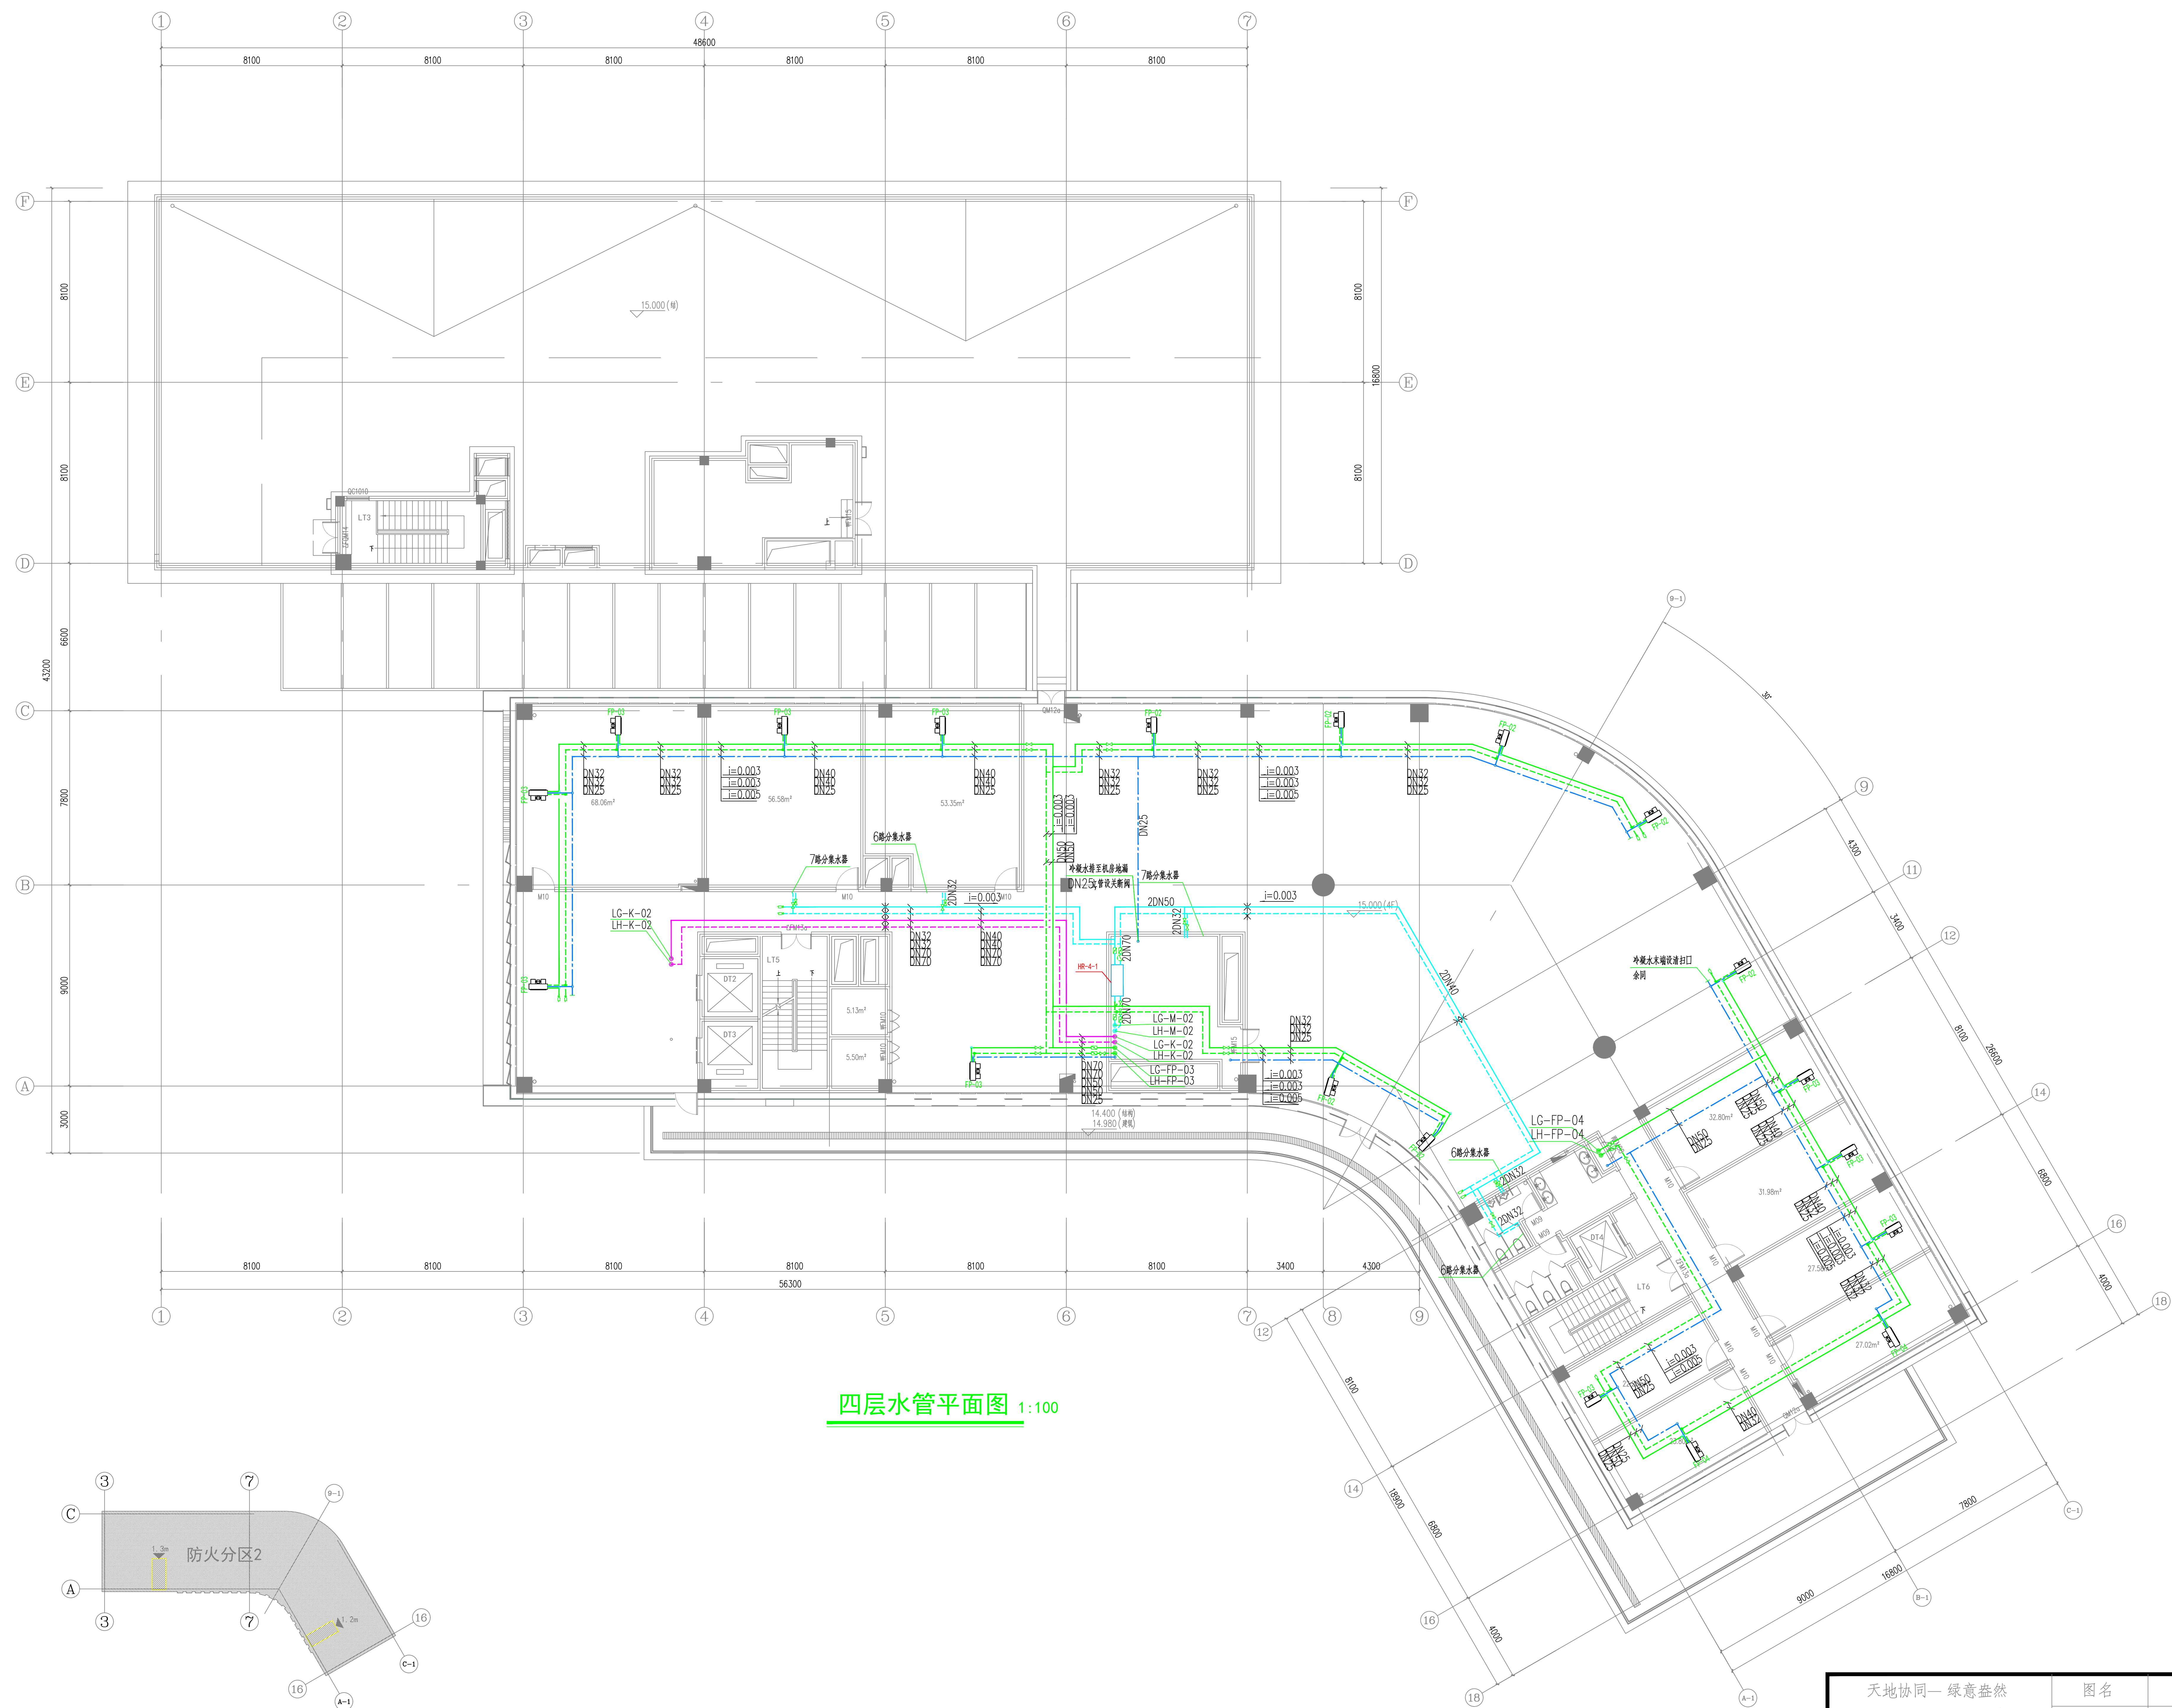

四层水管平面图 1:100

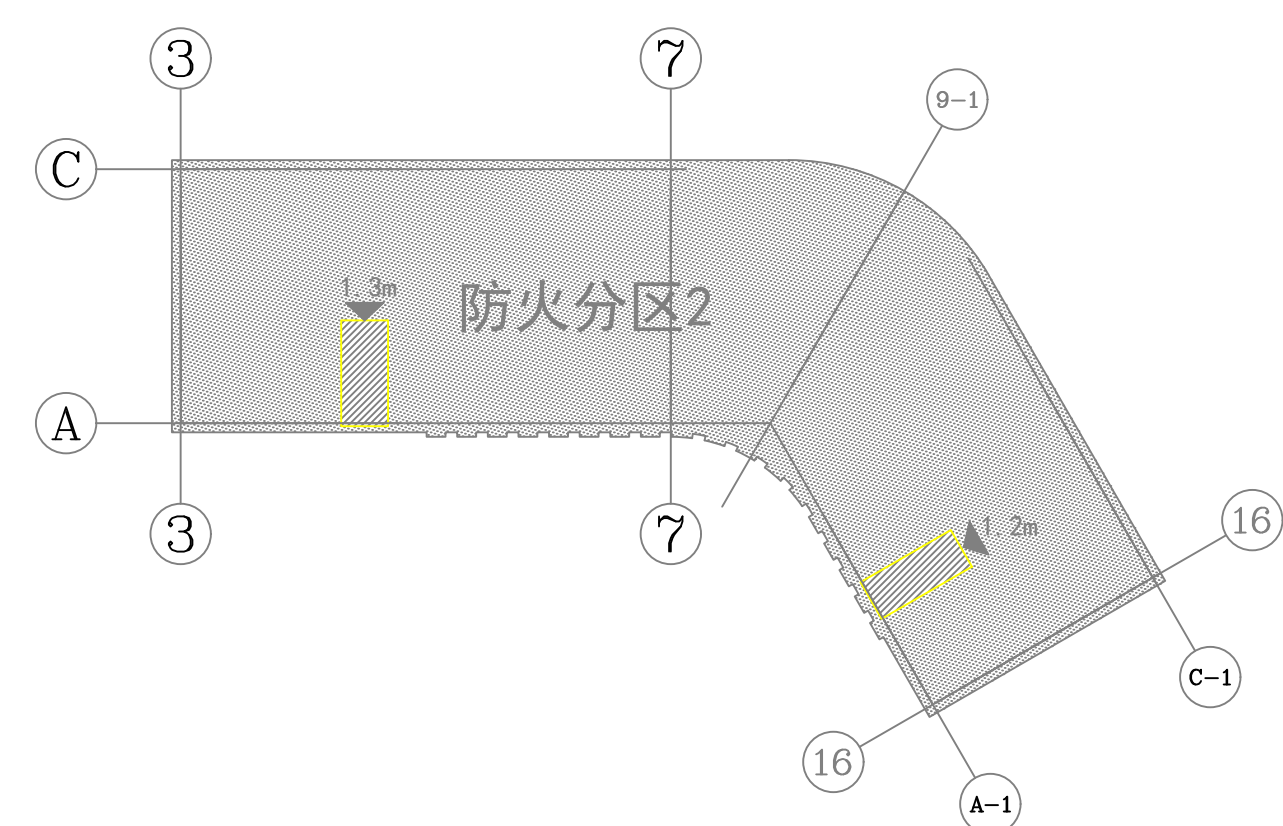

防火分区示意图

天地协同—绿意盎然 武汉某低碳写字楼设计与运维		图名	四层水管平面图
		图号	12
指导教师	邓杰文, 王飞飞, 徐新华		华中科技大学 环境科学与工程学院
团队成员	师王涛, 程浩然, 党元曦, 马晶晶, 王艳辉		