



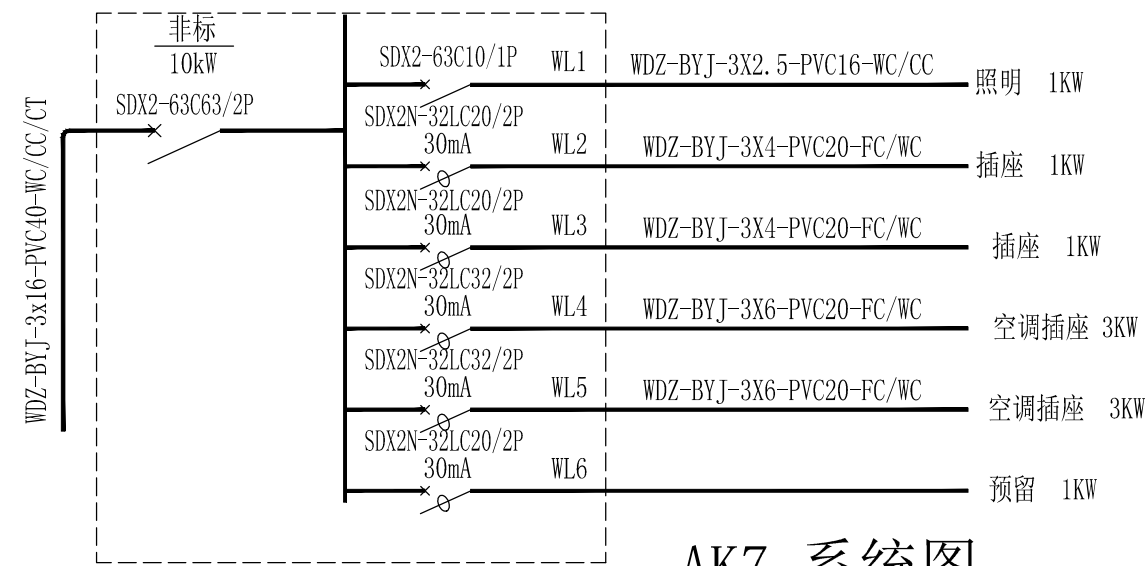


AK7 系统图

底距地1.8m暗装

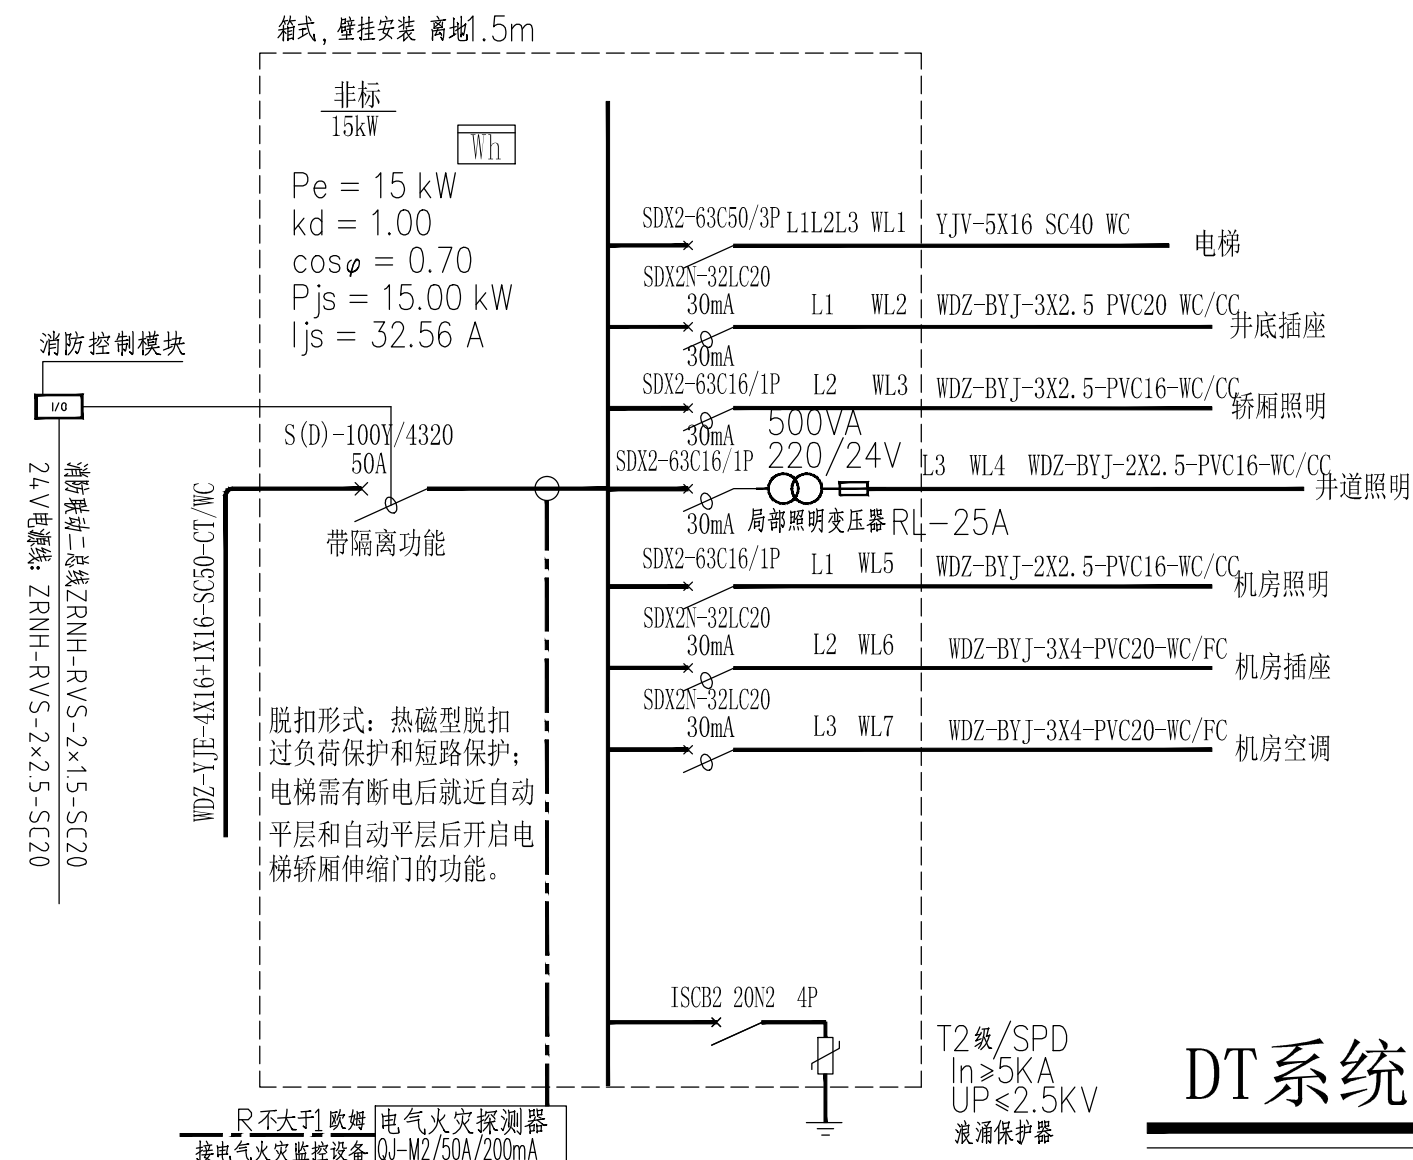




DT系统图

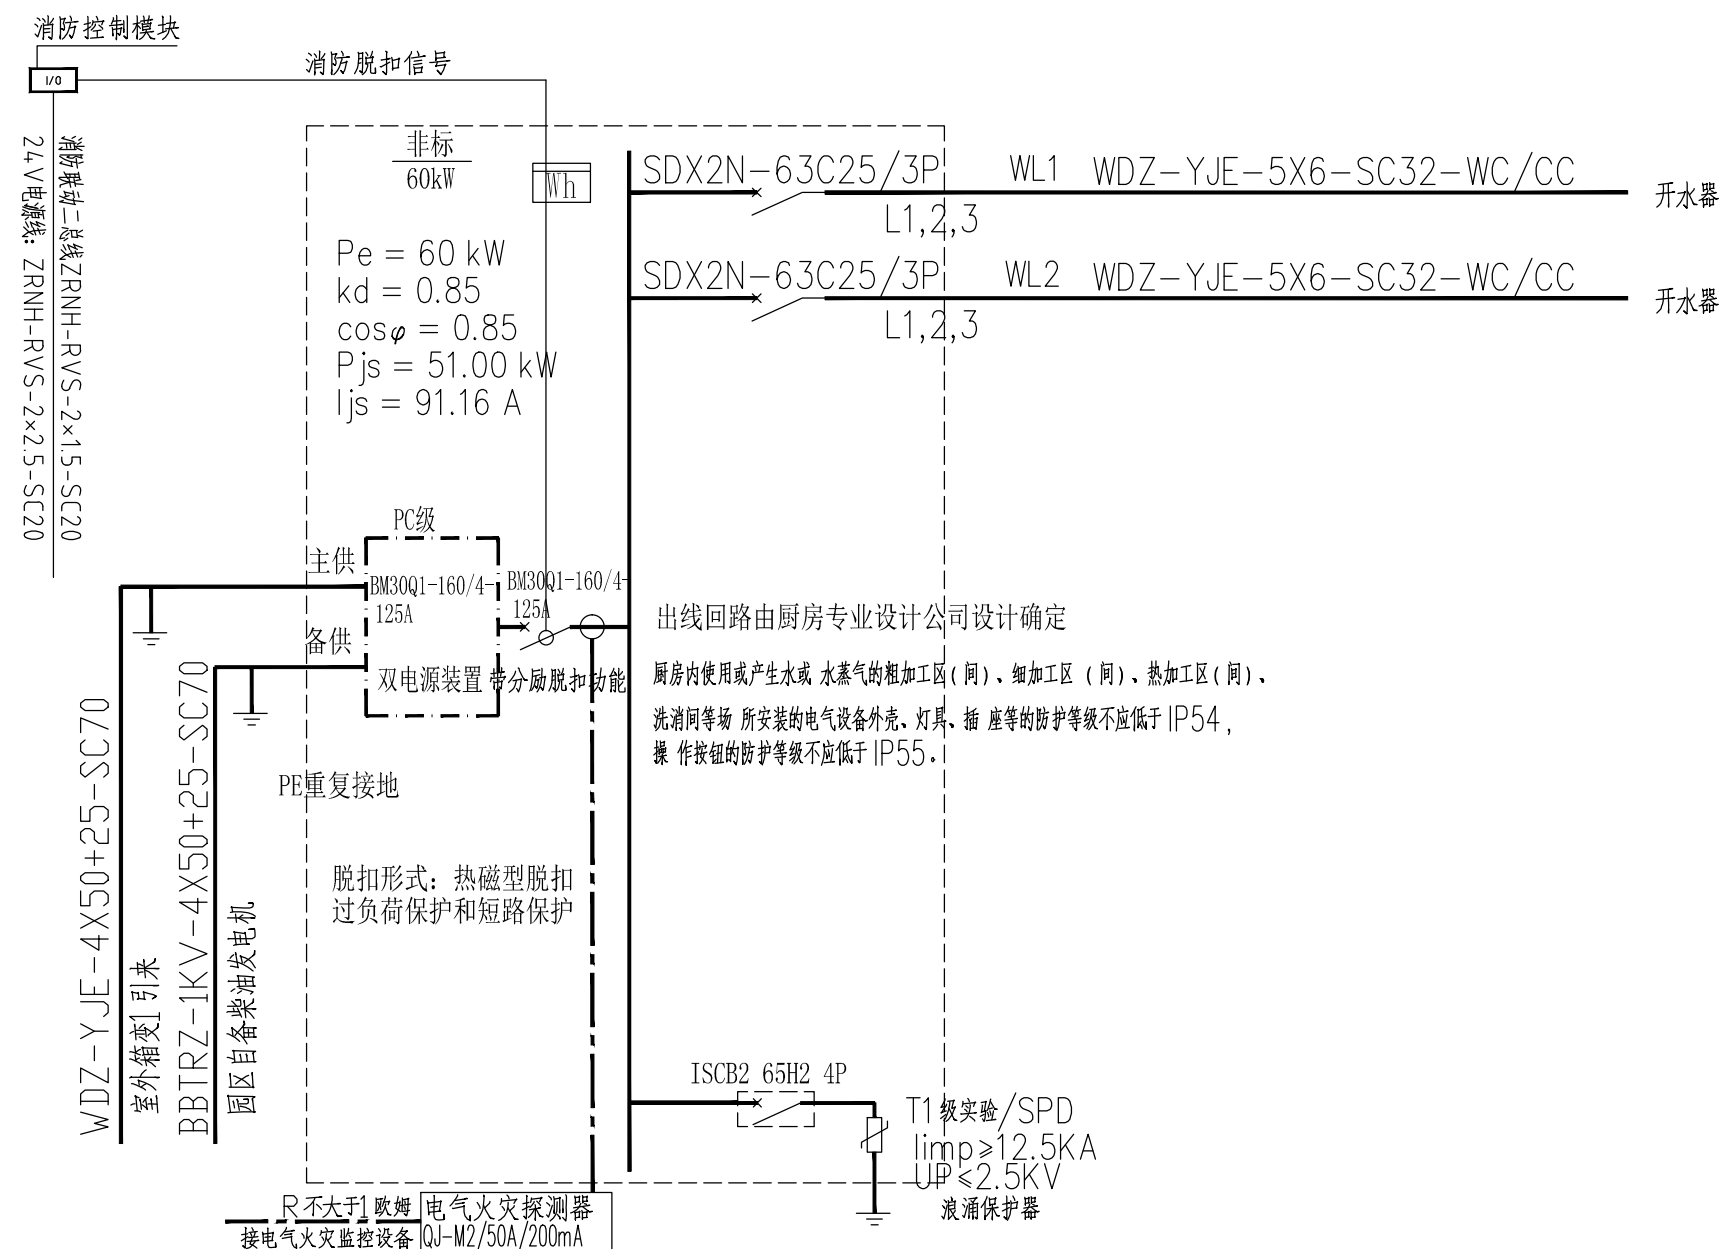


APcf 系统图

底距地1.5m明装


本箱防护等级不低于IP54

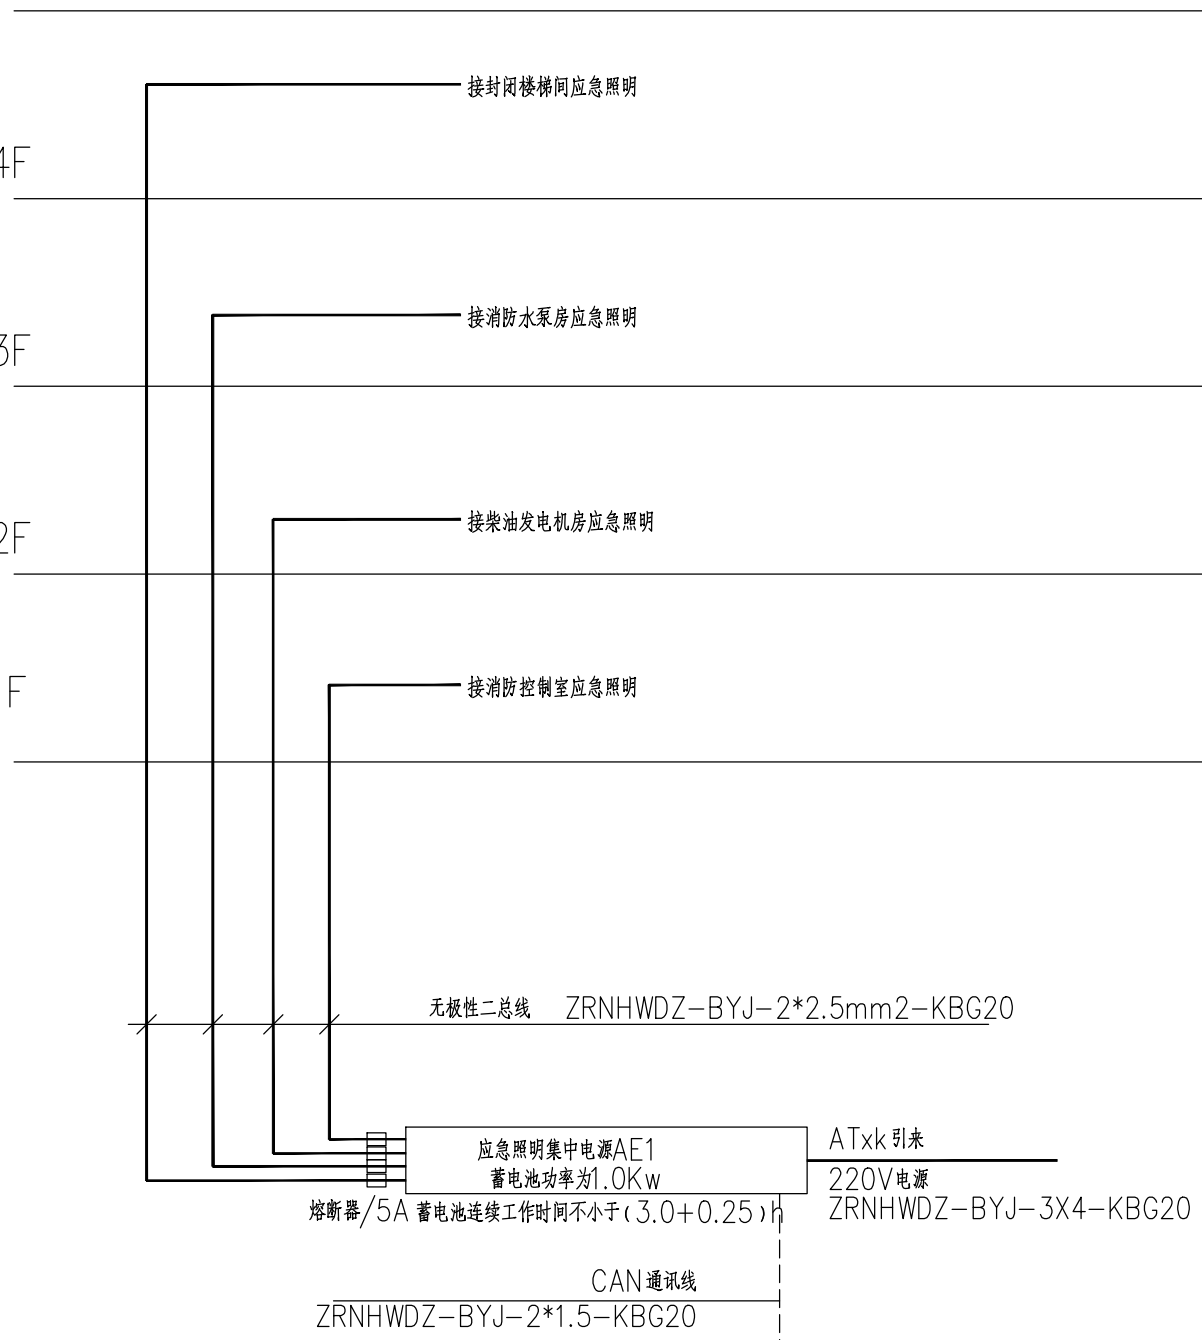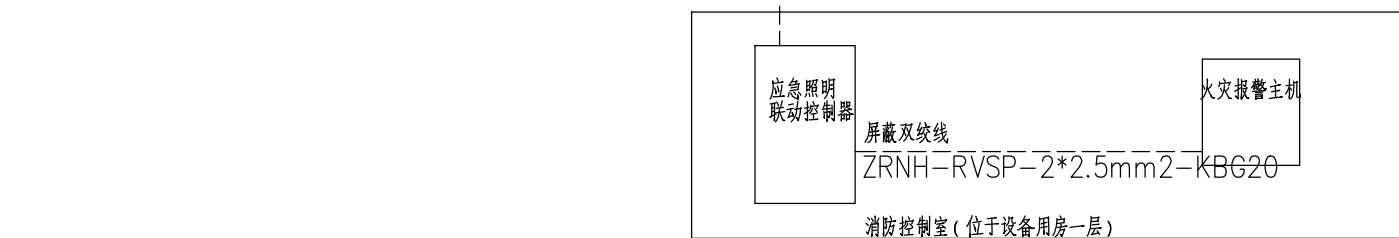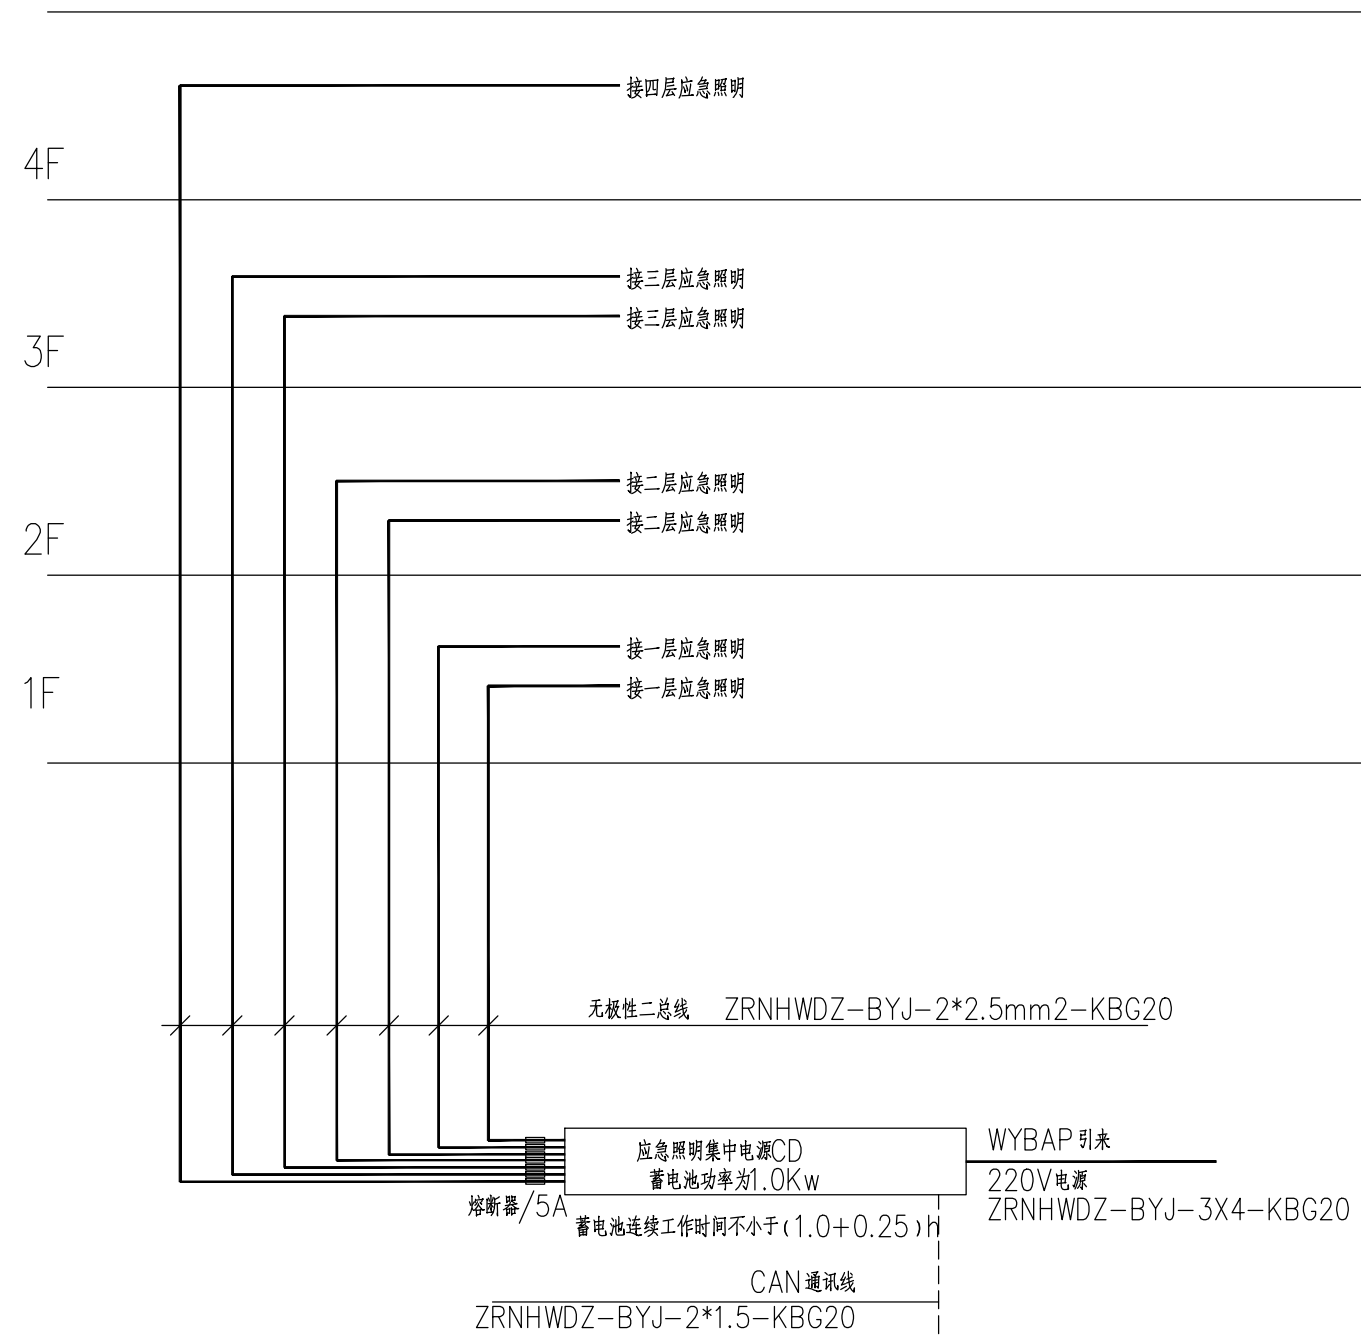

消防应急照明系统图

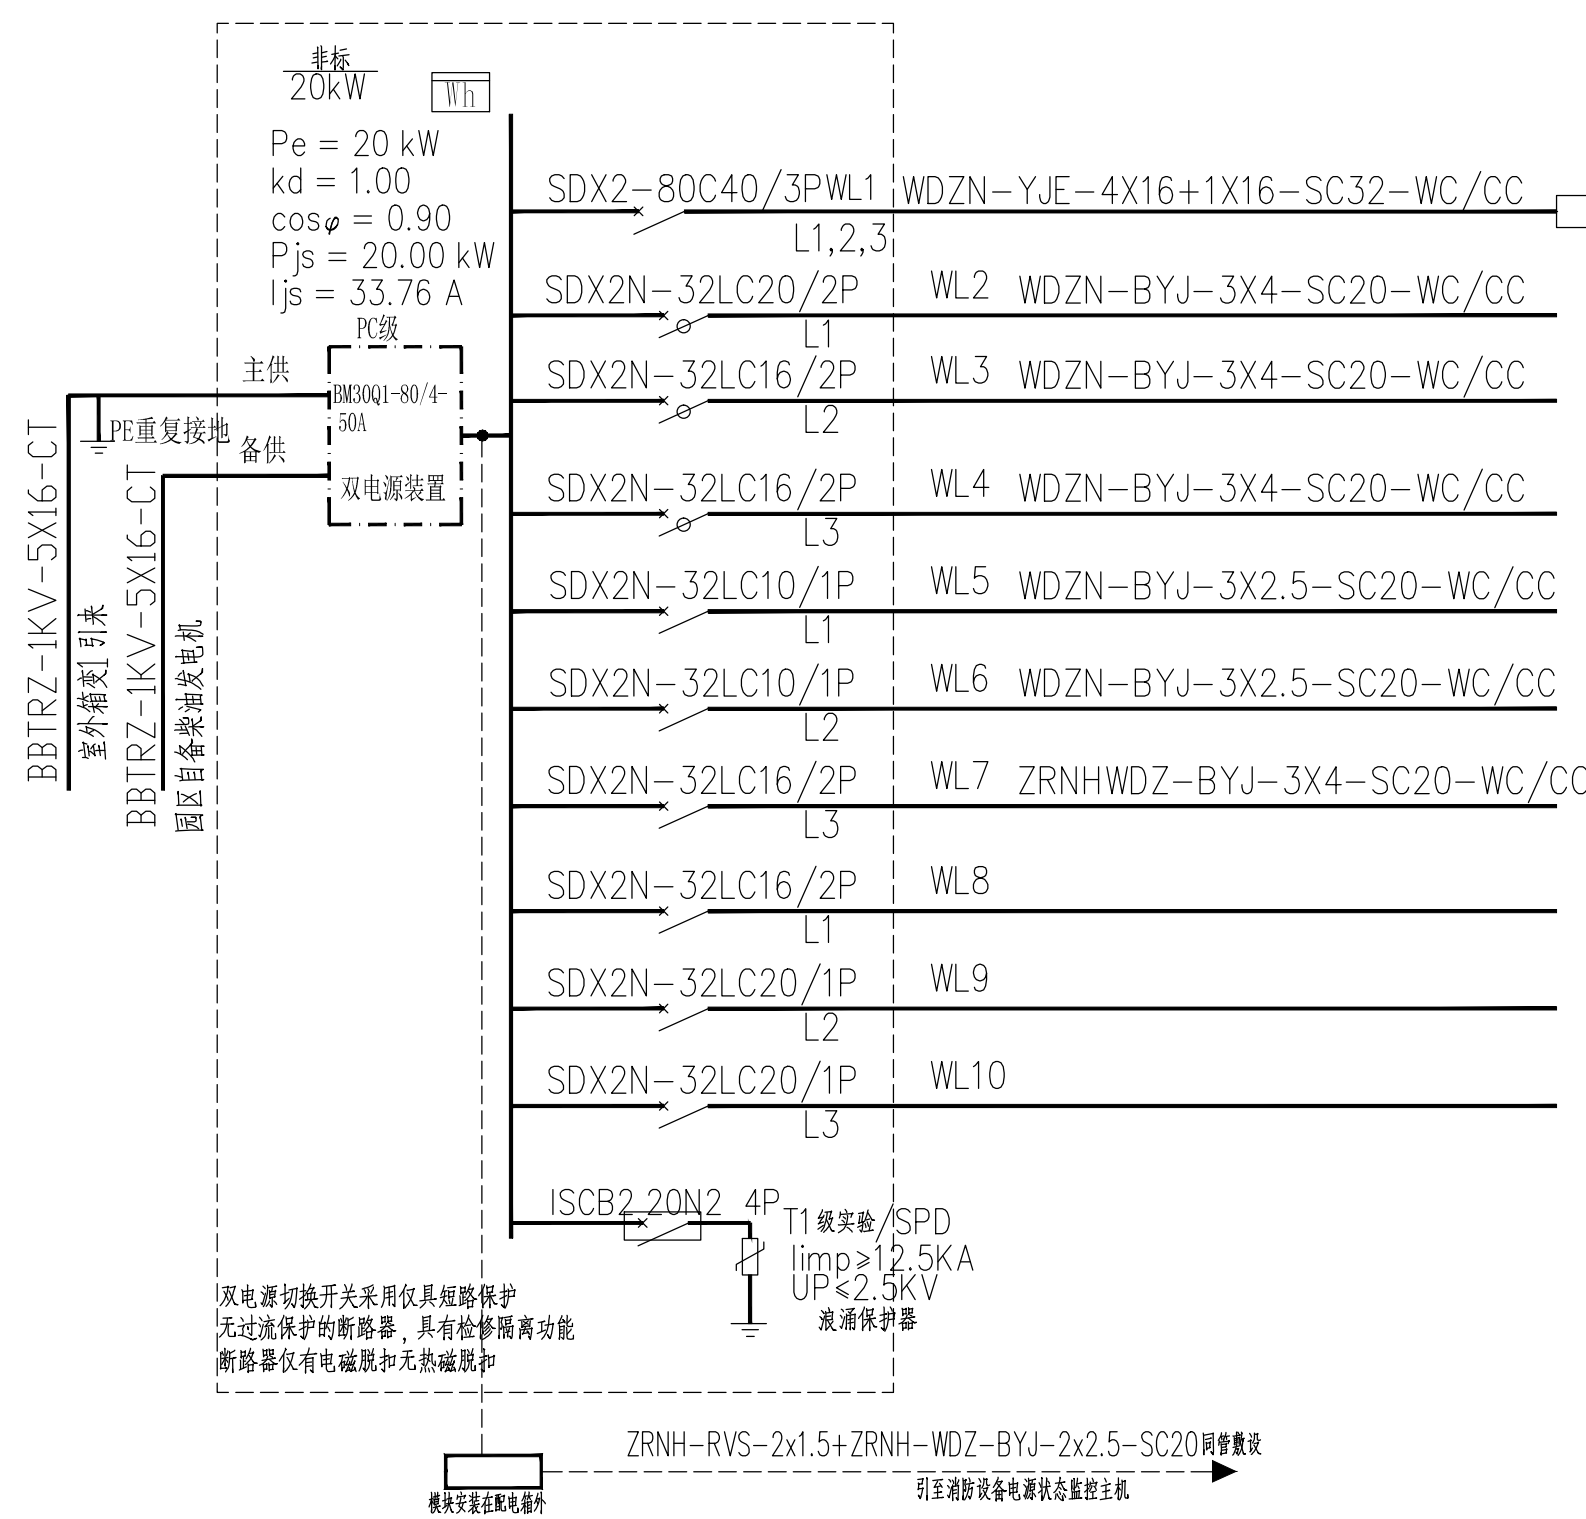

ATxk消防控制室配电系统

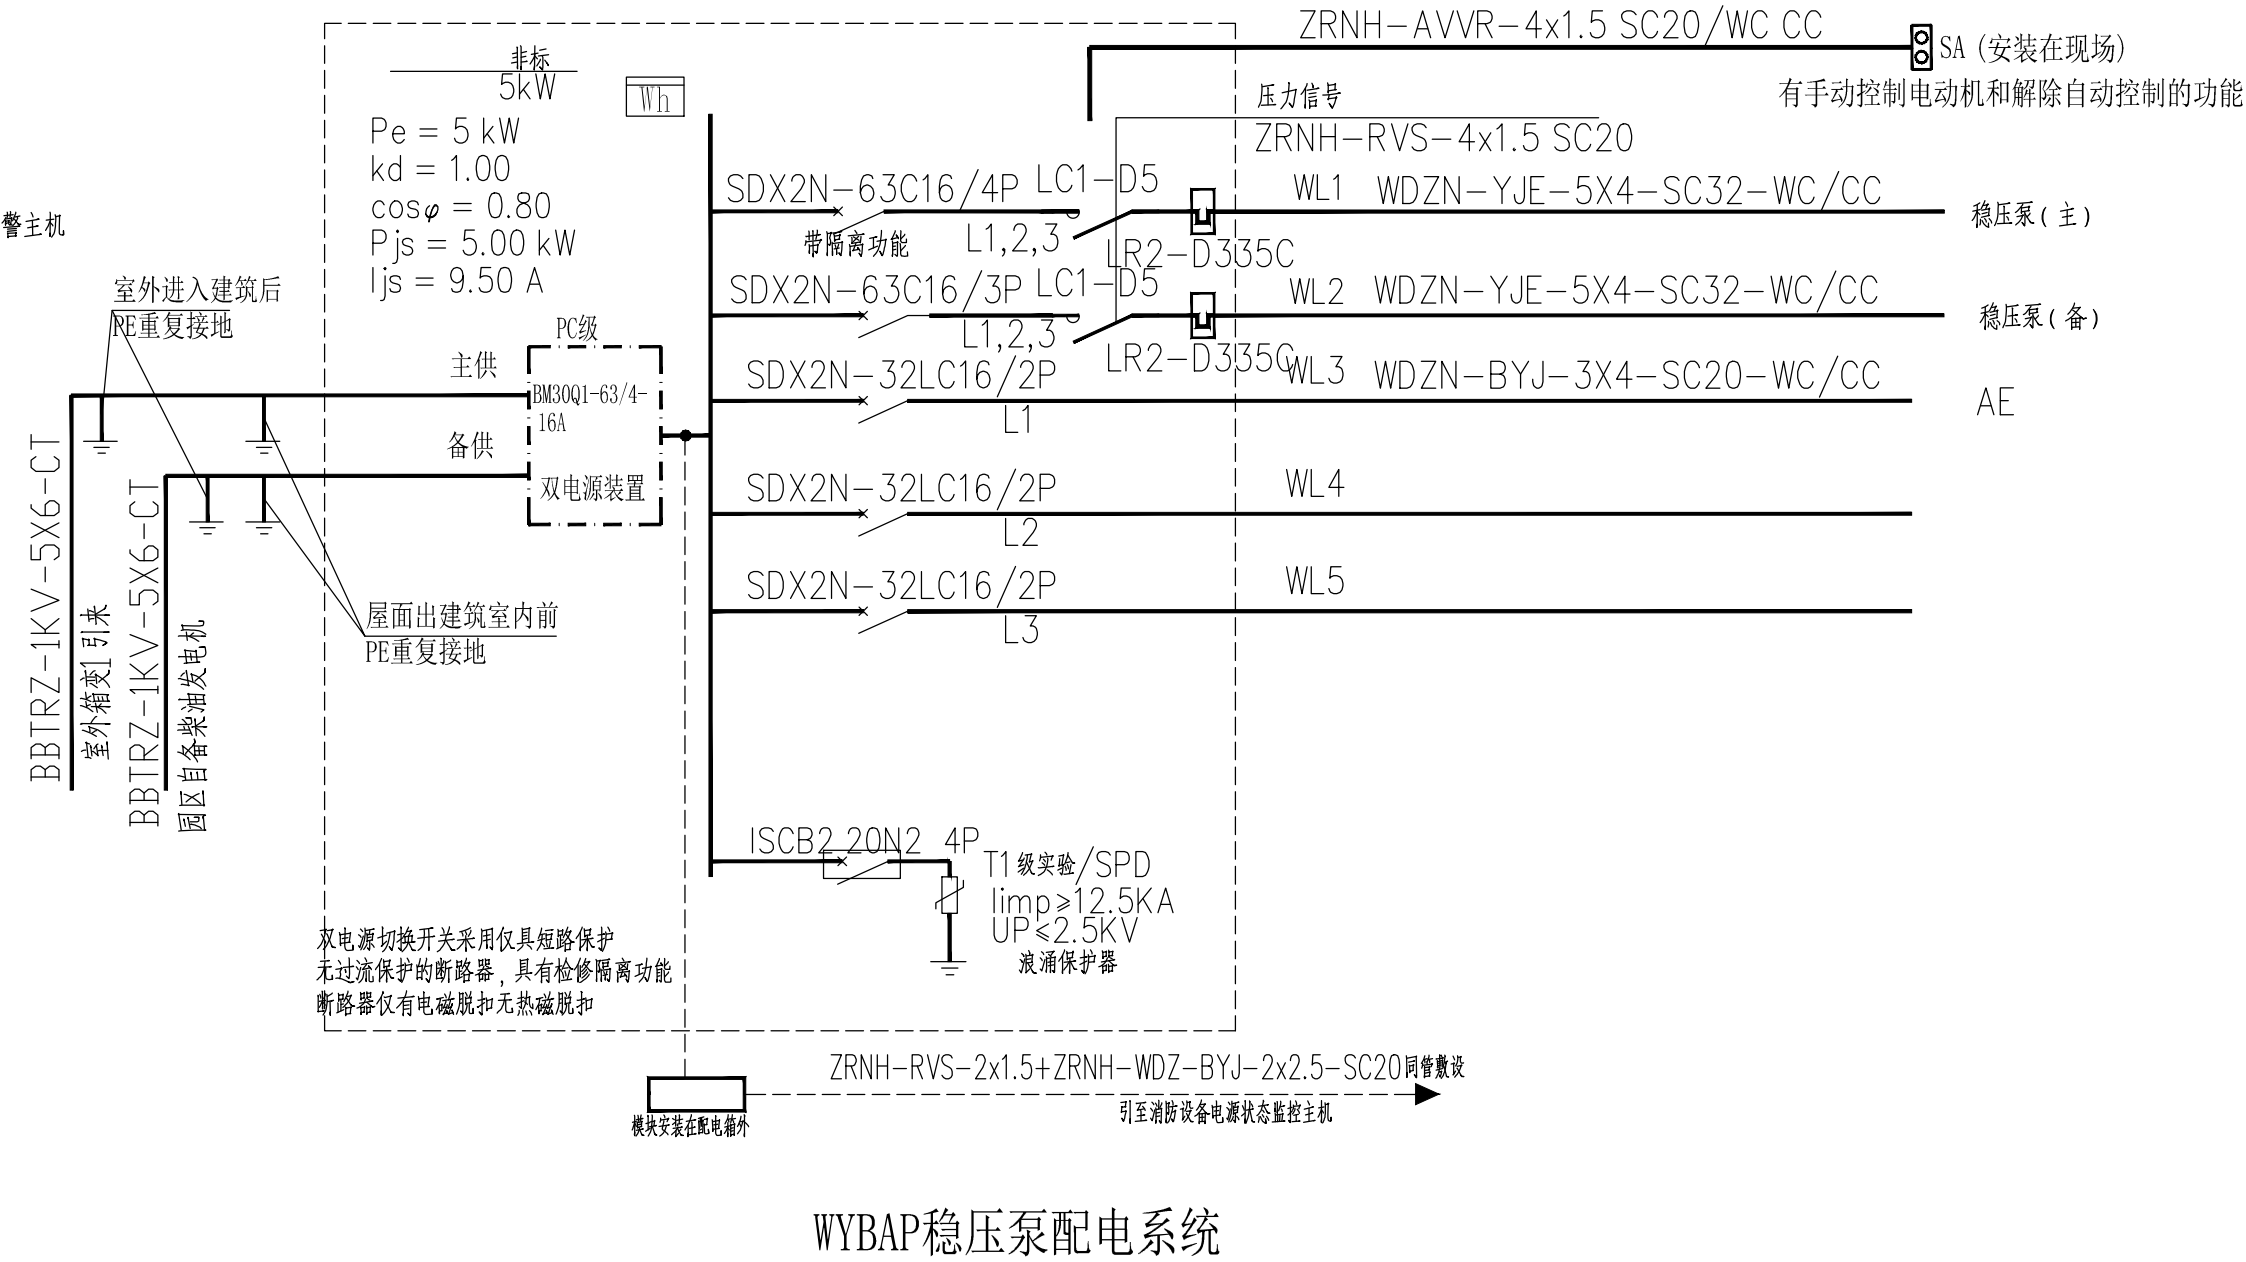

WYBAP稳压泵配电系统

单位出图专用章		个人执业专用章		上海开艺设计集团有限公司		建设单位	南县教育局	设计编号		
				工程设计证书编号(甲级): A131001607		项目名称	益阳市南县实业集团沅江产业园区建设项目		设计阶段	施工图
审定	何国	全先国	专业负责	叶军	工程名称	幼教楼		专业	电气	
审核	李春	校对	刘昱	刘昱	图名	配电箱系统图二		图号	电施-05	比例 1:100
项目负责	何国	全先国	设计	彭伟伟	版别	A1		日期	2021.03	

未签字及盖章本图无效