
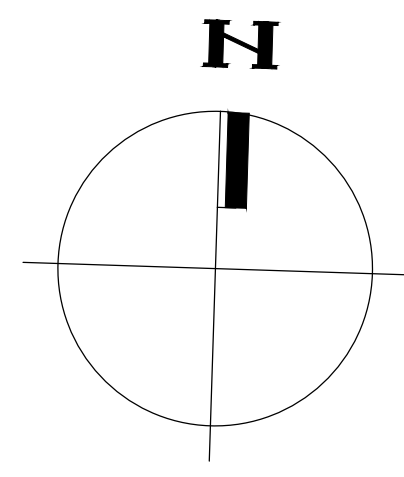


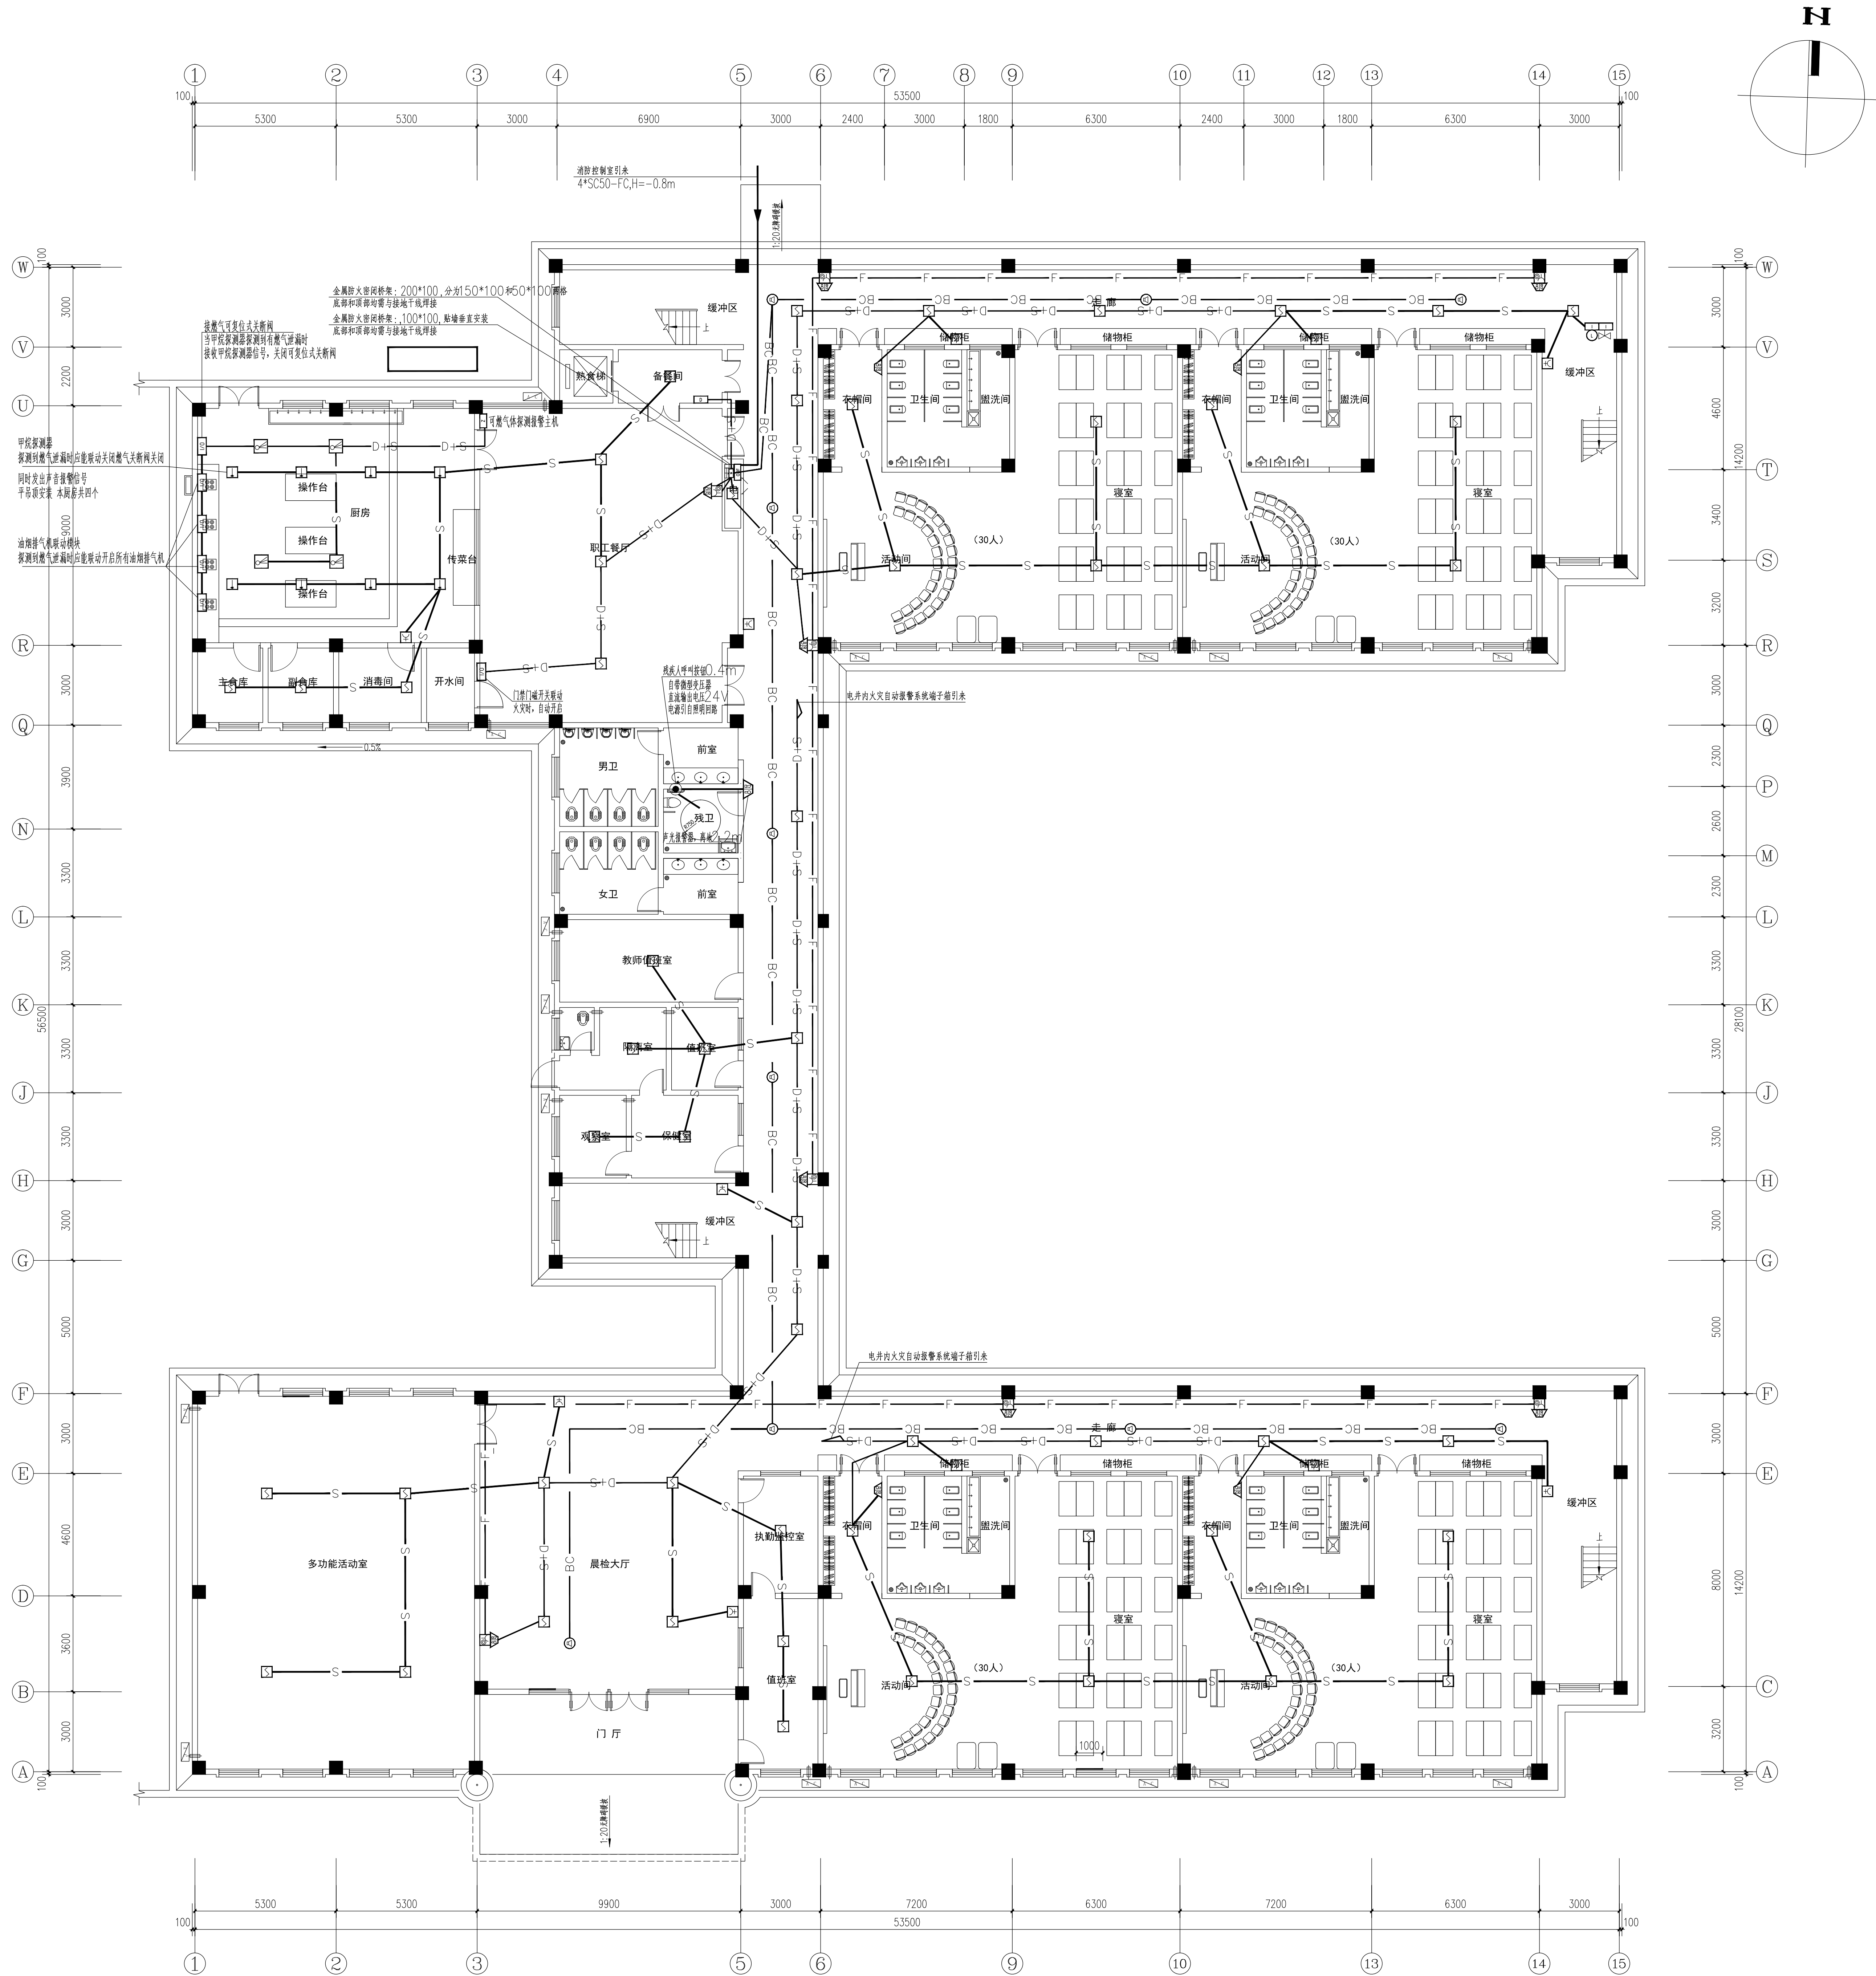

一层火灾自动报警平面图 1:100

单位出图专用章		个人执业专用章		上海开艺设计集团有限公司		建设单位	监理单位	设计编号
				工程名称		项目名称	监理单位	设计阶段
审核		设计		图名		一层火灾自动报警平面图	专业	电气
日期		比例		图号		1:100	日期	2021.03