


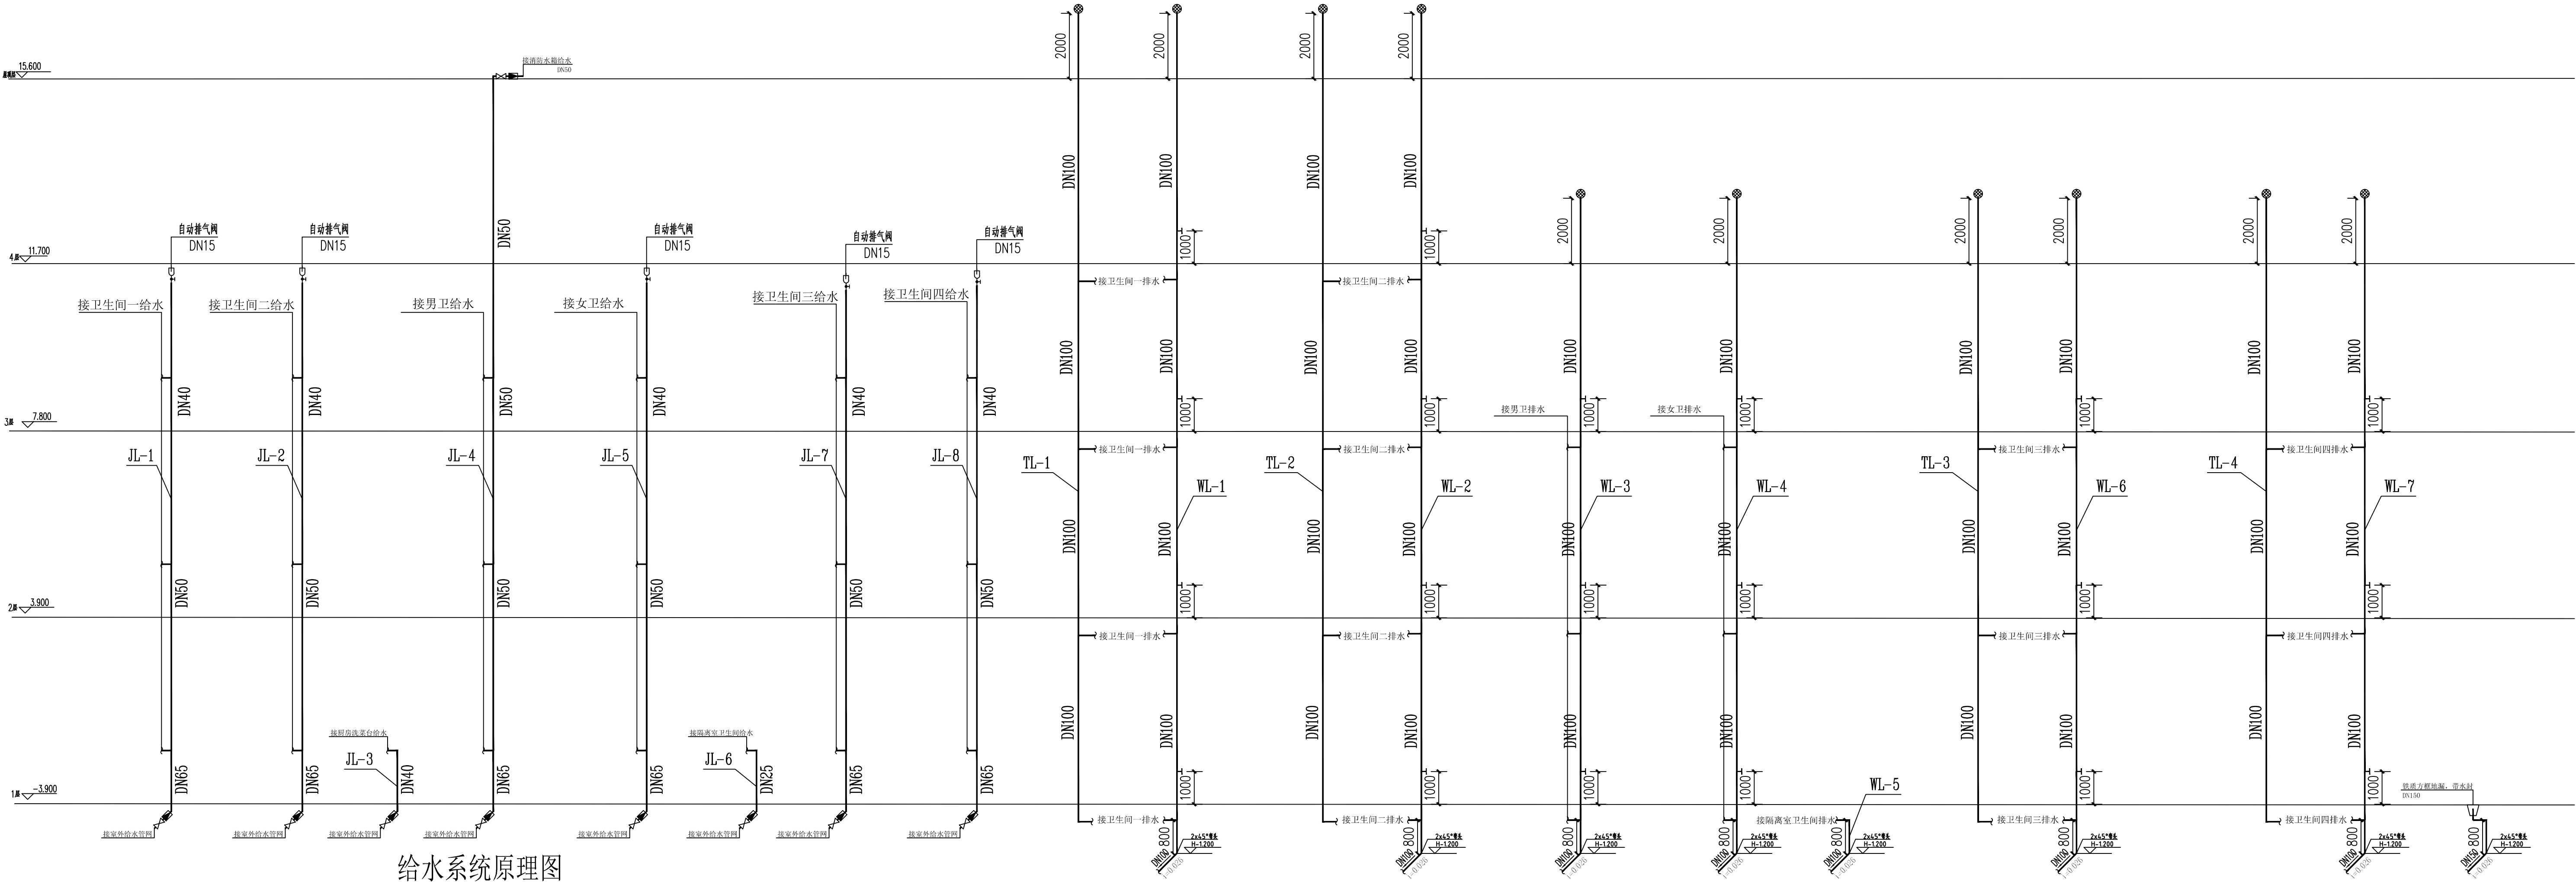

给水系统原理图

幼儿园洗脸盆、洗手槽、盥洗槽水龙头中心字地面安装高度应500mm
蹲式大便器低水箱到地面安装高度900mm，小便器到地面安装高度450mm

排水系统原理图

注：所以排水地漏自带水封，水封深度≥50mm

单位出图专用章		个人执业专用章		 上海开艺设计集团有限公司 工程设计证书编号(甲级): A131001607		建设单位	南县教育局	设计编号			
						项目名称	益阳市南县实验教育集团鸿雁湖园区建设项目	设计阶段	施工图		
		审定		阎立群	专业负责		阎立群	工程名称	幼教楼	专业	给排水
		审核		阎立群	校对		刘双锋	图名	系统原理图(一)	图号	04
		项目负责人		全先国	设计		赵亚男	版别		比例	1: 100
								日期	2021.03		