


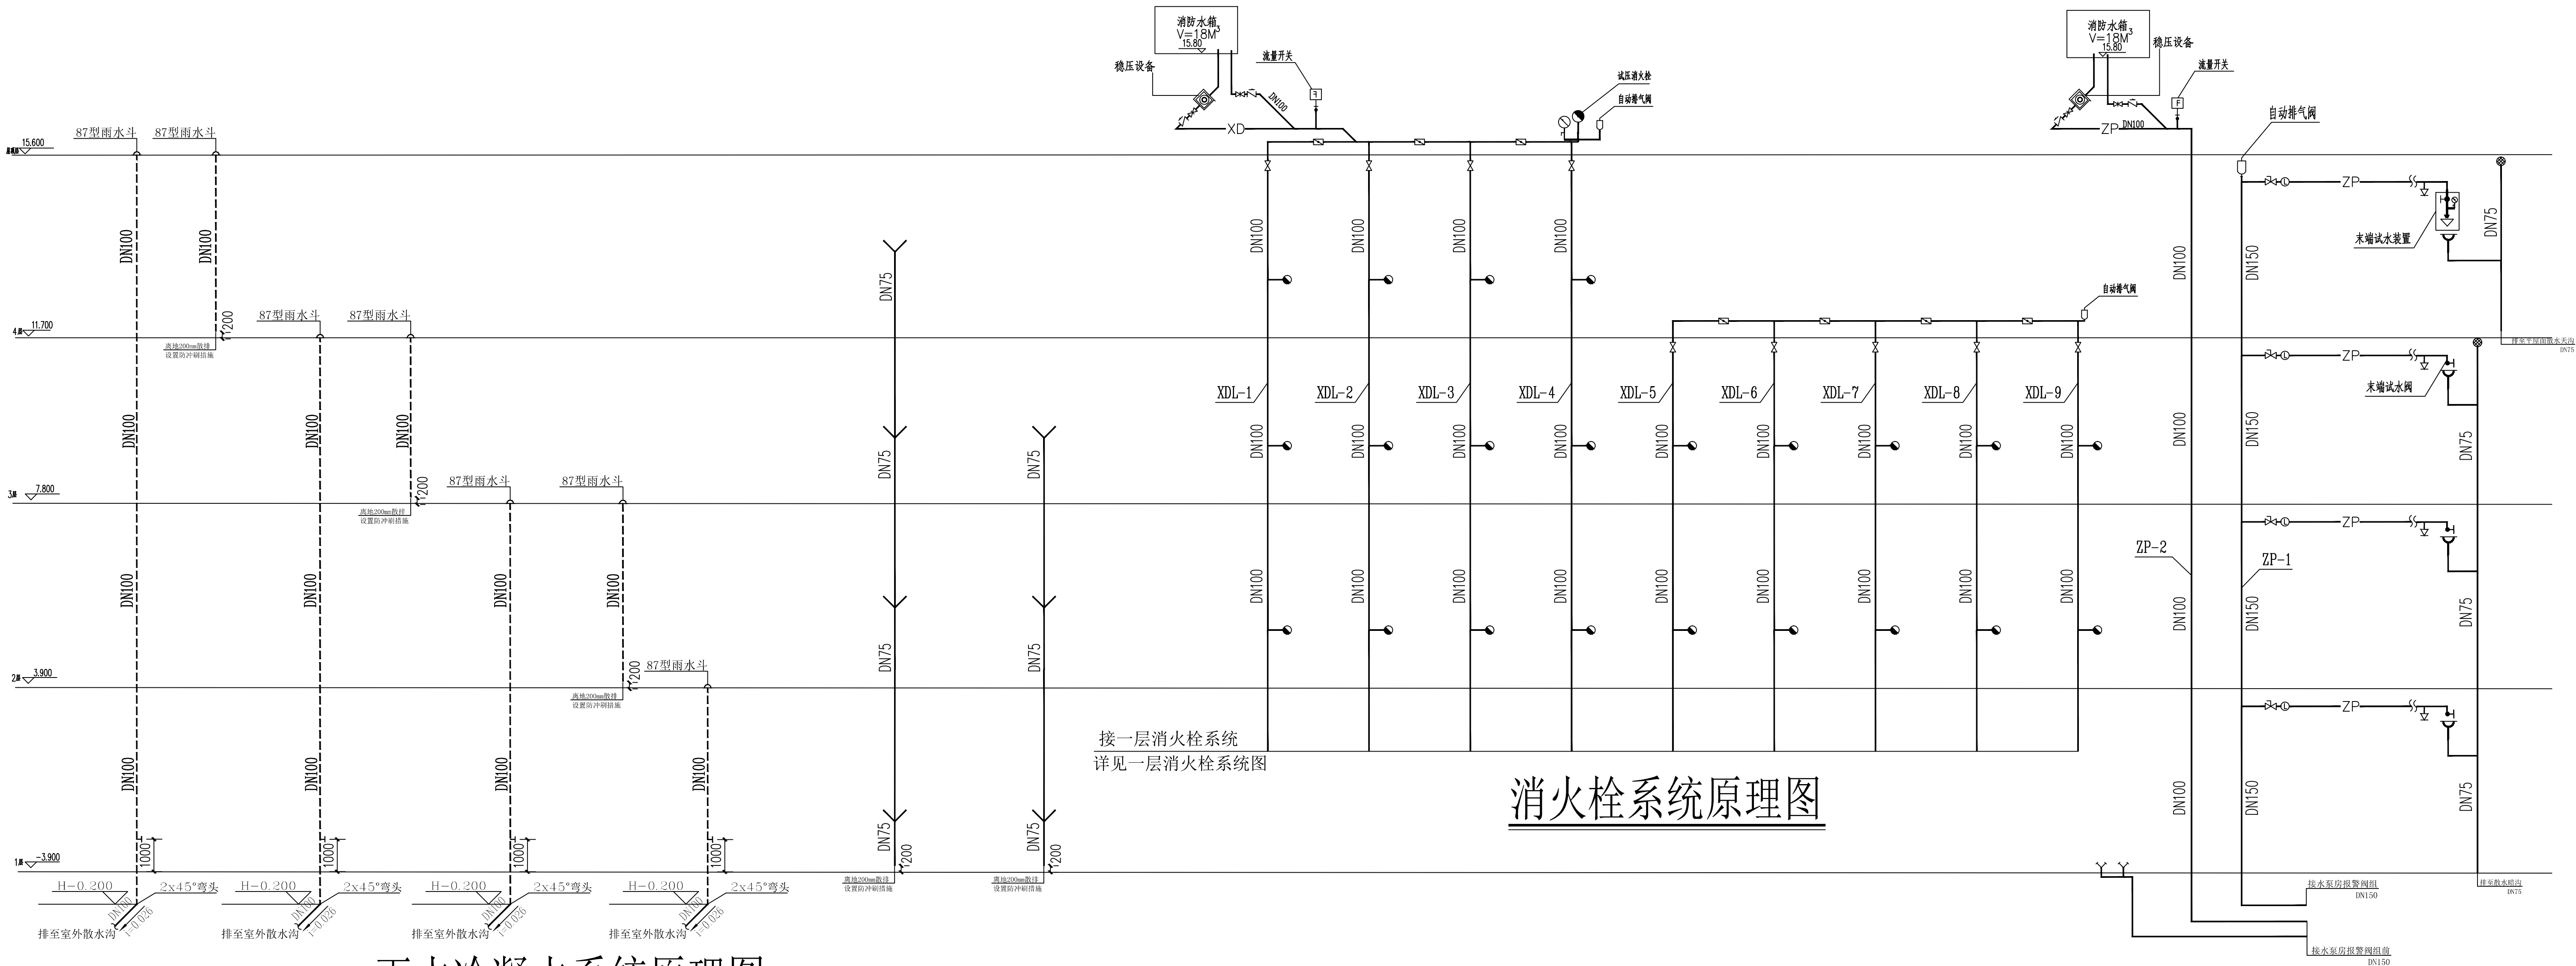

雨水冷凝水系统原理图

消火栓系统原理图

自喷系统原理图

单位出图专用章		个人执业专用章		上海开艺设计集团有限公司		建设单位	南县教育局	设计编号	
				工程设计证书编号(甲级): A131001607		项目名称	益阳市南县实验集团沅南湖区建设项目	设计阶段	施工图
审定	阙立群	专业负责	阙立群	工程名称	幼教楼	专业	给排水		
审核	阙立群	校对	刘双锋	图名	系统原理图(二)	图号	05		
项目负责人	全先国	设计	赵亚男	版别		比例	1: 100		
						日期	2021. 03		