
 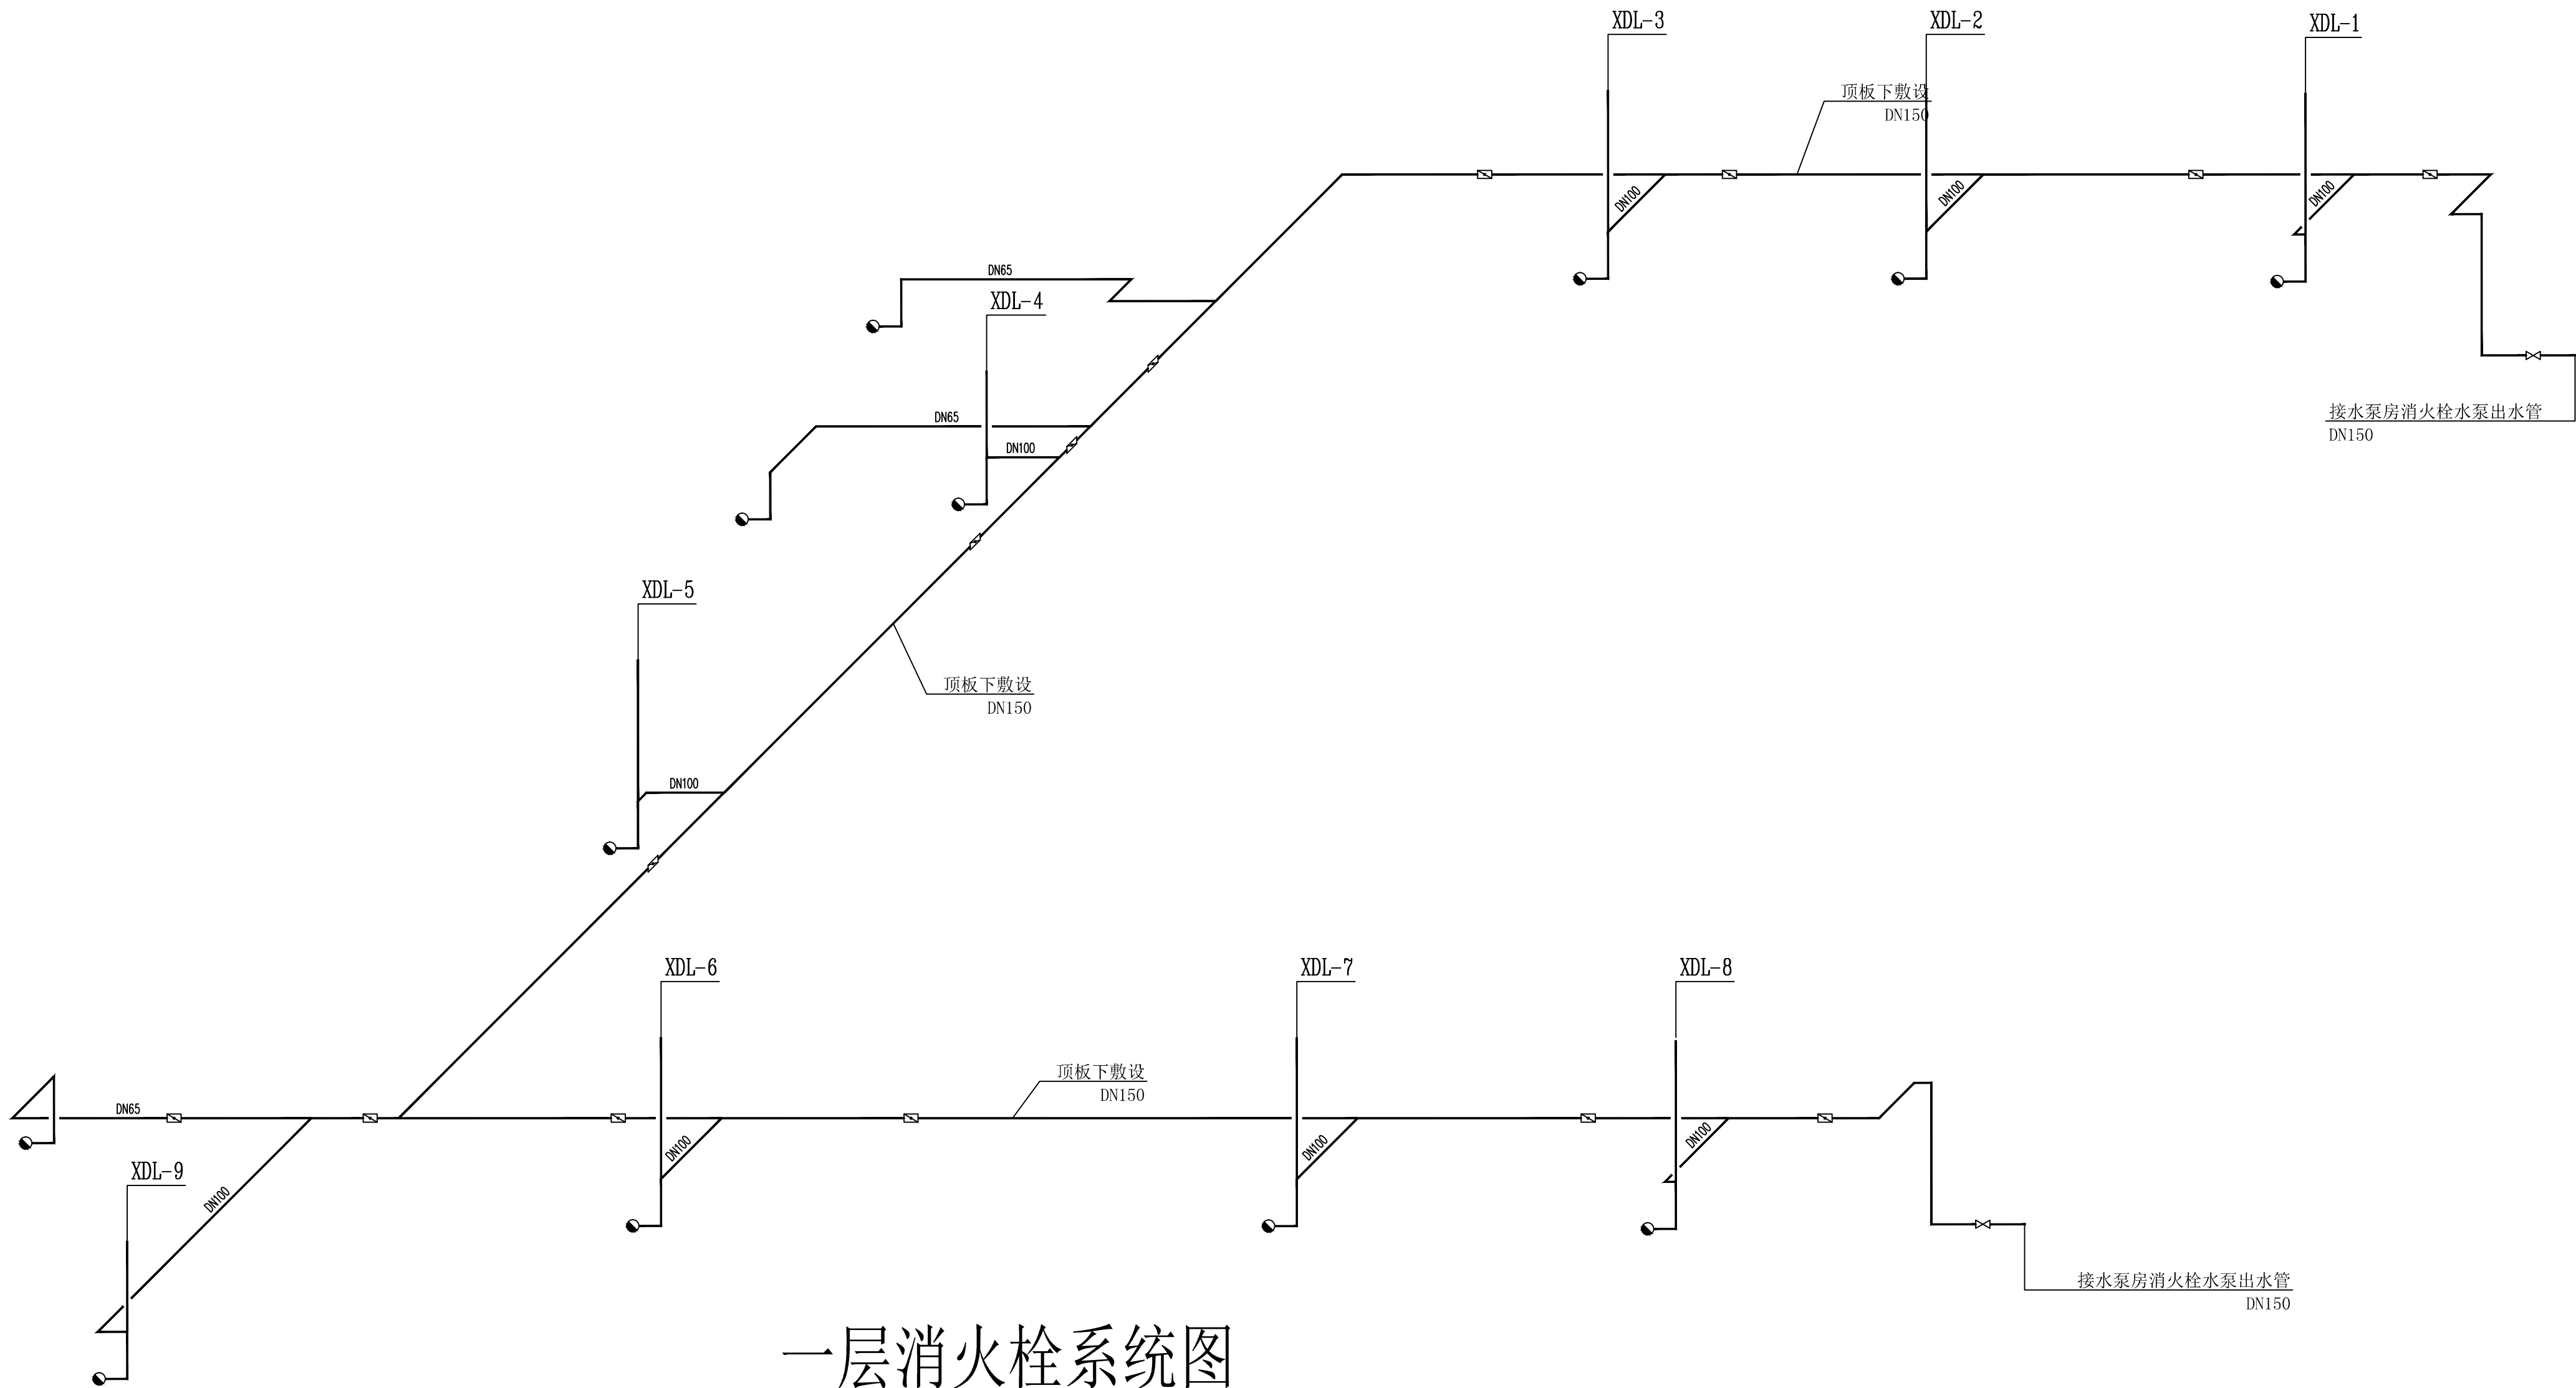




一层消防栓系统图

单位出图专用章		个人执业专用章		 上海开艺设计集团有限公司 工程设计证书编号(甲级): A131001607		建设单位	南县教育局		设计编号				
						项目名称	益阳市南县实幼集团鸿雁湖园区建设项目		设计阶段	施工图			
				审定		阚立群	专业负责		阚立群	工程名称	幼教楼	专业	给排水
				审核		阚立群	校对		刘双峰	图名	一层消防栓系统图	图号	06
				项目负责		全先国	设计		赵亚男	版别		比例	1: 100
										日期	2021. 03		