


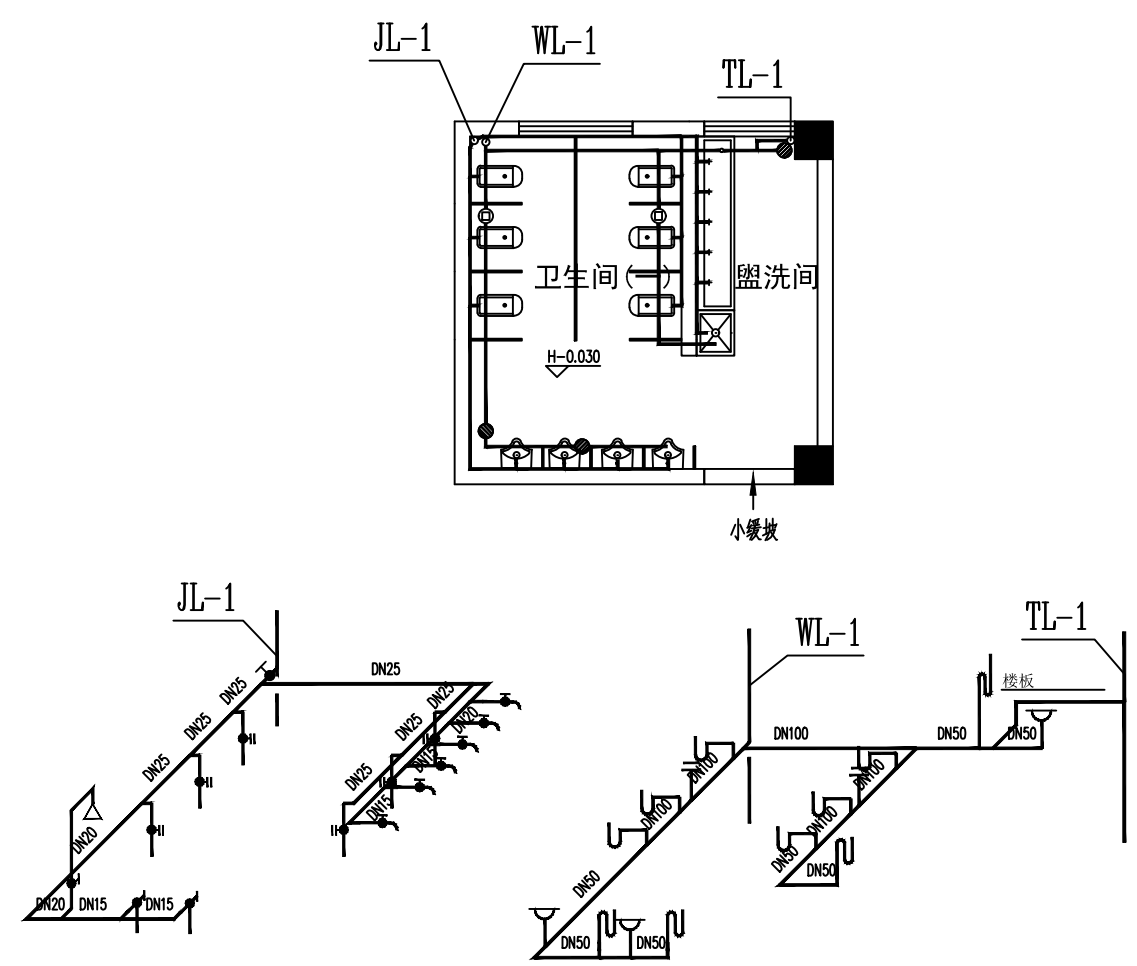


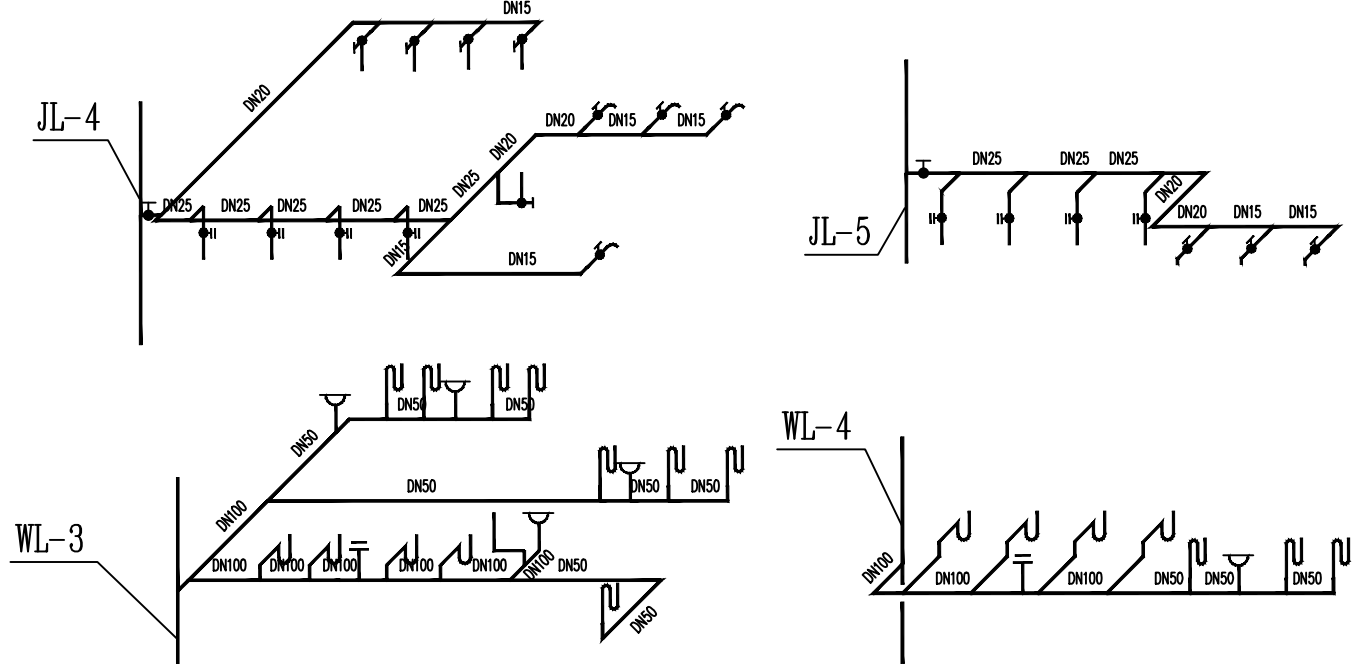

寝室卫生间给排水详图

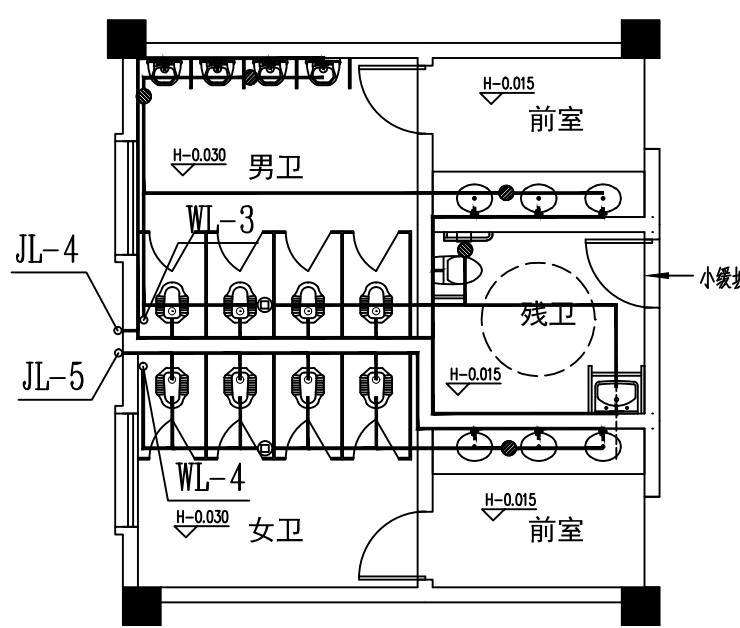

公共卫生间给排水详图

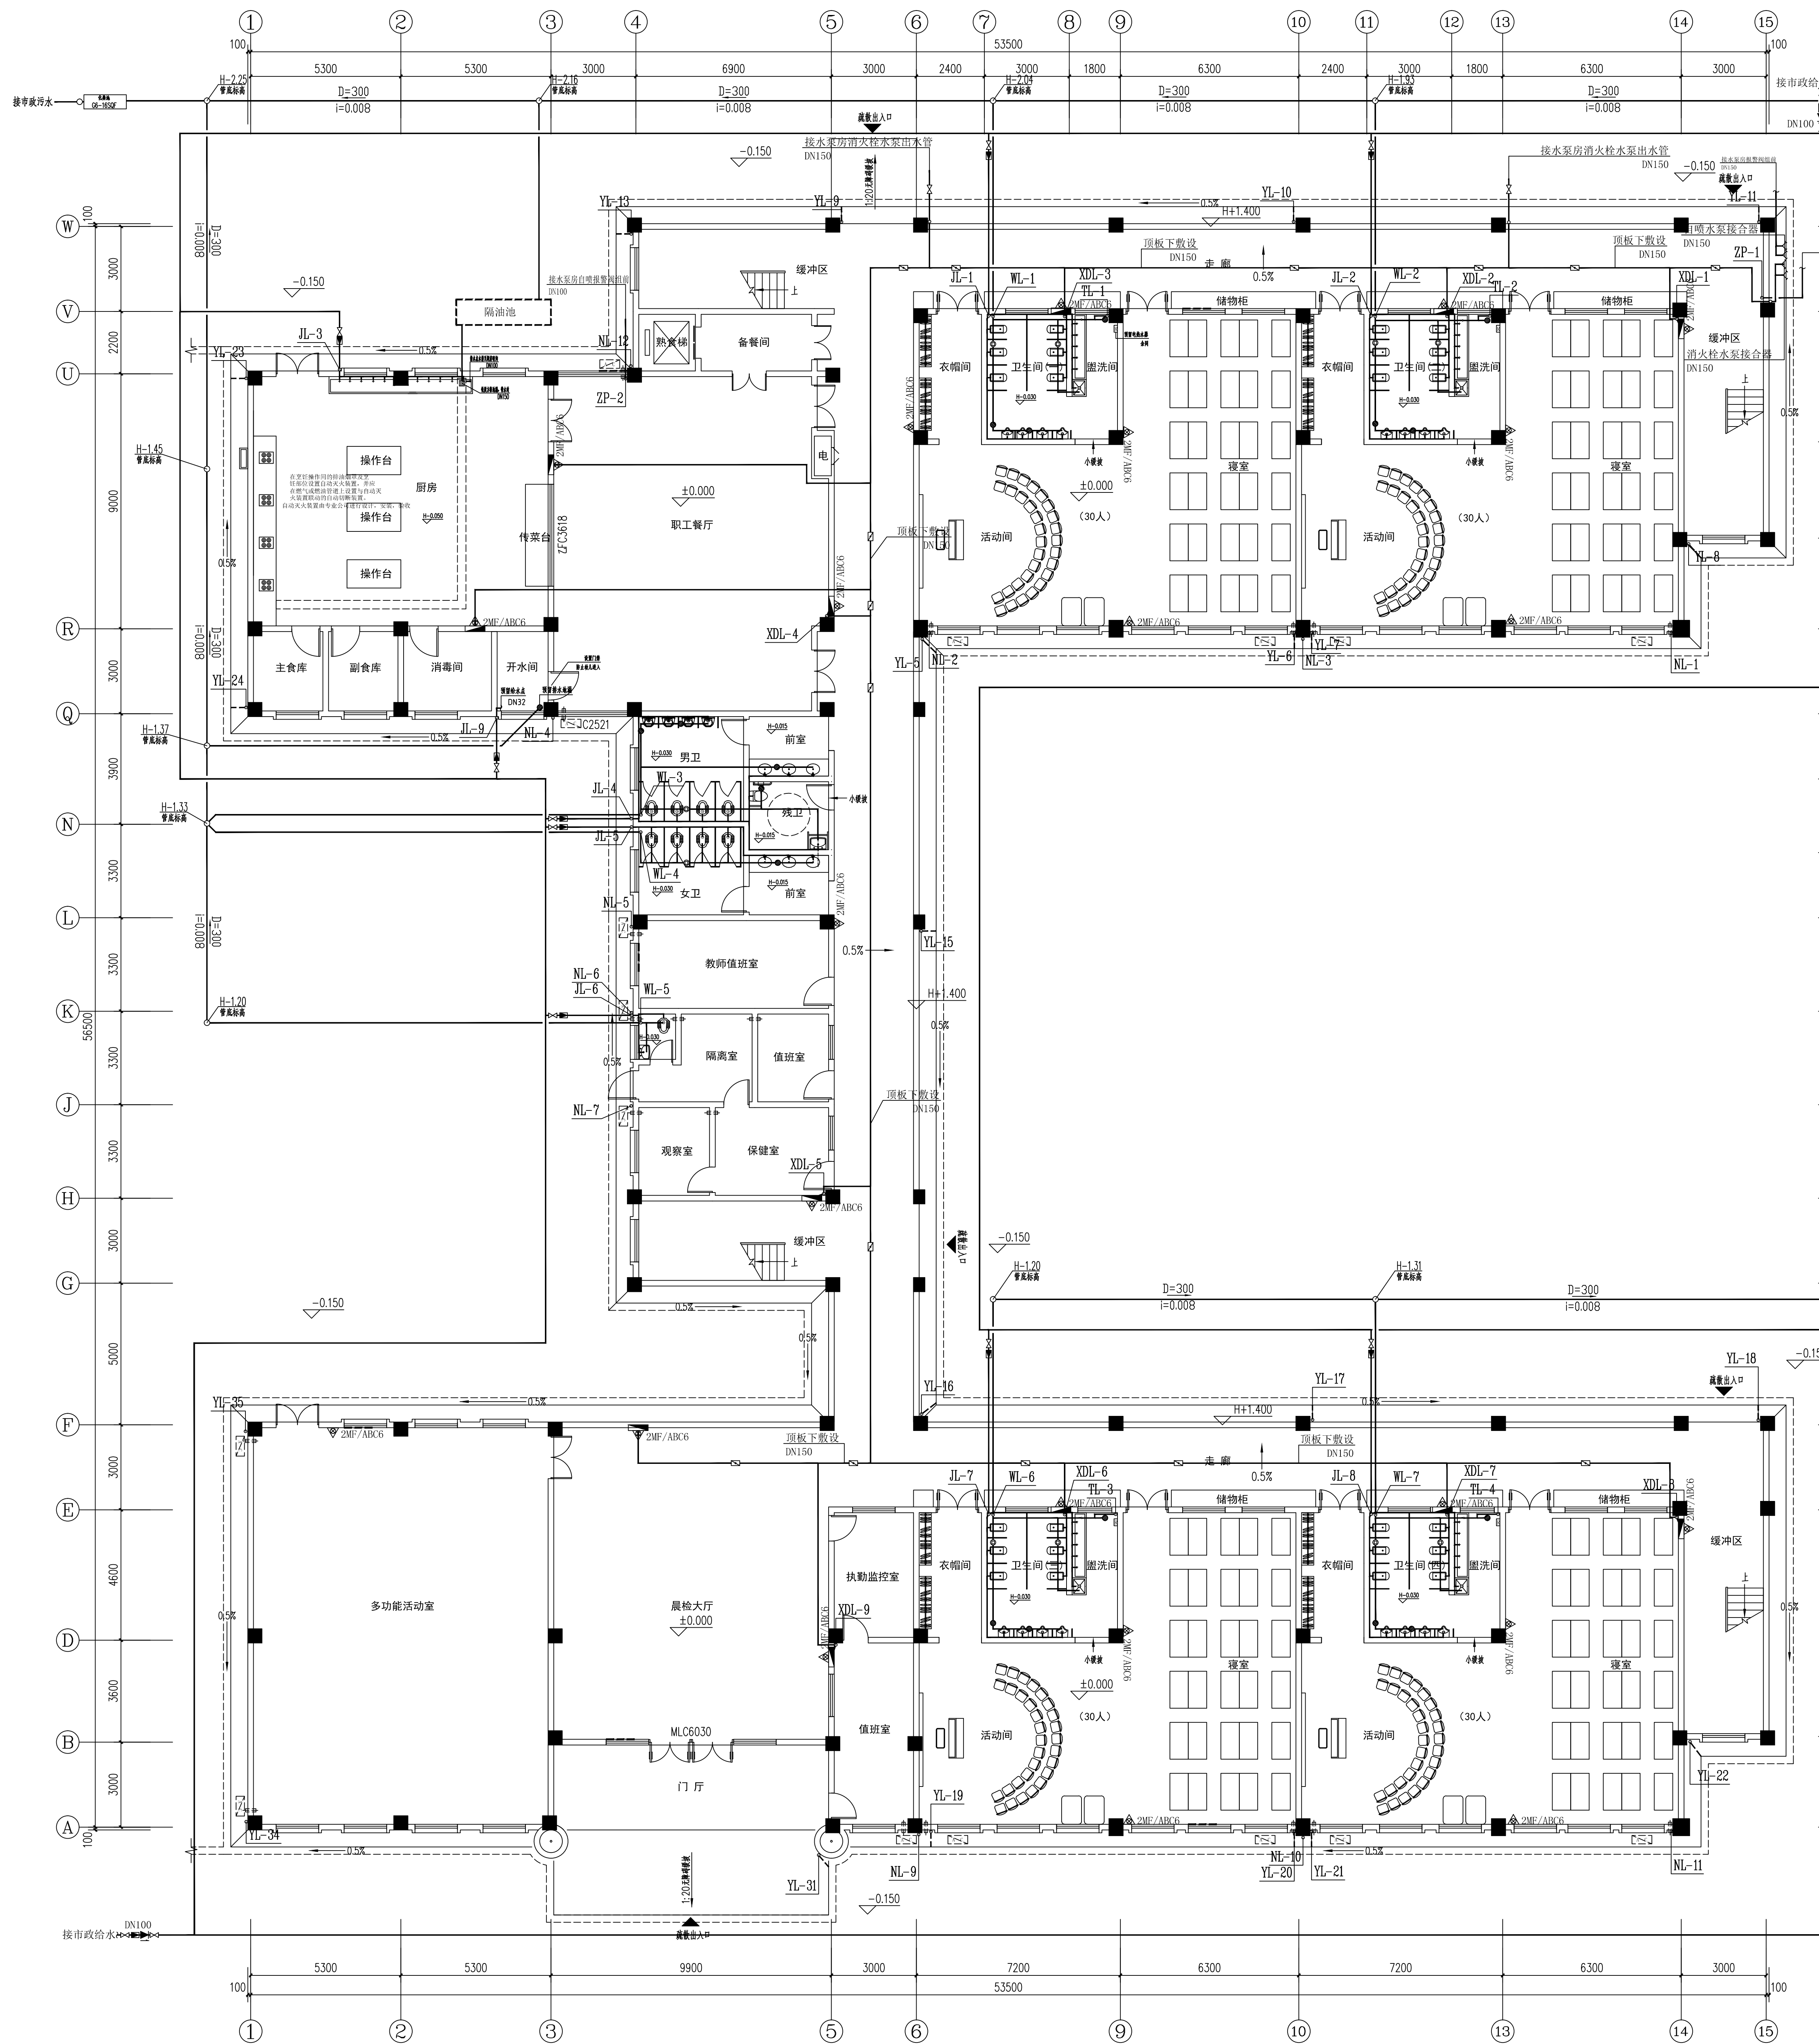

4.6 热水系统

- 4.6.1. 本工程不采用集中供热系统, 每个零碳多功能卫生间单独设置电热水器, 由甲方自理, 需满足规范安全要求。
- 4.6.2. 燃气热水器、电热水器必须带有保证使用安全的装置, 严禁在室内安装直接排气式燃气热水器等在使用空间内积聚有燃气体的加热设备。
- 4.6.3. 老年人居所设施, 安定医院, 幼儿园, 监狱等为特殊人群提供淋浴热水的设施, 必须采取防冻保护措施。

一层平面图 1:100

本层面积: 1746.11m²
本栋面积: 5240.83m²

单位出图专用章				个人执业专用章				上海开艺设计集团有限公司				建设单位	设计编号
								工程名称				项目名称	设计阶段
审定				审核				设计				一层平面图	专业
项目负责				设计				制图				给排水	图号
												比例	1:100
												日期	2021.03