


建筑					
结构					
电气					
给排水					

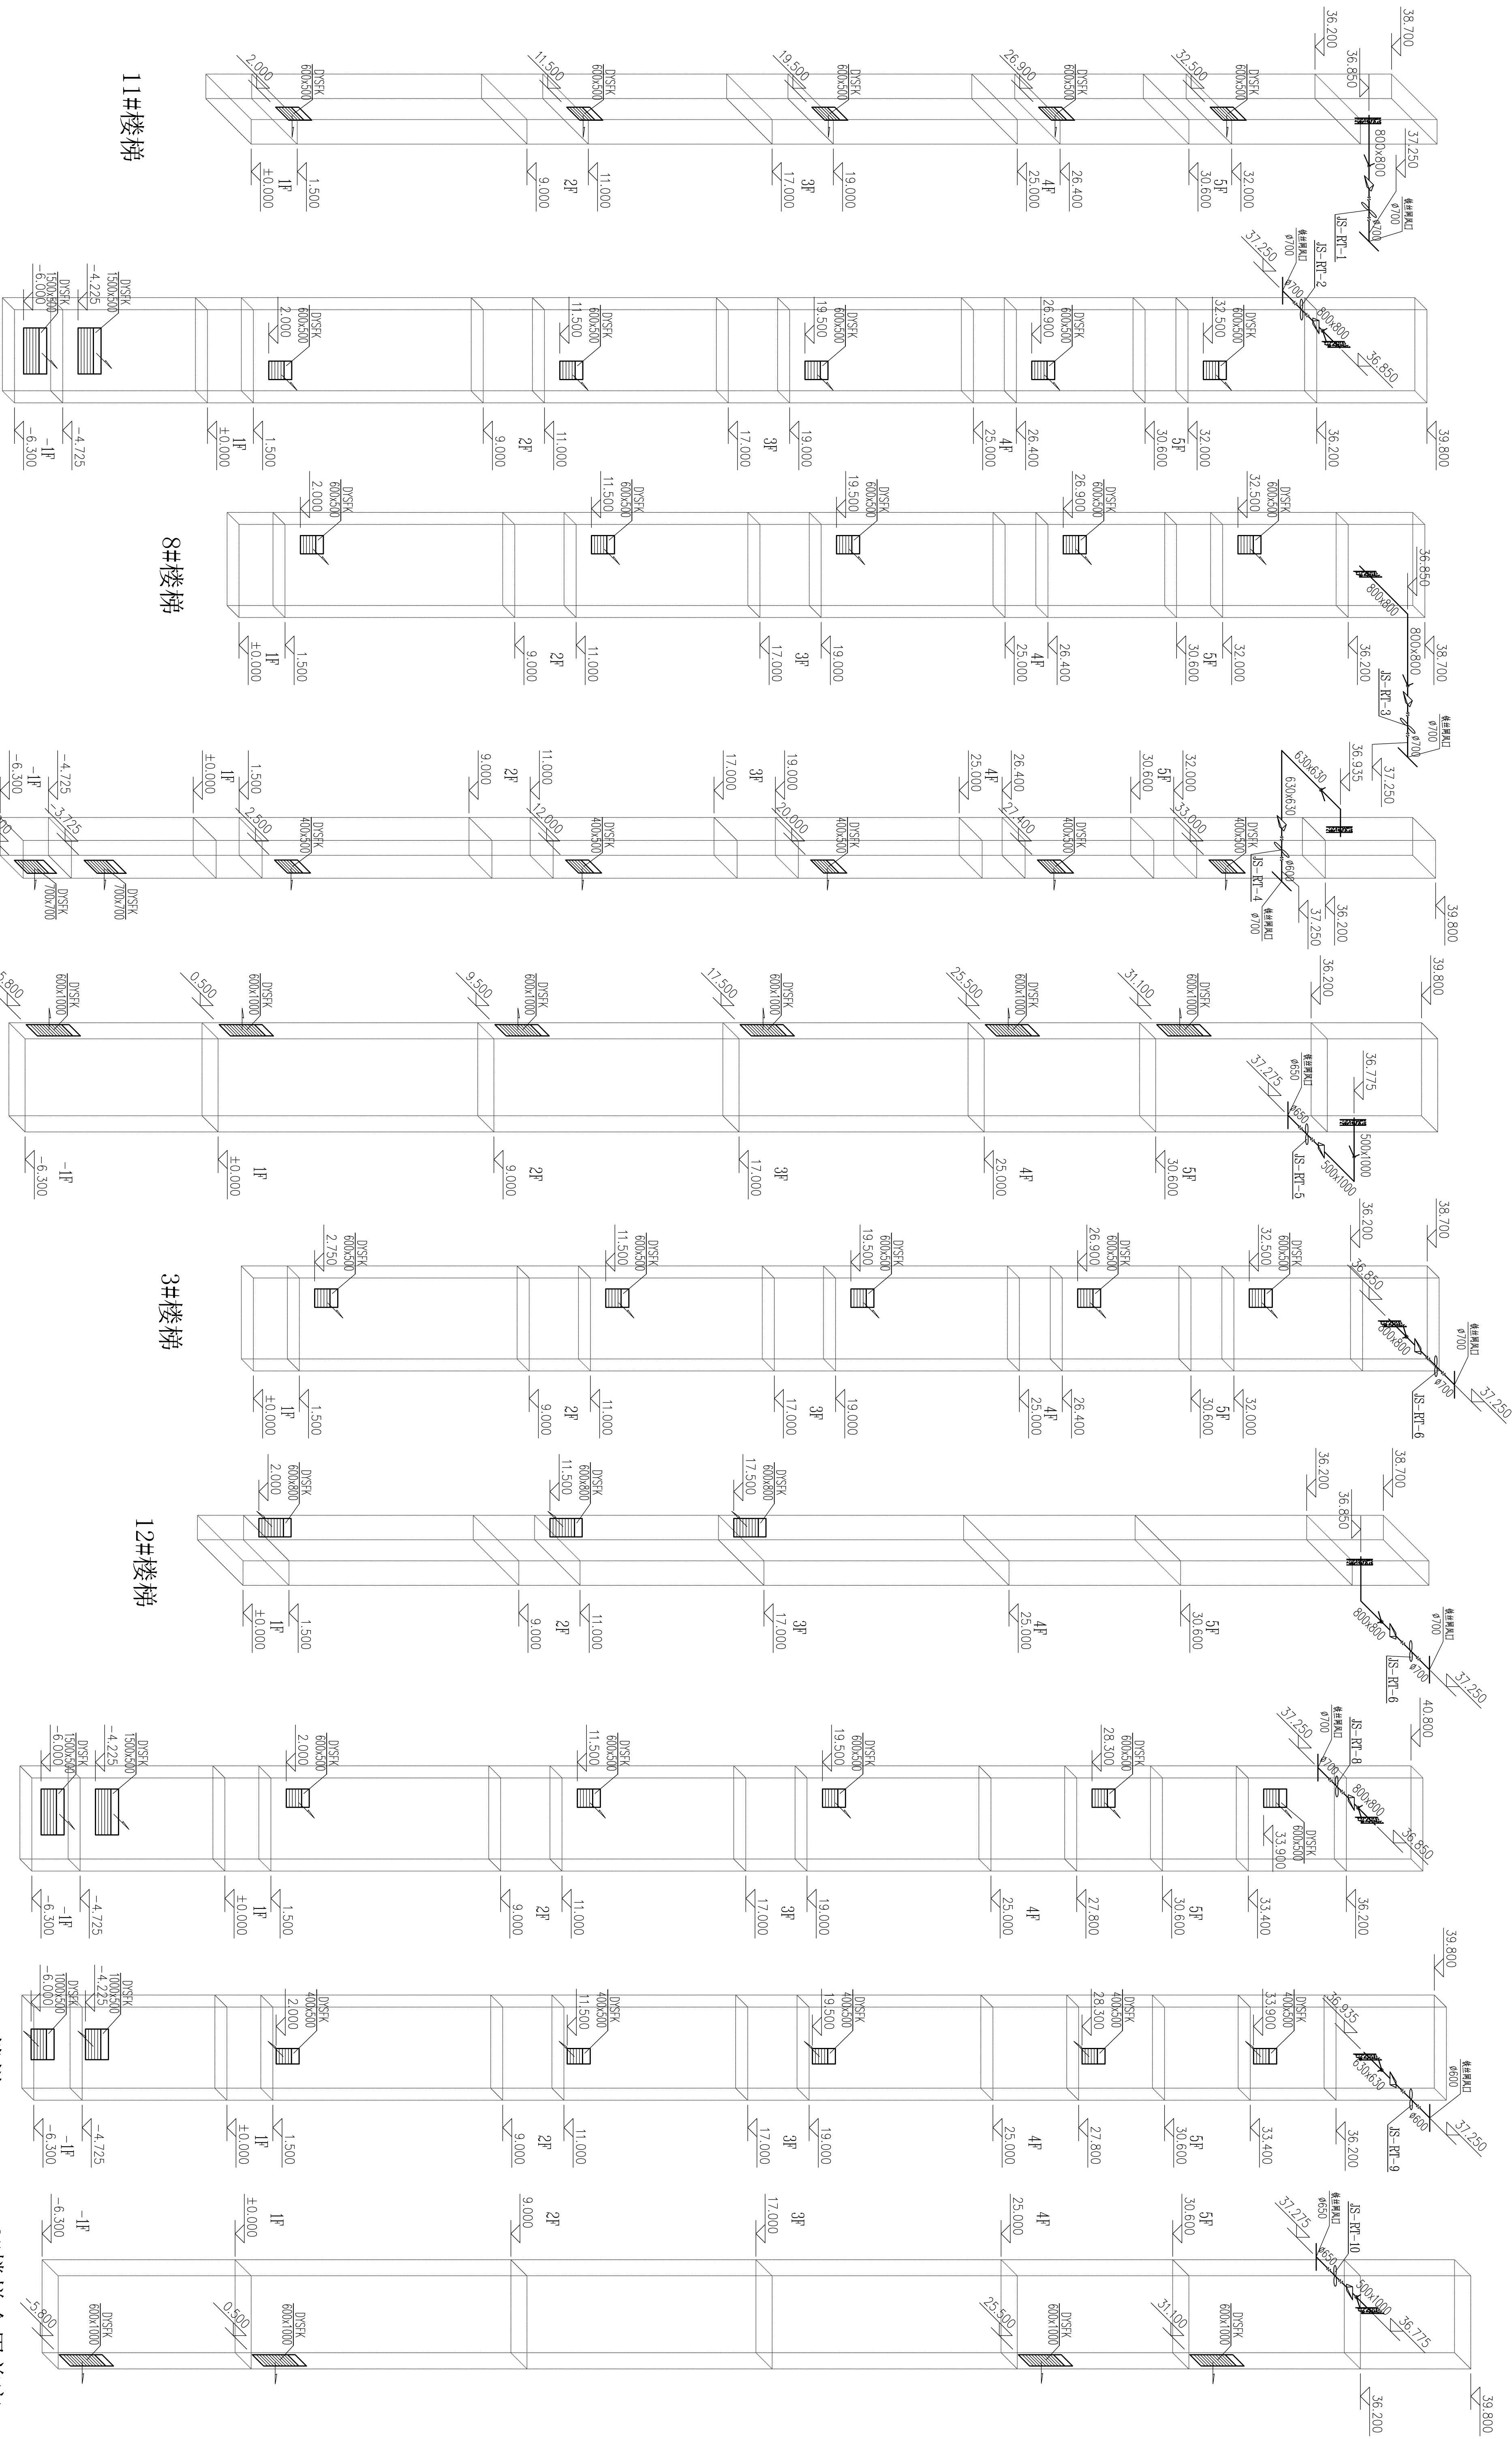

甘肃省建筑设计研究院					
工程名称: 甘肃科技馆			工程号: 2012-138		
审定: 梁建平	专业负责: 毛明强		图号: 26	比例: 1:100	日期: 2012.12
审核: 毛明强	设计: 梁安申				
设计总负责人: 王瑞		制图: 梁安申			