
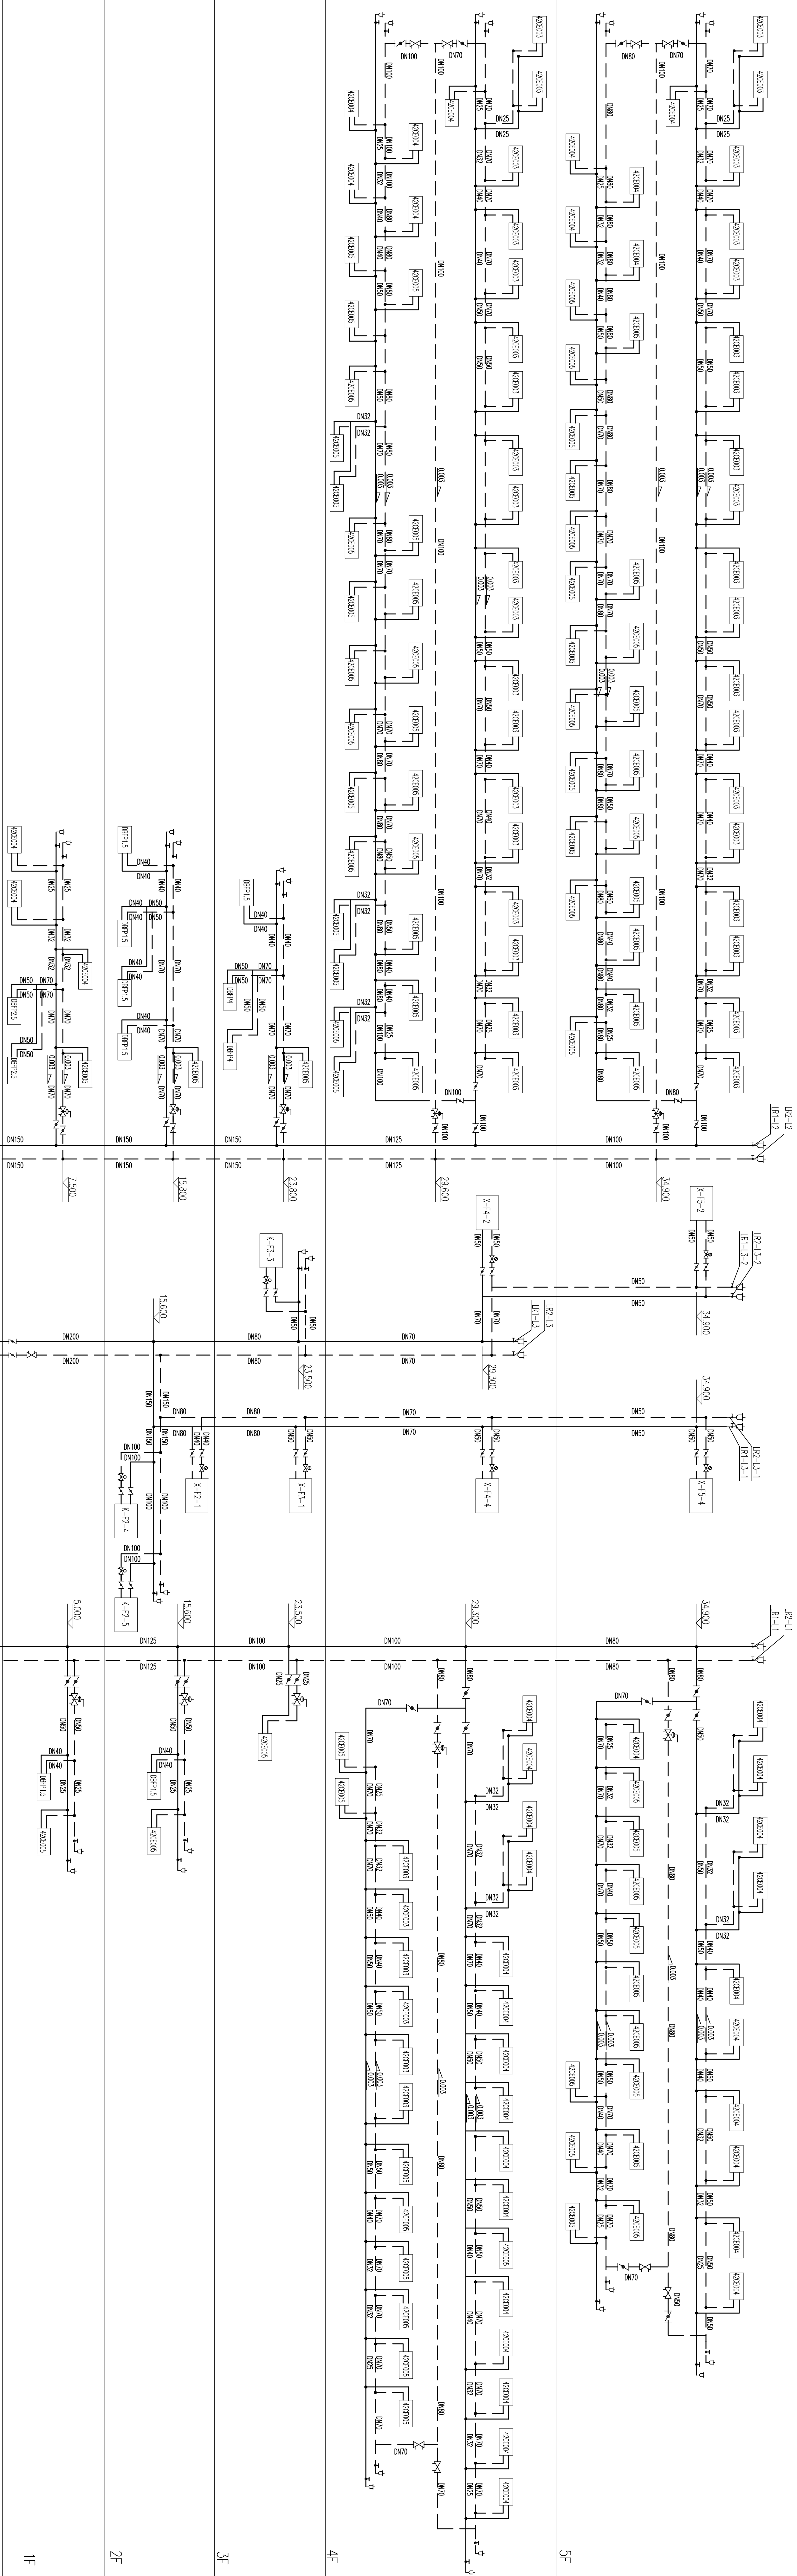
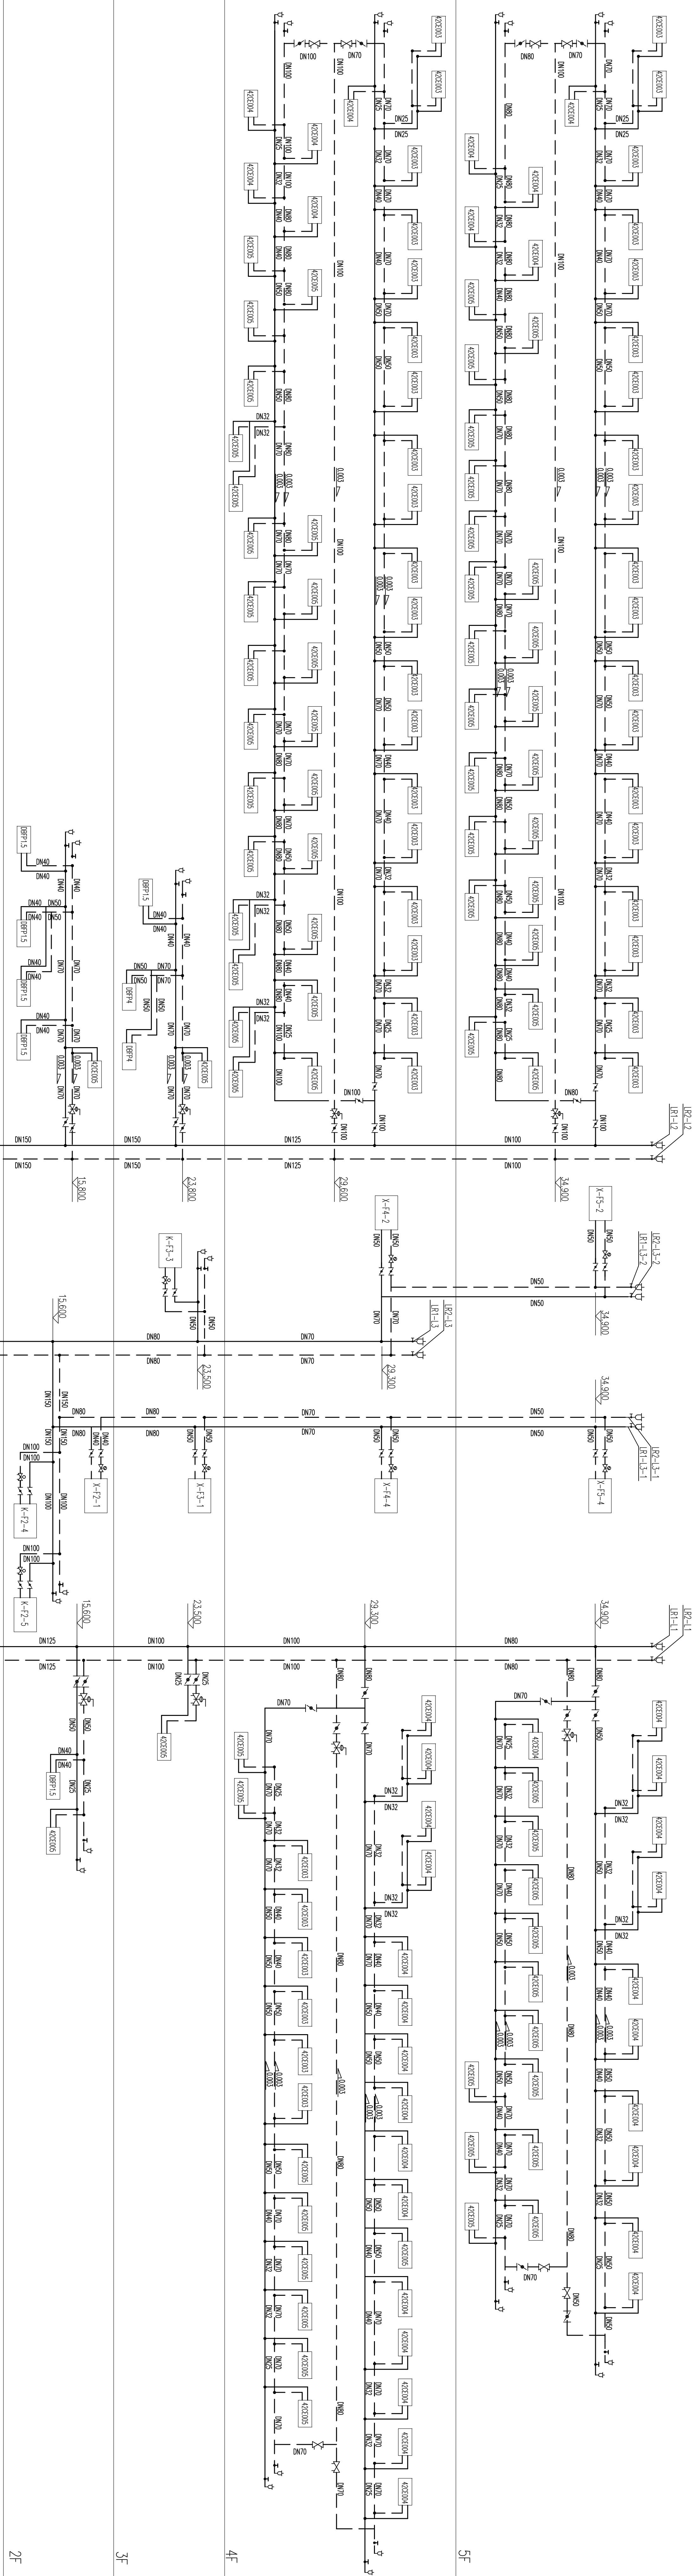
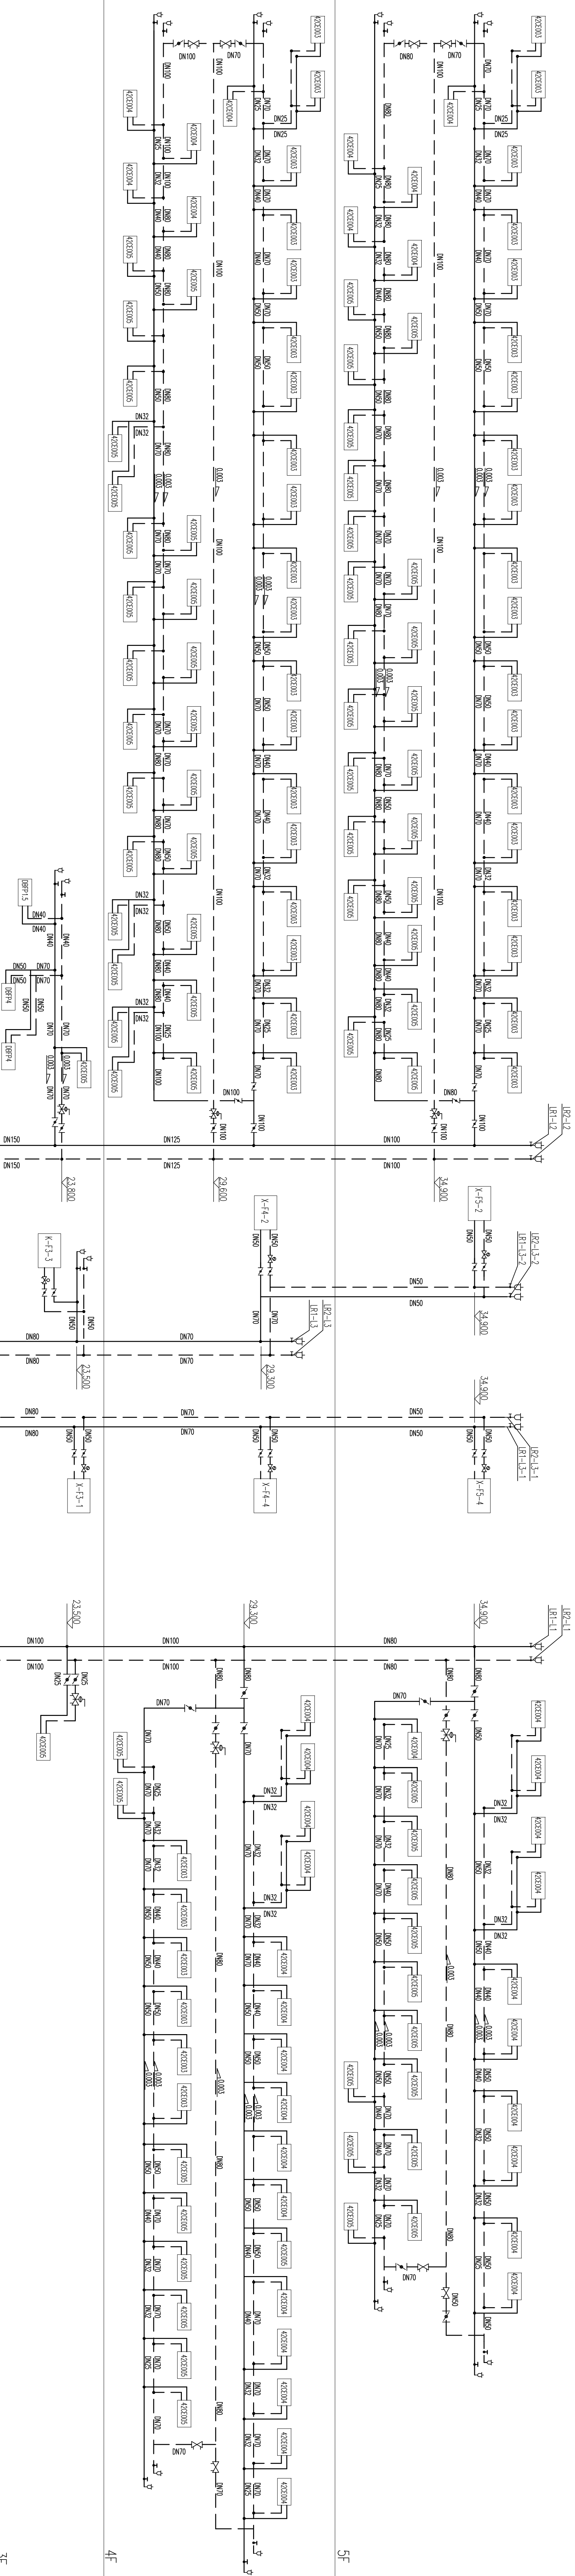
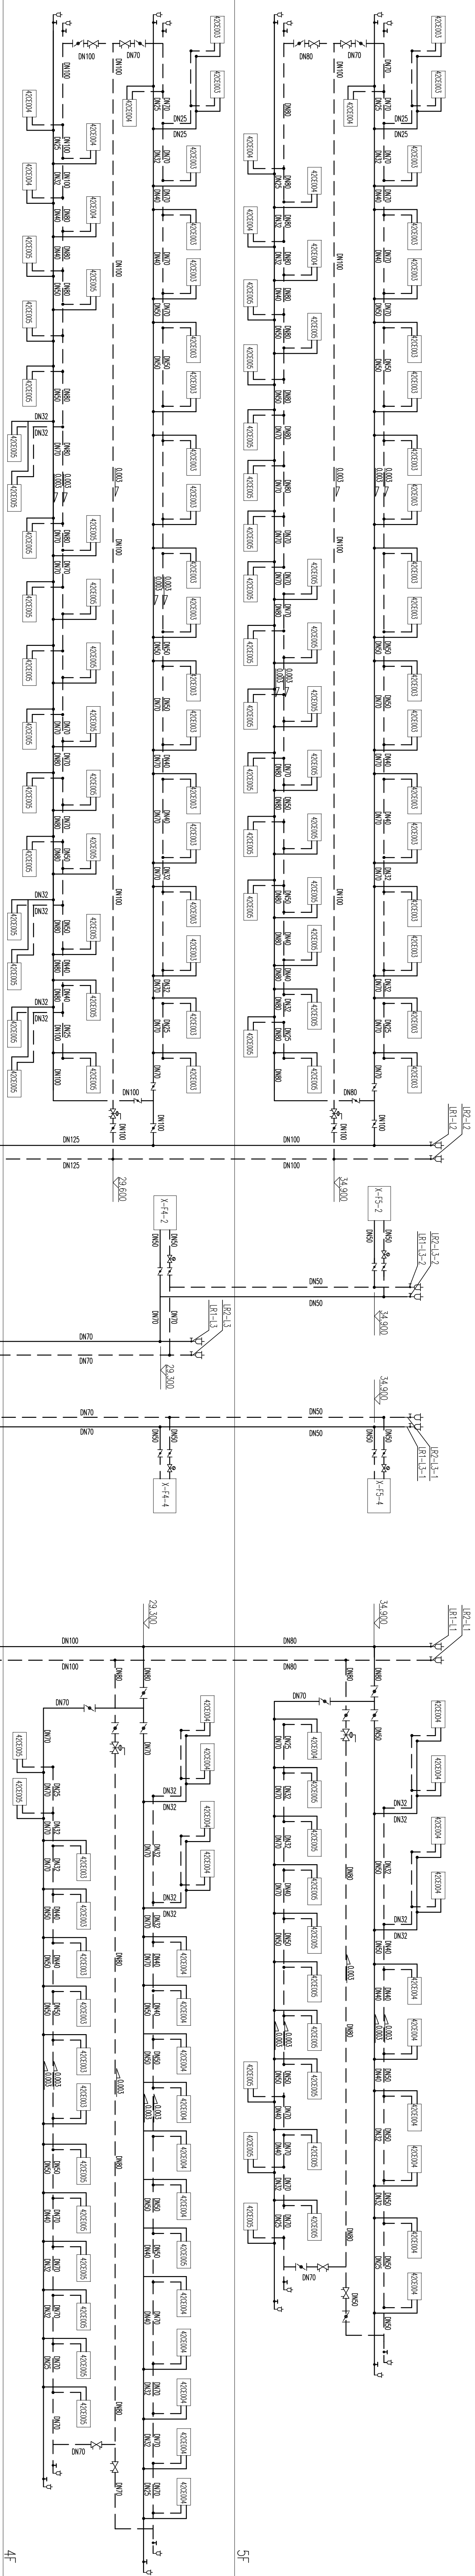


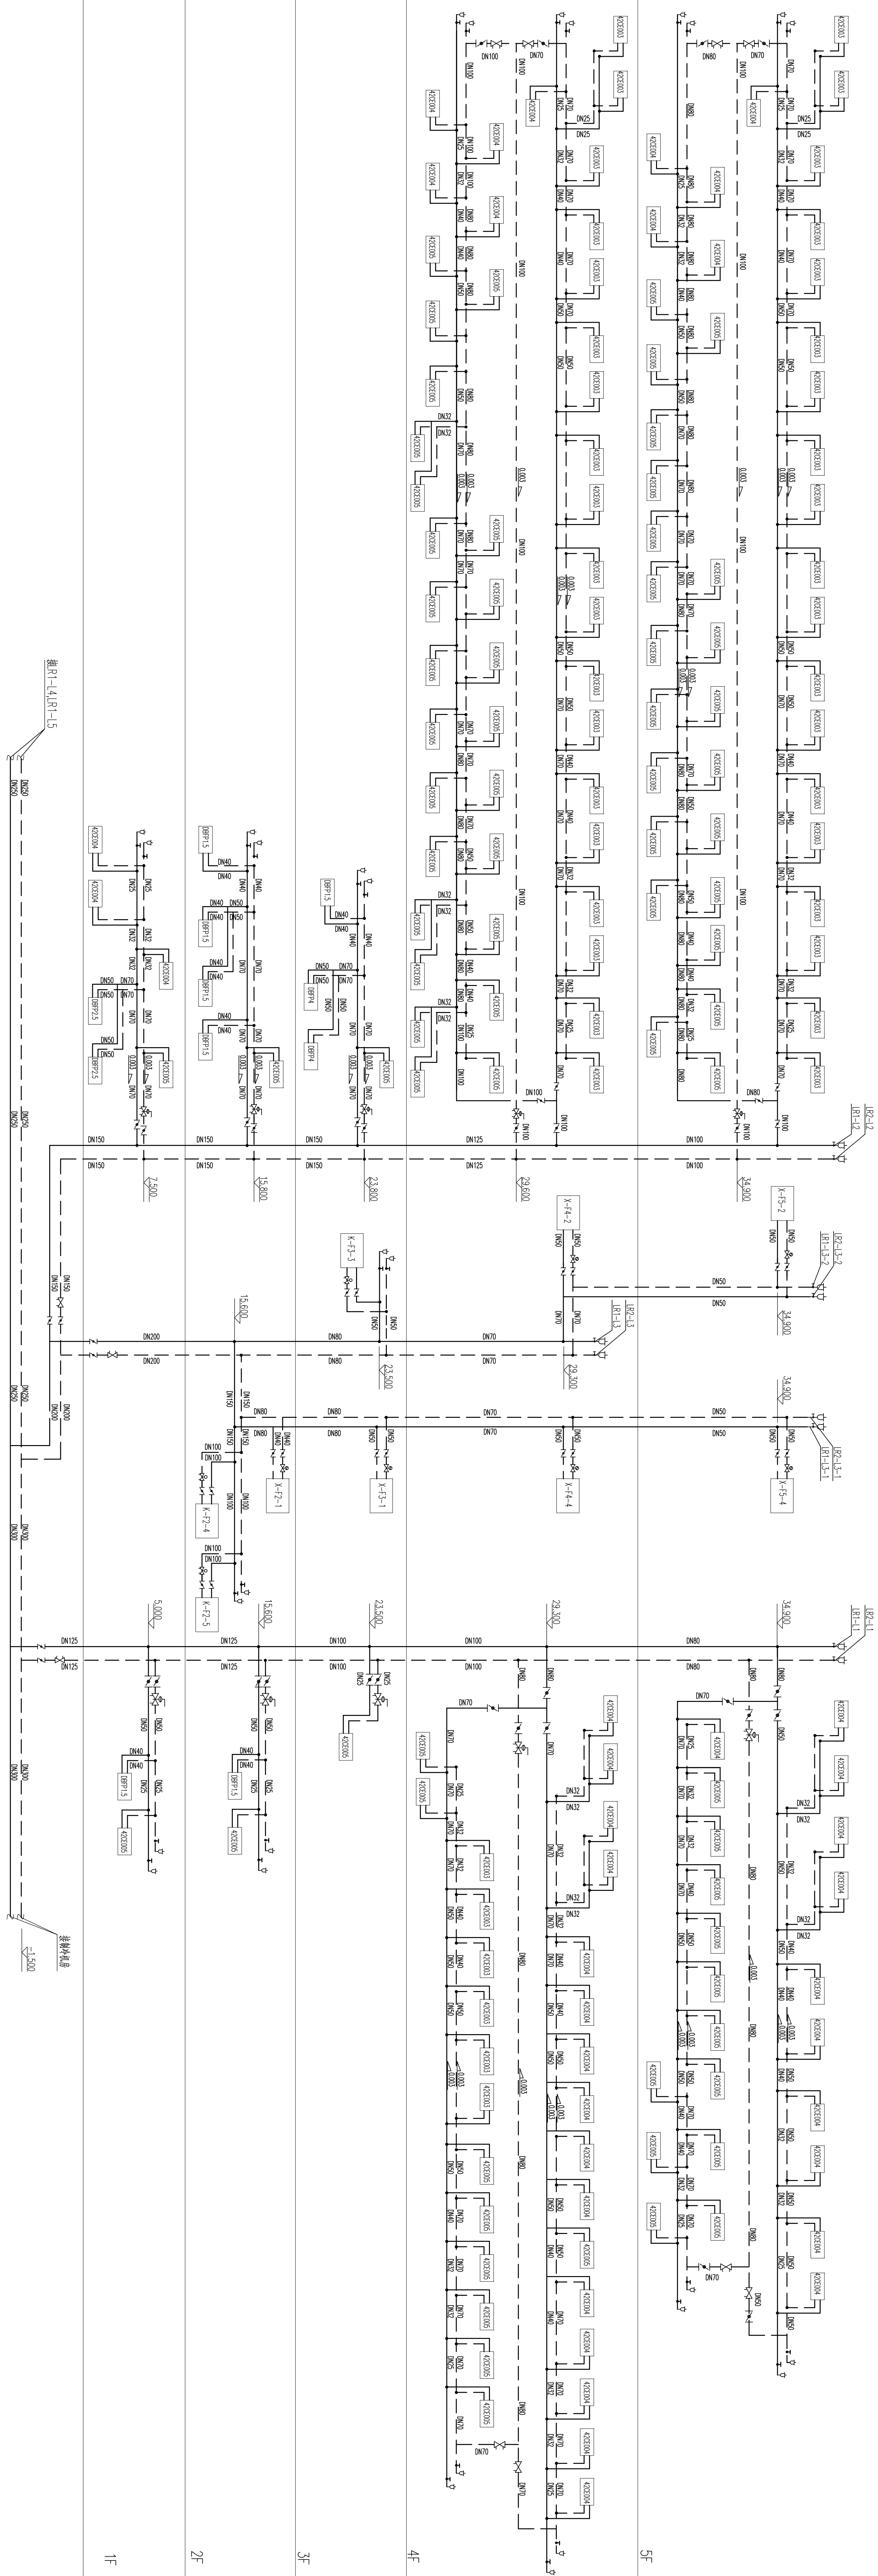

空调水管道系统图(一)

甘肃省建筑设计研究院									
工程名称: 甘肃烟草专卖局					工程号: 2017-138				
设计人: 张世强					图号: 晋建-40				
审核人: 王忠福					比例:				
设计: 赵立强					日期: 2016.7				
校对人: 赵立强									
制图: 赵立强									
审核: 张世强									
专业: 暖通									
日期: 2016.7									