


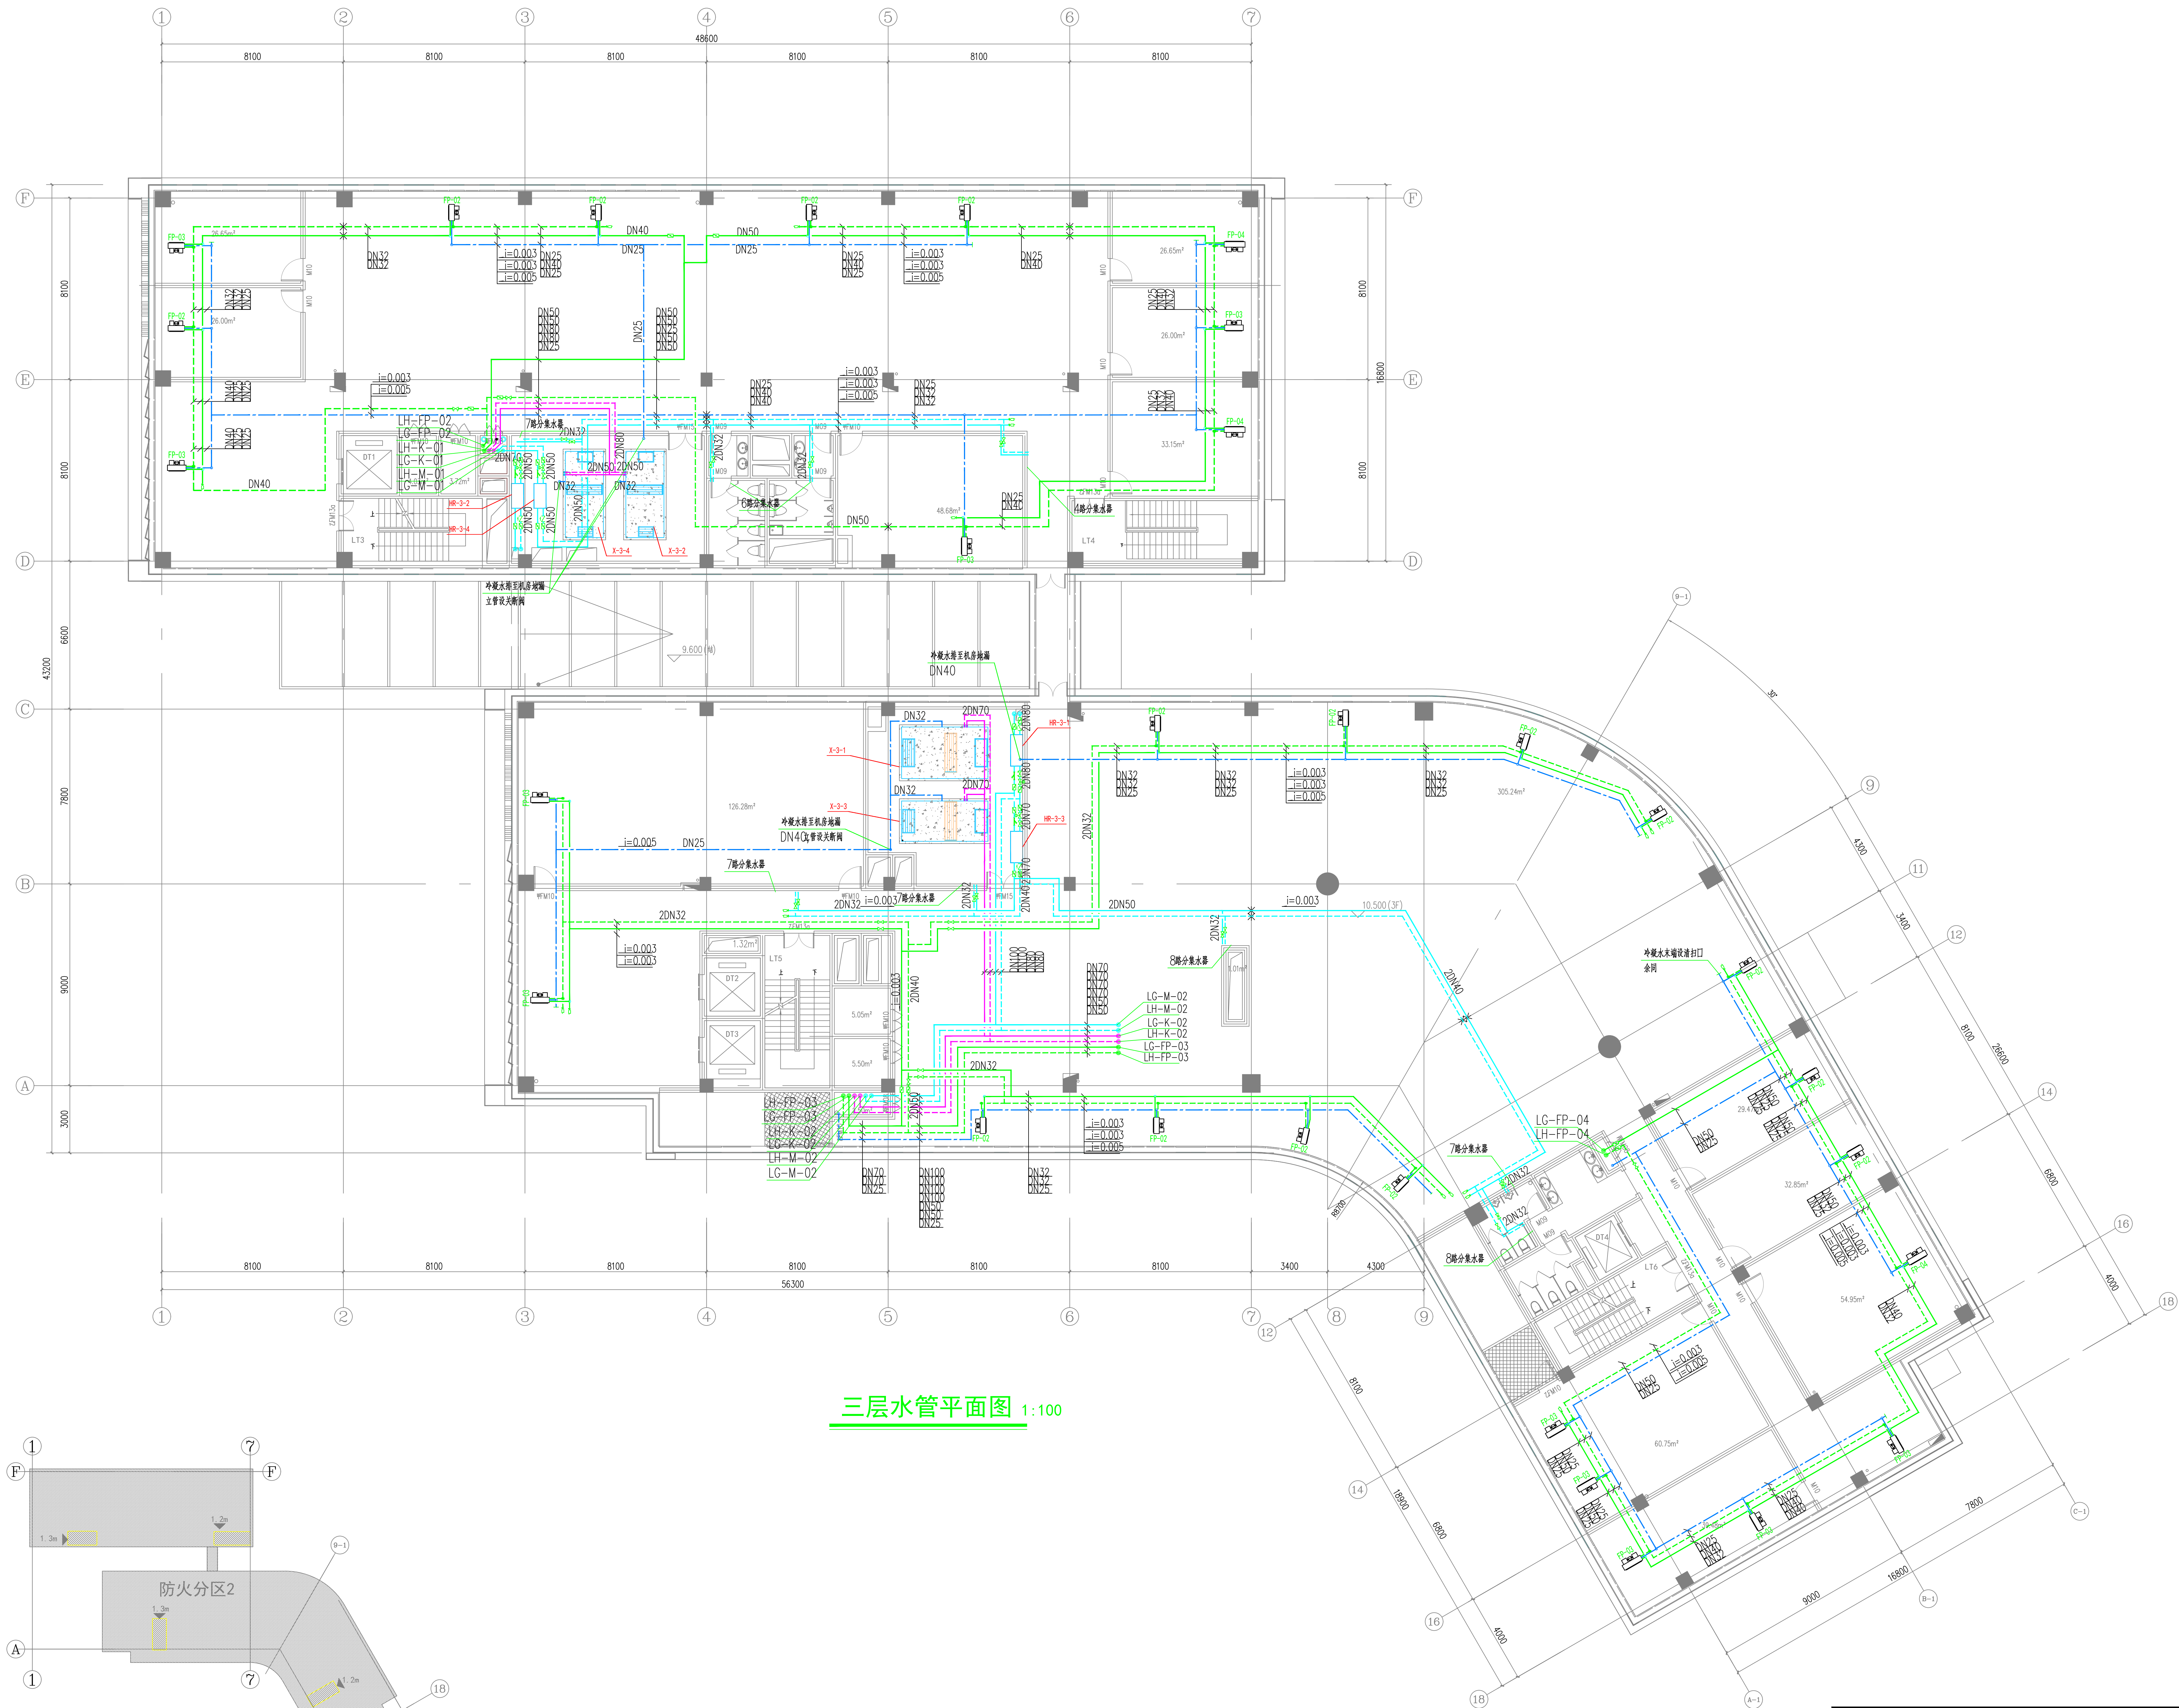

三层水管平面图 1:100

防火分区示意图

天地协同—绿意盎然		图名	三层水管平面图
武汉某低碳写字楼设计与运维		图号	11
指导教师	邓杰文，王飞飞，徐新华		华中科技大学
团队成员	师王涛，程浩然，党元曦，马晶晶，王艳辉		环境科学与工程学院