

合作單位
COOPERATION

注册执业人 REGISTERED PRACTITIONER	
注册证书号 REGISTERED CERTIFICATE NO.	
注册印章号 REGISTERED SIGNET NO.	
盖章 CF 11	

表安市禮林

设计号	25-033
-----	--------

泰山博物院建设项目工程总承包(EPC)

子项名称 C18 800×577	泰山博物院建设项目(博物馆主
---------------------	----------------

地下一层智能化平面图

项目总负责人
PROJECT LEADER


审 定	APPROVED BY
审 核	

专业负责人
DIVISION CHIEF

校 对 PROCESSED BY	
设 计 DESIGNED BY	

图 别 DWG TYPE	智能施	图 号 DWG NO.	01-0
版 本 号	1	日 期	2025

条形码
BARCODE

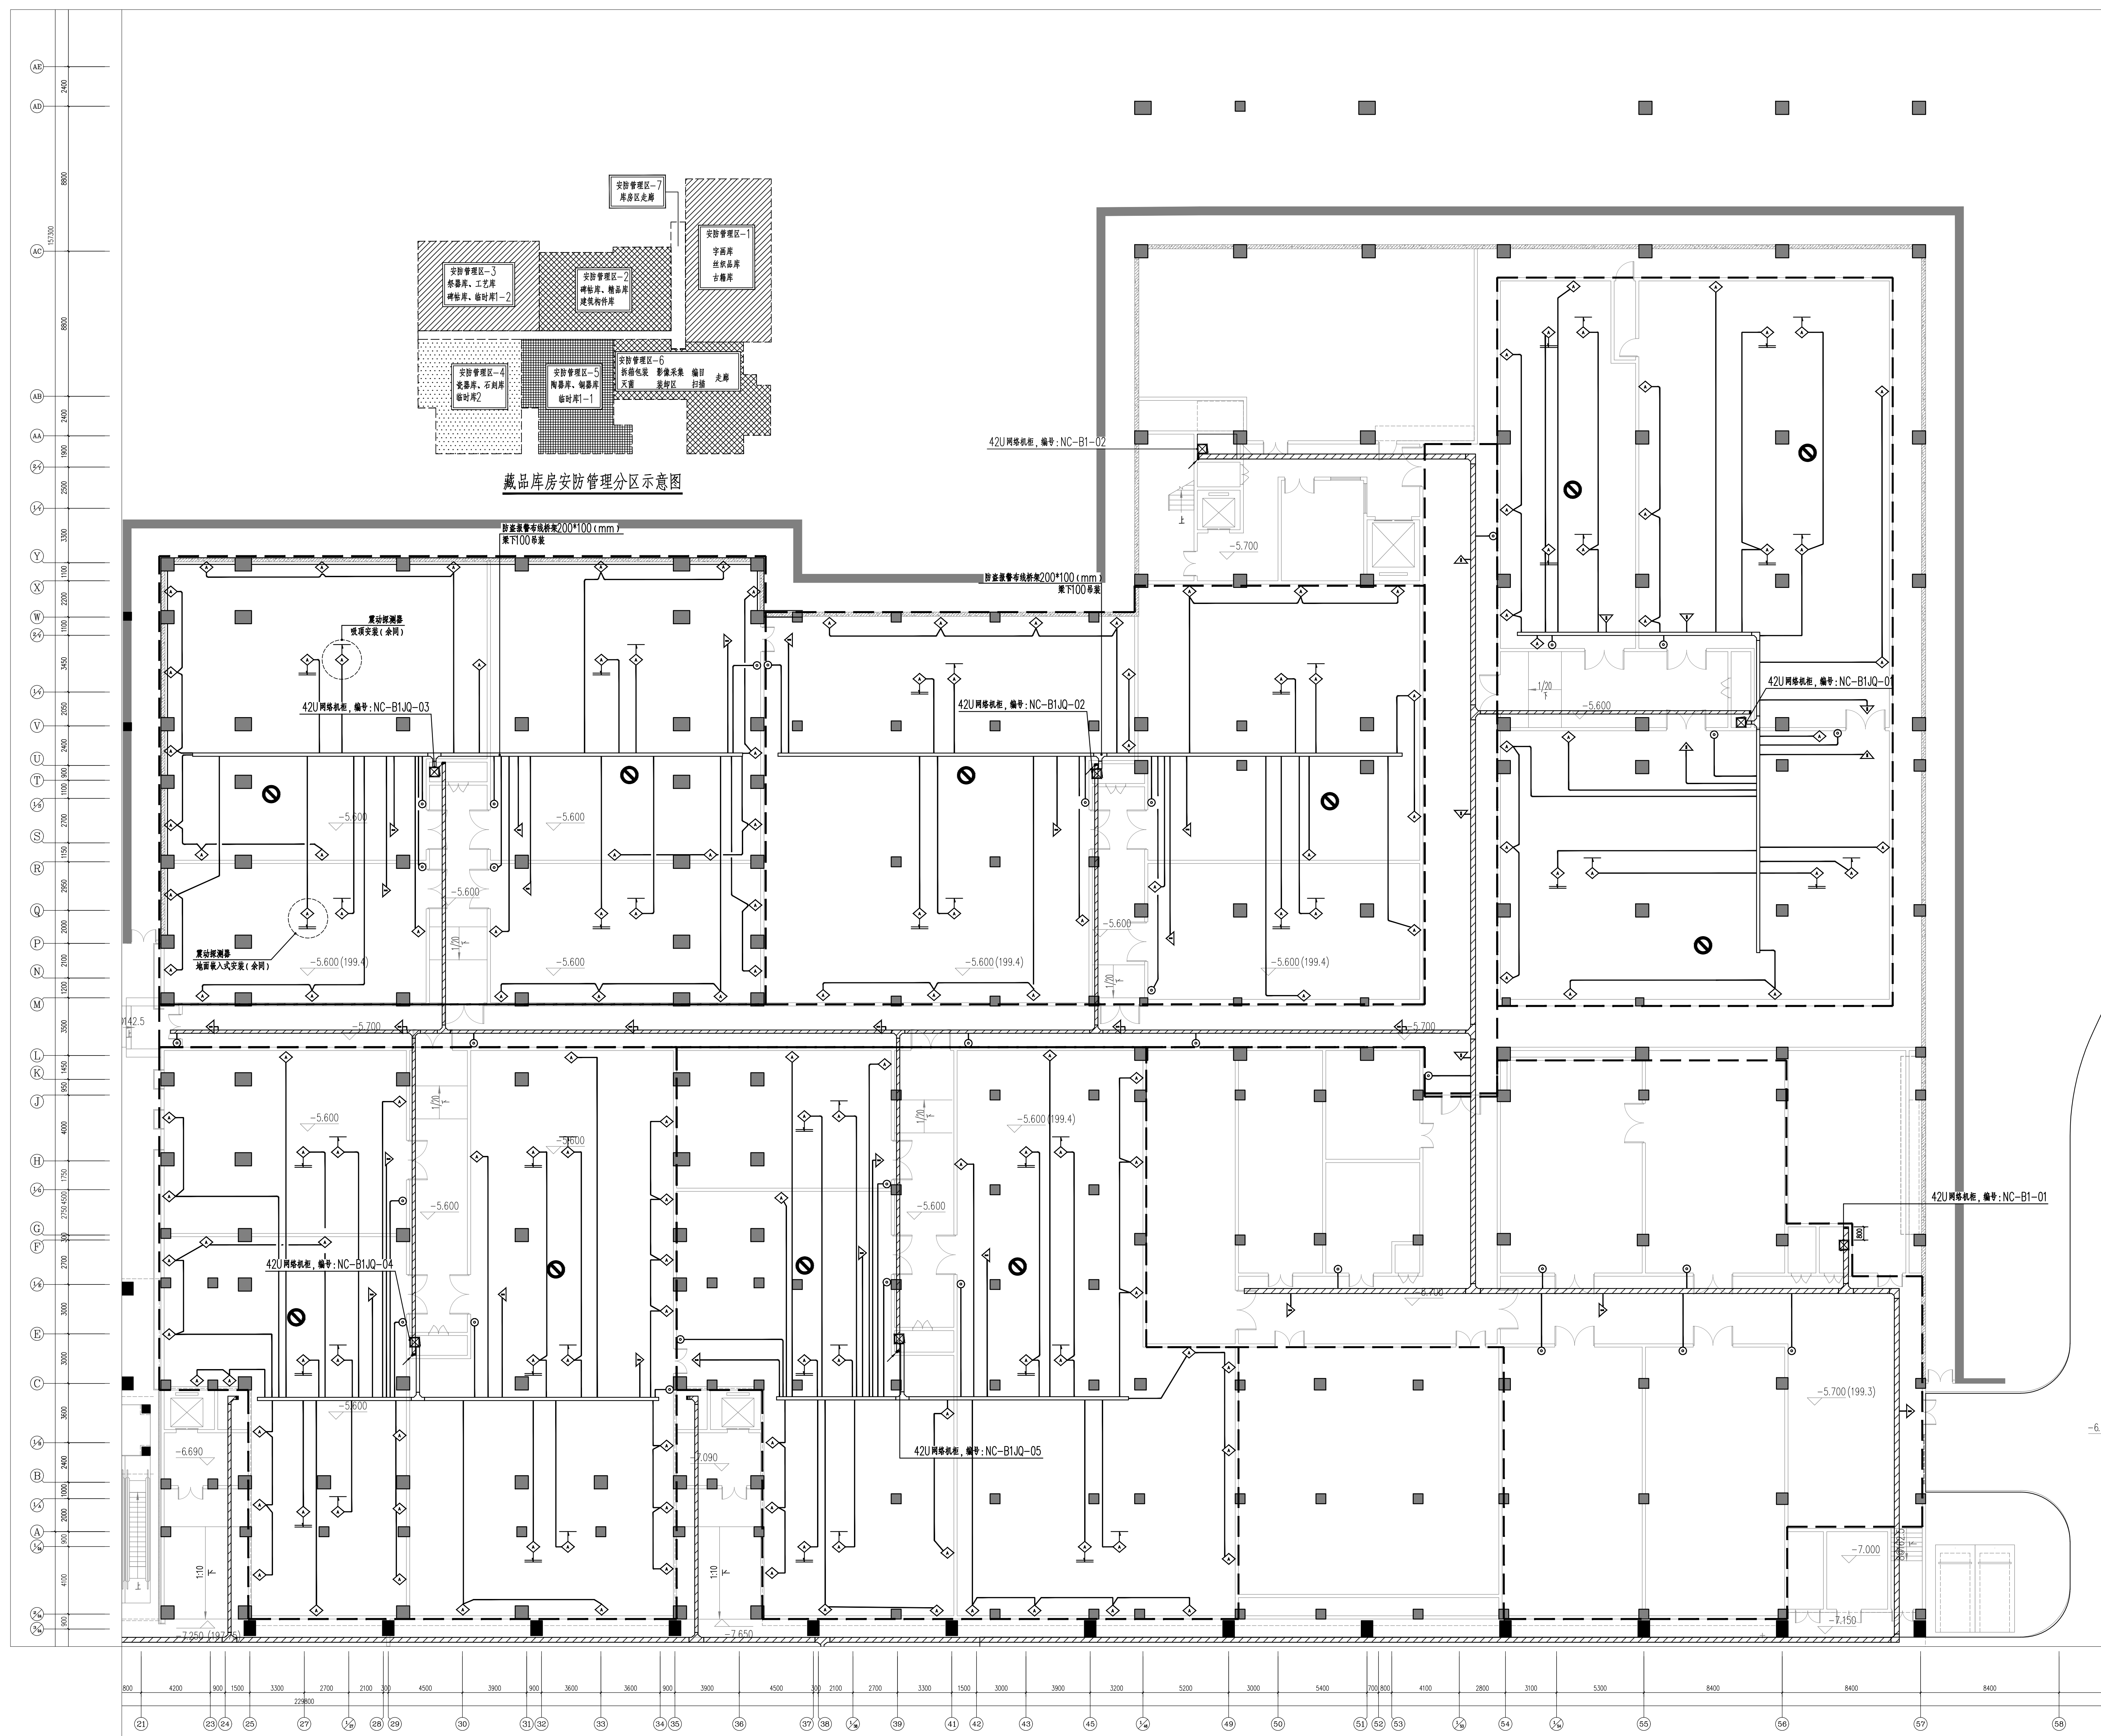

图例说明								
序号	图例	名称	规格	单位	数量	所需线缆及管线敷设方式	安装方式及高度	备注
1		电压探测头	压电式传感器, 无触点电器, 报警时开路, 输出时间大于2秒	个	16	1×WDZ-RYY-4*1.0-JDG20-CE	在单块墙、顶、地面的几何中心贴装	
2		三零探测器	红外、微波、智能分析, 探测范围0°/360°	个	10	1×WDZ-RYY-4*1.0-JDG20-SCE	吸顶安装	
3		紧急按钮开关	报警输出: 常开, 工作电压: <DC25.0V, 工作电流: <300mA	个	13	1×WDZ-RYY-2*1.0-JDG20-WC FC	底距地面500mm墙壁暗装	
4		网络机柜	网络机柜, 600*600(W*H), 机柜高详见平面图文字标注	台	1	—	300mm高金属底座安装	

地下一层智能化平面图二 1:150