


序号	图例	名称	规格	线缆型号	单位	数量	备注
1		室外草地防水音箱	30W	1xZR-RVS-2x4-PE50(地面基础上安装)	个	22	配合景观落地基础上安装
2		泄漏电缆控制箱	400*500*300mm (宽*高*深)	(1xCAT.6 U/UTP+1xRVV3*2.5)-PE50	个	8	围墙内挂柱安装, 距地500mm

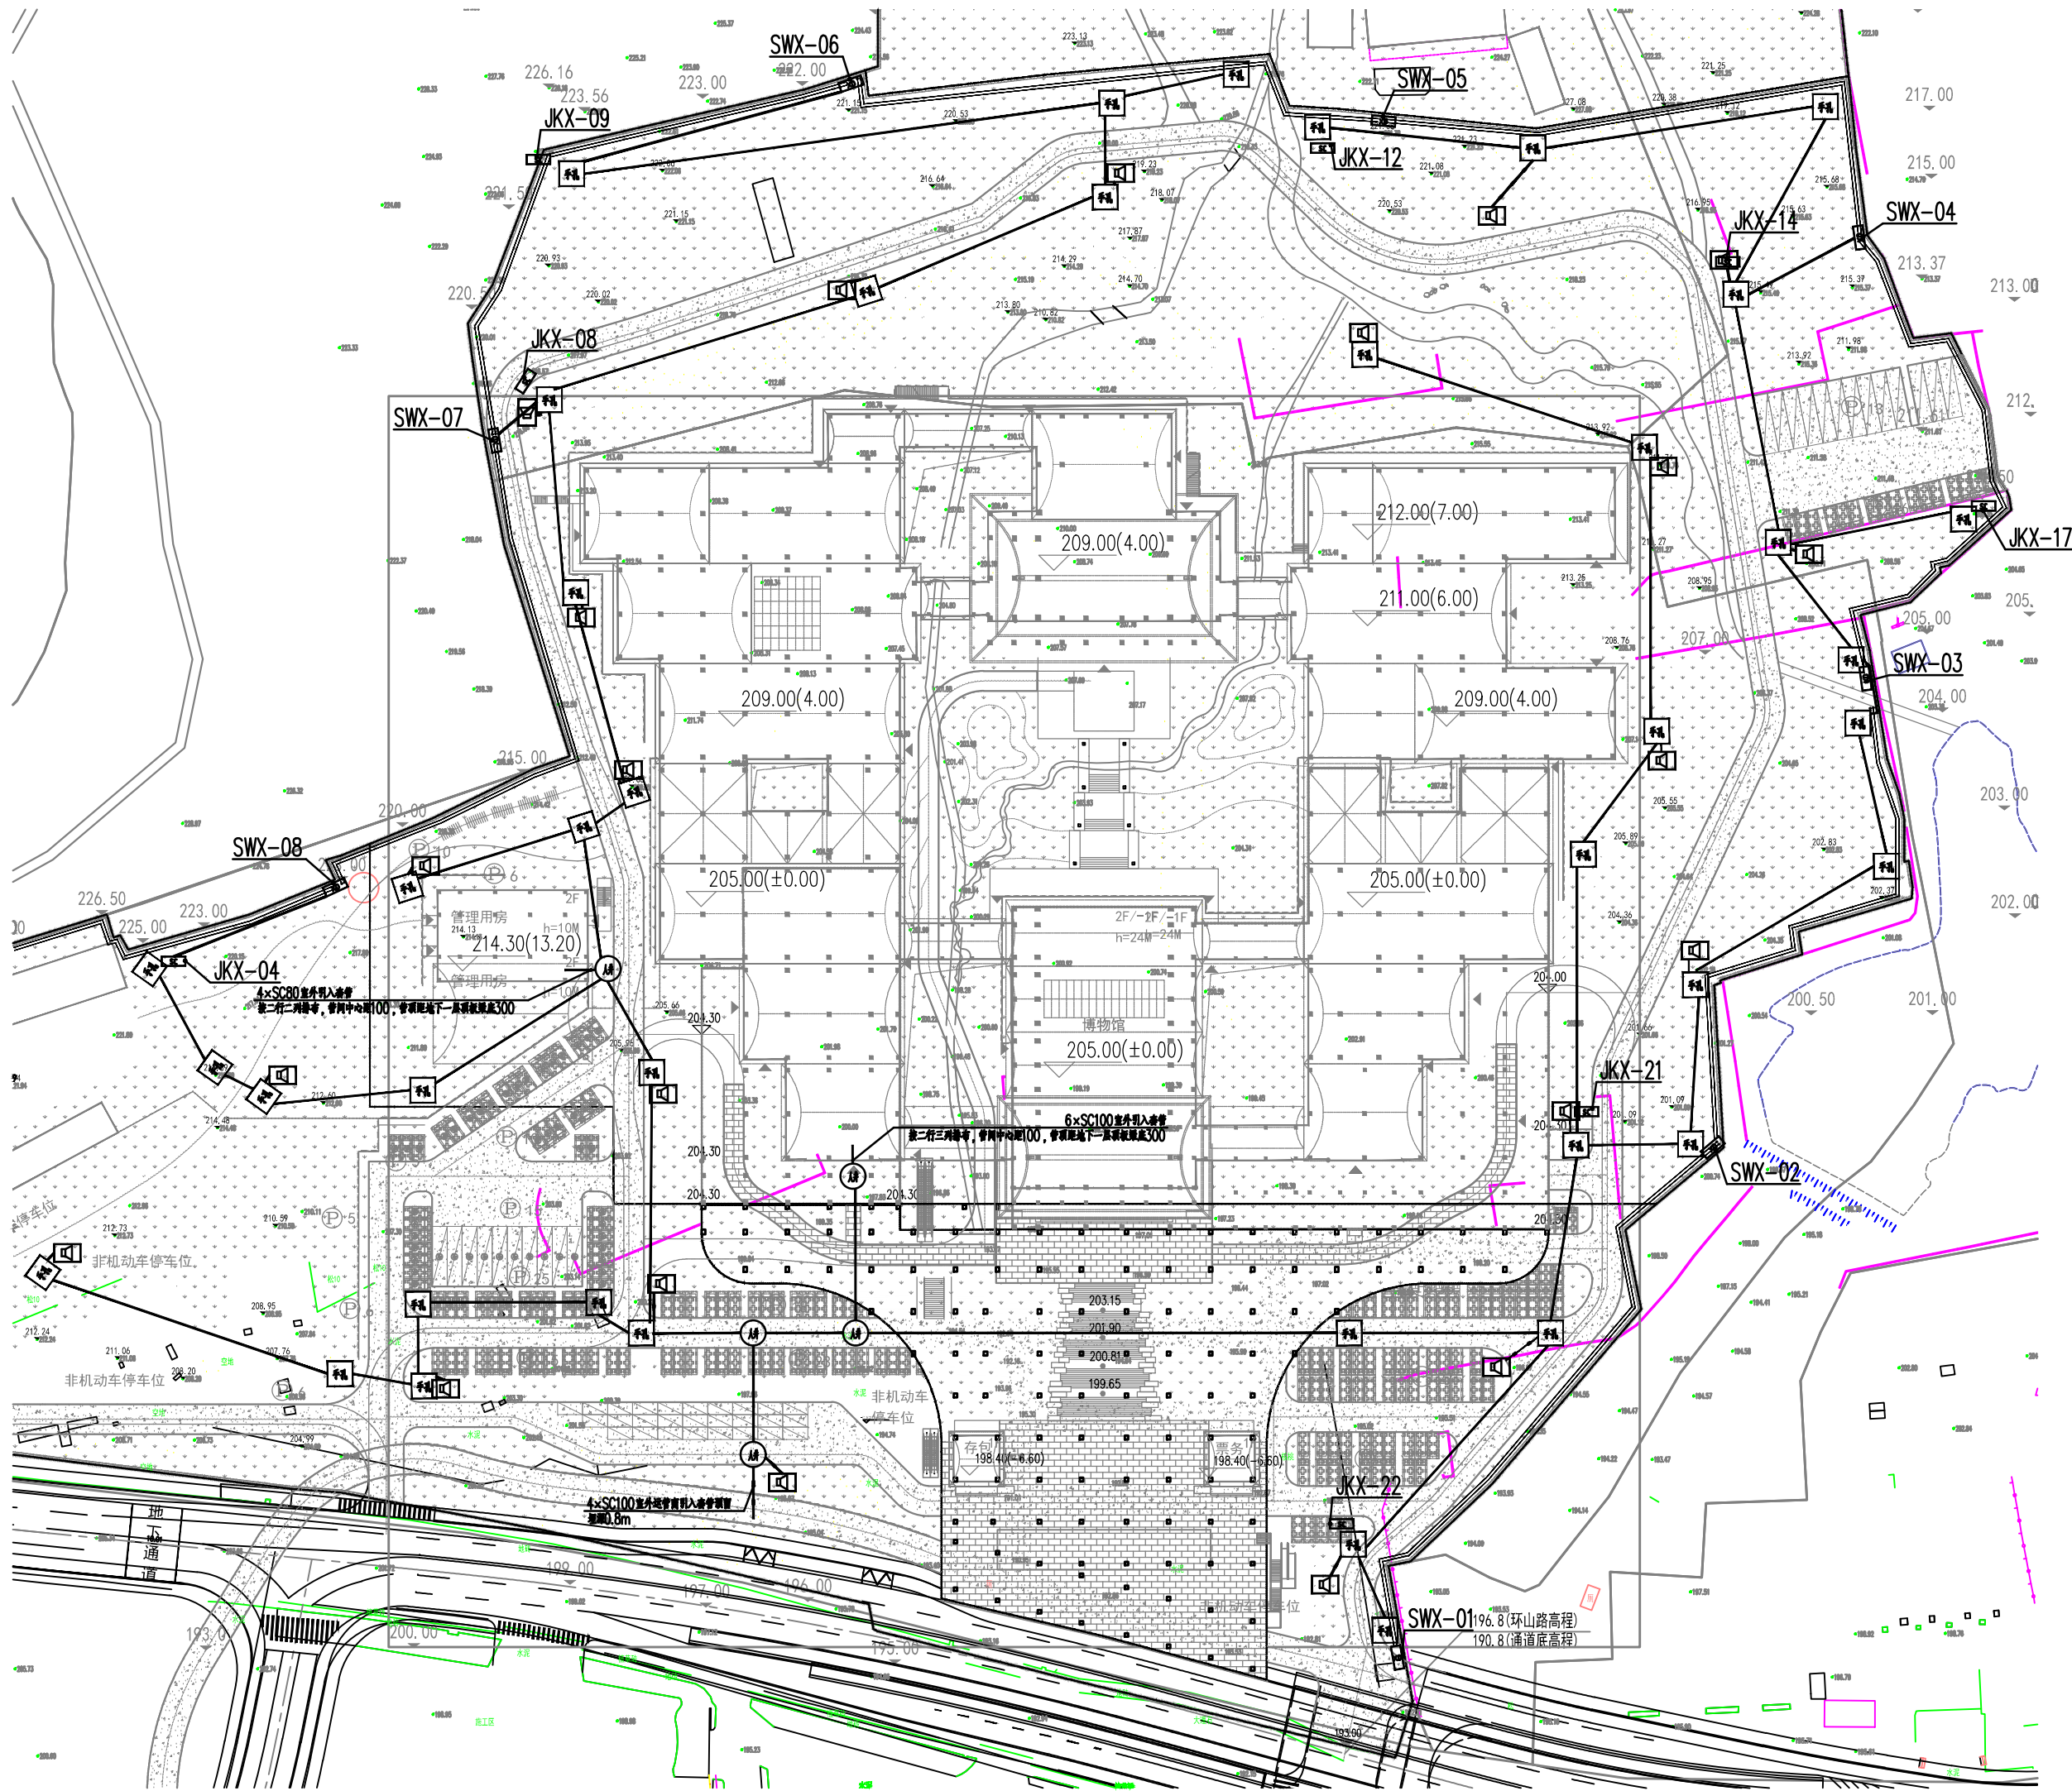

室外广播及周界系统平面图 1:1000

注：
在通讯埋管路径分支处和终端设备布置处，设置通讯手孔或人井，尺寸详见平面图标注。从手井引出管采用PVC32管或SC40管，埋深不小于0.5米。引出管规格可根据现场情况深化。



中国建筑西北设计研究院有限公司
CHINA NORTHWEST BUILDING DESIGN RESEARCH INSTITUTE CO., LTD.
设计证书编号: A161002630

合作单位
COOPERATION

出图专用章
RELEASE STAMP

注册执业人
REGISTERED PRACTITIONER
注册证书号
REGISTERED CERTIFICATE NO.
注册印章号
REGISTERED SEAL NO.
注册执业章
REGISTERED PRACTICE SEAL

建设单位
CLIENT
泰安市博物馆

设计号
PROJECT NO.
25-033
工程名称
PROJECT NAME
泰山博物馆建设项目工程总承包(EPC)

子项名称
SUB PROJECT
室外总体

图名
TITLE
室外广播及周界系统平面图

项目总负责人
PROJECT LEADER

审 定
APPROVED BY
审 核
CHECKED BY

专业负责人
DIVISION CHIEF

校 对
PROCESSED BY
设 计
DESIGNED BY
制 图
DRAWING BY

图 别
DWG TYPE
智能施
图 号
DWG NO.
06

版 本 号
VER. NO.
01
日 期
DATE
2025.04

条 形 码
BARCODE
7 460101 71664 1