
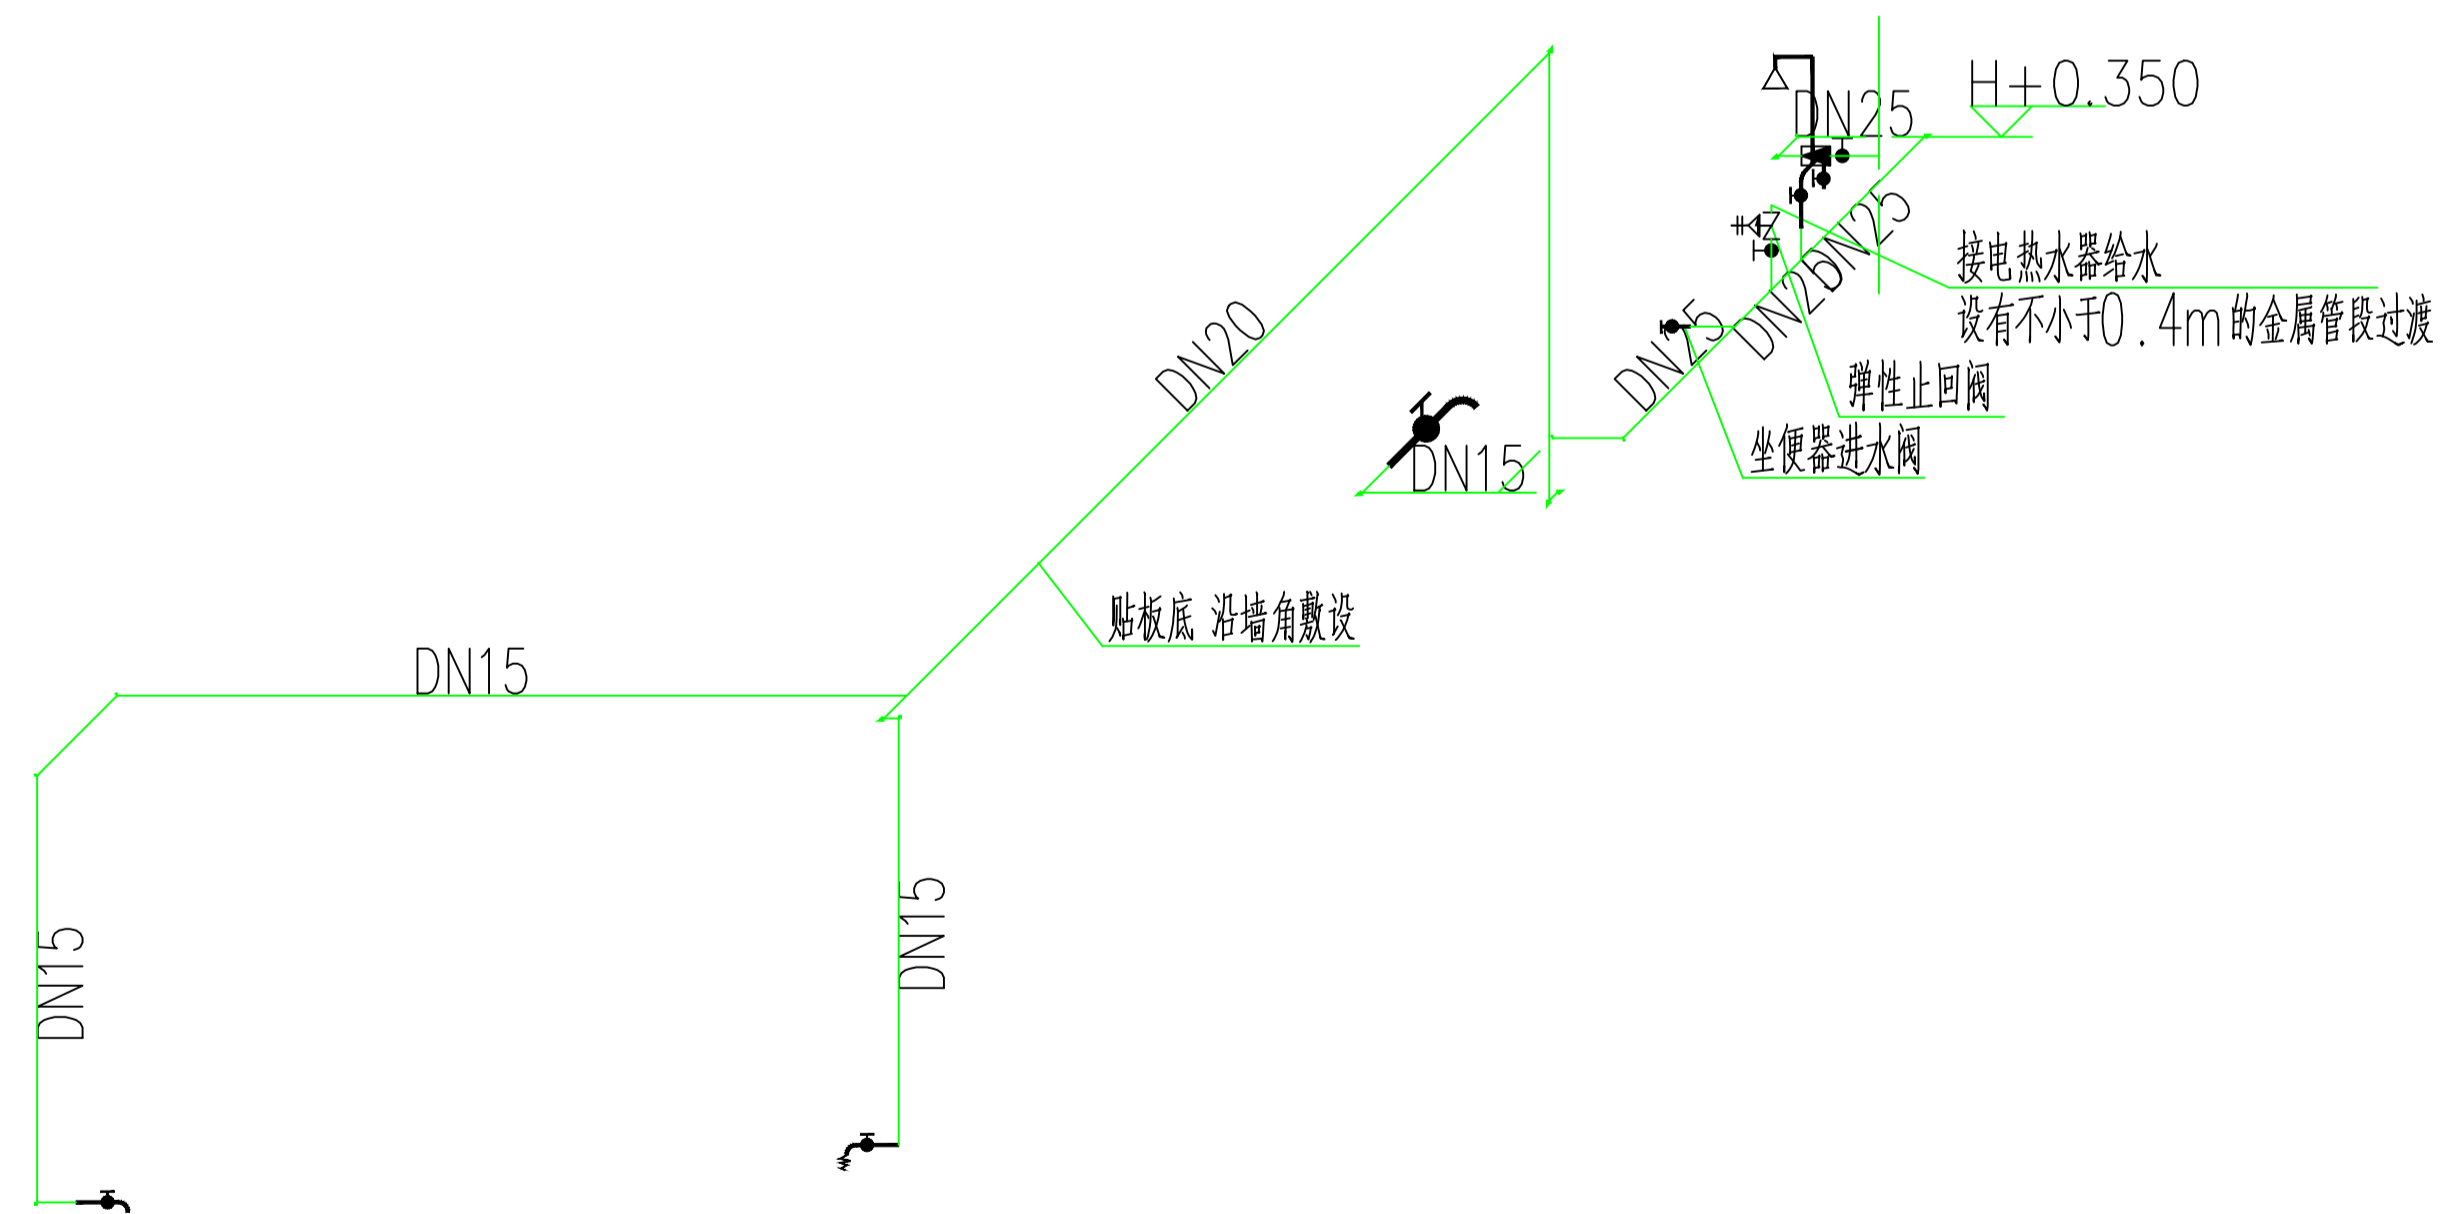


一二层公共卫生间给水放大图 1:50

注：公共卫生间采用自闭式冲洗阀蹲便器，接水点高度H+1.20；  
 感应式冲洗阀落地式小便器，接水点高度H+1.20；  
 成品污水池，接水点高度H+1.00；安装详09S304。

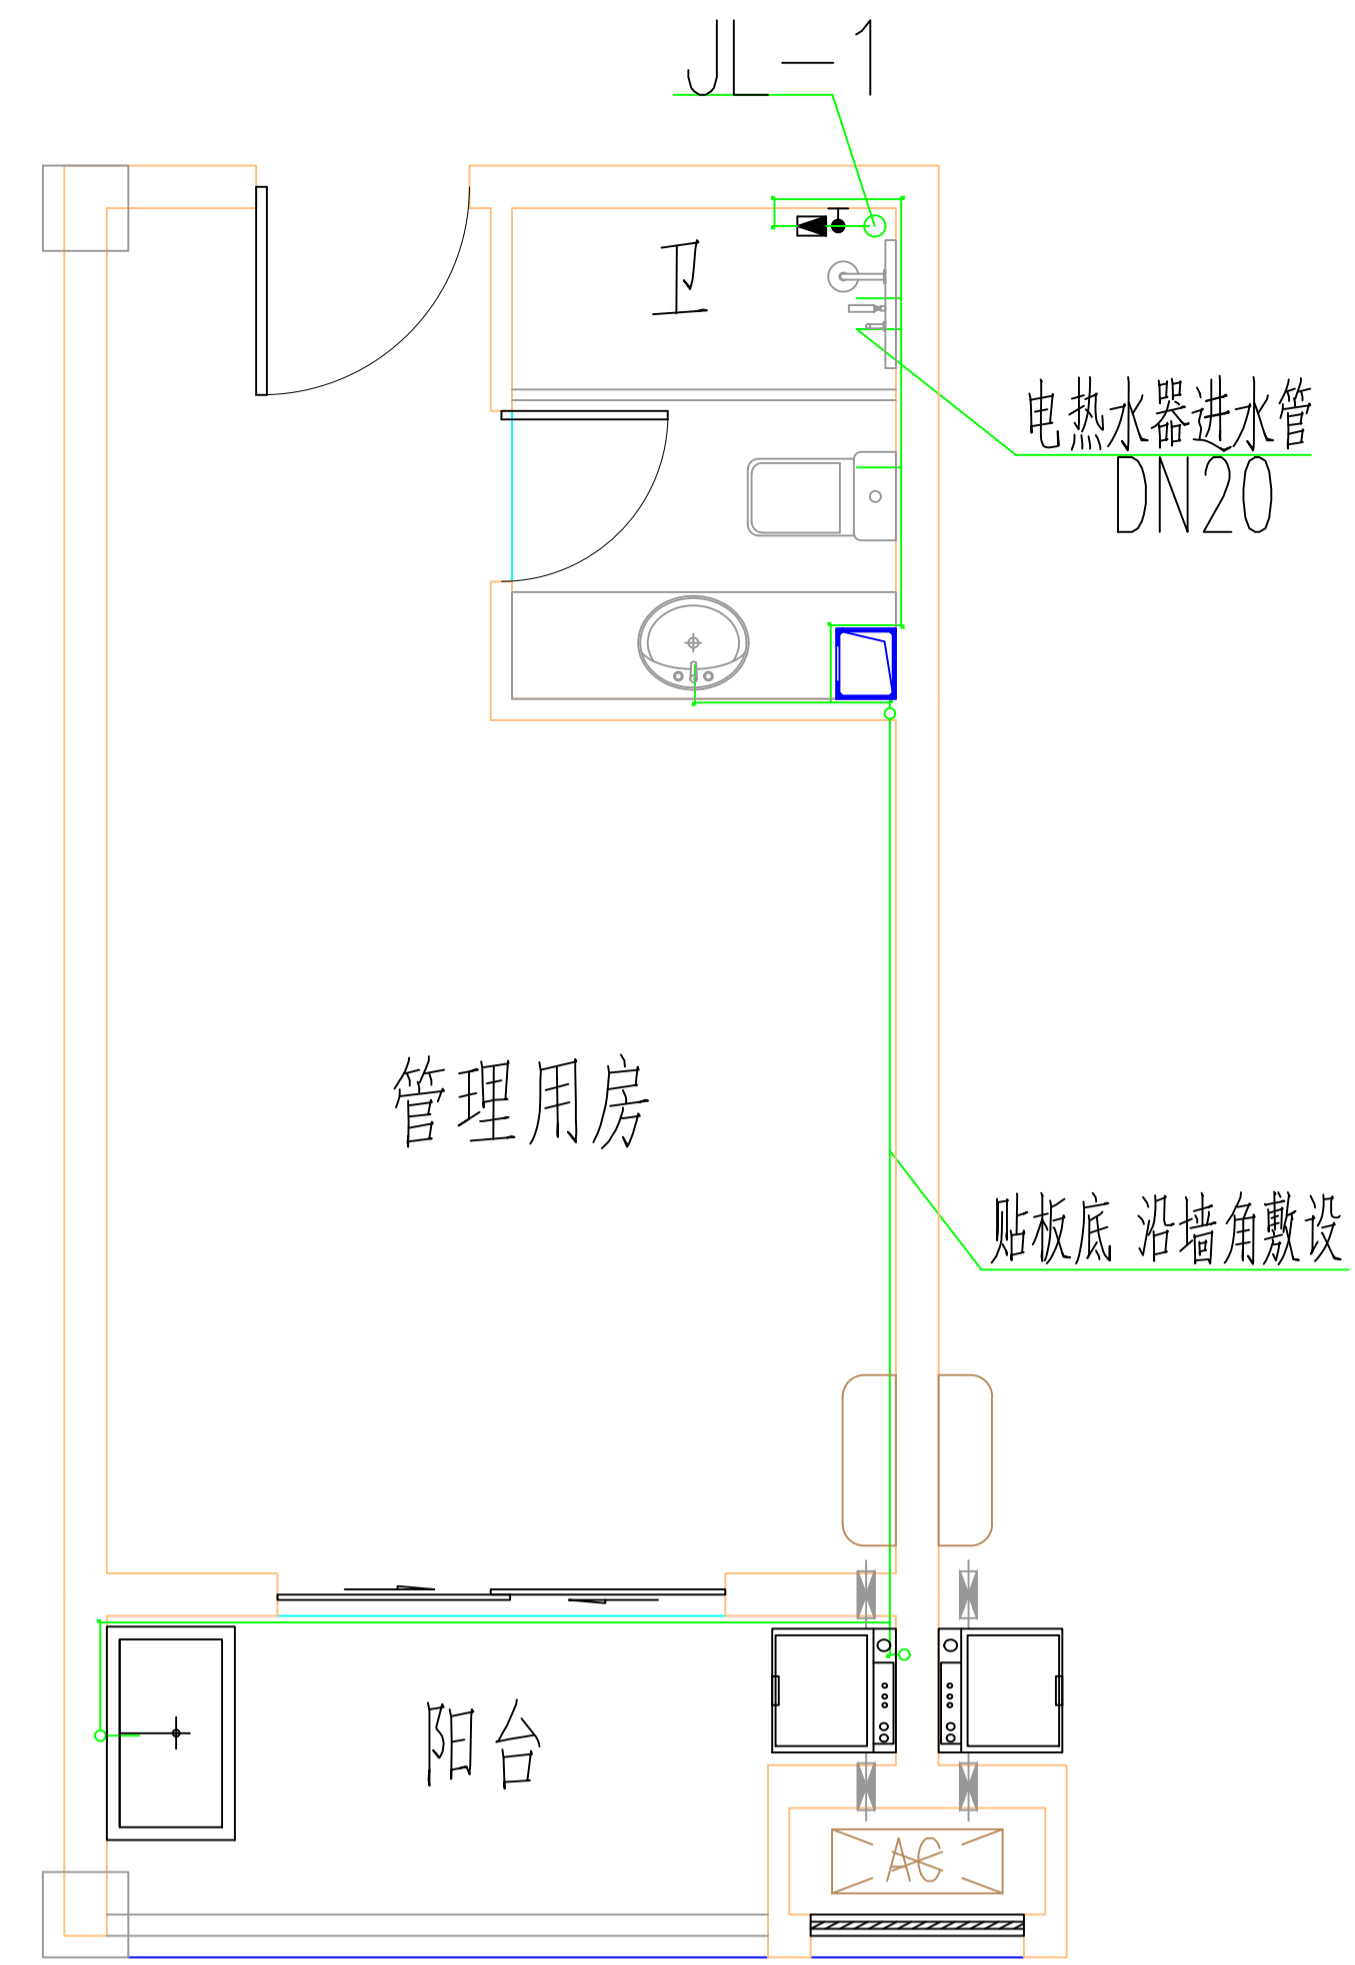

管理用房给水放大图 1:50

工程号 Pjt. No.	—	图号 Dwg. No.	—
专业 Dept.	给排水	阶段 Stage	—
比例 Scale	—	日期 Date	—
版次 Ver.	—	备注 Remark	—